


引込第一柱姿図

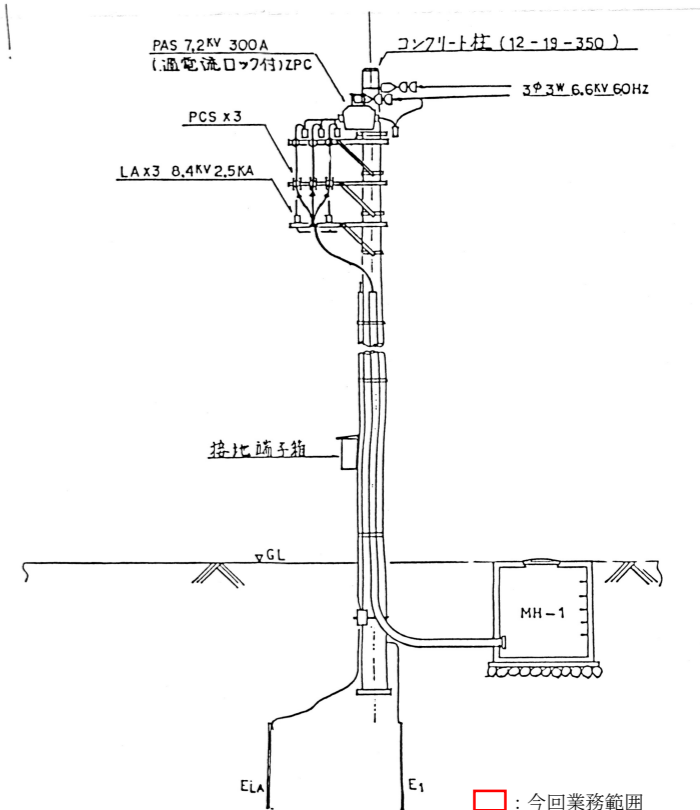

マンホールリスト

MH-NO.	サイズ	数量	備考
MH-1	1000 x 1000 x 1000	1	
- 1A	1000 x 1000 x 1000	1	
- 2		1	別途工事
- 3		1	
- 4	1500 x 1500 x 1500	1	
- 5	1200 x 1200 x 1500	1	
- 6	1200 x 1200 x 1500	1	
- 7		1	別途工事
- 8	1000 x 1000 x 1000	1	
- 9	1000 x 1000 x 1400	1	
-10	1000 x 1000 x 1400	1	
-11	1000 x 1000 x 1400	1	
-12	1000 x 1000 x 1300	1	別途工事
-13		1	別途工事
-14	800 x 800 x 1200	1	

地中埋設リスト

	①	②	③	④	⑤	⑥	⑦	⑧	⑨	⑩	⑪	⑫	⑬	⑭
	MH-1~MH-1A	MH-1A~MH-2	MH-2~MH-3	MH-3~MH-4	MH-4~MH-5	MH-5~MH-6	MH-6~MH-7	MH-7~MH-8	MH-8~MH-9	MH-9~MH-10	MH-5~MH-11	MH-4~MH-12	MH-10~MH-13	MH-9~MH-14
動力用	FEP100φx1	FEP100φx1	—	FEP200φx4	FEP150φx2	FEP150φx2	FEP150φx2	FEP150φx1	FEP150φx1	FEP150φx1	FEP80φx1	FEP150φx1 FEP100φx1	FEP150φx1	PE 70X1 PE 28X1
制御用	FEP 50φx1	FEP 50φx1	—	FEP200φx4	FEP200φx2	FEP150φx2	FEP150φx2	FEP150φx1	FEP150φx1	FEP150φx1	FEP100φx1	FEP150φx1	FEP150φx1	PE 70X1 PE 54X1 PE 36X1 PE 22X1
計装用	—	—	—	FEP100φx1	FEP100φx1	FEP100φx1	FEP80φx1	FEP80φx1	FEP80φx1	FEP80φx1	FEP80φx1	FEP50φx2	FEP80φx1	PE 70X1 PE 36X1
その他 (TEL等)	FEP 50φx1 (TEL)	FEP 50φx1 (TEL)	FEP100φx2 (予備)	FEP200φx1 (予備)	FEP100φx1 (予備)	FEP100φx1 (予備)	FEP100φx1 (予備)	FEP100φx1 (予備)	FEP100φx1 (予備)	FEP100φx1 (予備)	FEP 50φx1 (予備)	FEP100φx1 (予備)	FEP100φx1 (予備)	
備考		FEP80φx1 (接地)												

□ : 今回業務範囲




工事完成図
 日本下水道事業団
 平成 8 年 1 月
 株式会社 高岳製作所

工事名	鴨島町中央浄化センター電気設備工事その3	縮尺	1/500
図面名称	全体平面図及び配線経路図	図面番号	1

配置平面図 1:500

凡例

記号	名称
PAS	柱上空中負荷開閉器
PCT	取計器用変圧器
PCS	高圧カットアウトスイッチ
LA	避雷器
DS	断路器
VCB	真空遮断器
MCB	配線用遮断器
MC	電機接触器
T	変圧器
SC	進相コンデンサ
PT	計器用変圧器
CT	変流器
ZCT	零相変流器
67	地絡方向継電器
64	地絡過電流継電器
27	不足電圧継電器
51	過電流継電器
51G	地絡過電流継電器
22	漏電継電器
84	電圧継電器
DE	ディーゼルエンジン
EX	励磁機
G	交流発電機
AVR	自動電圧調整機

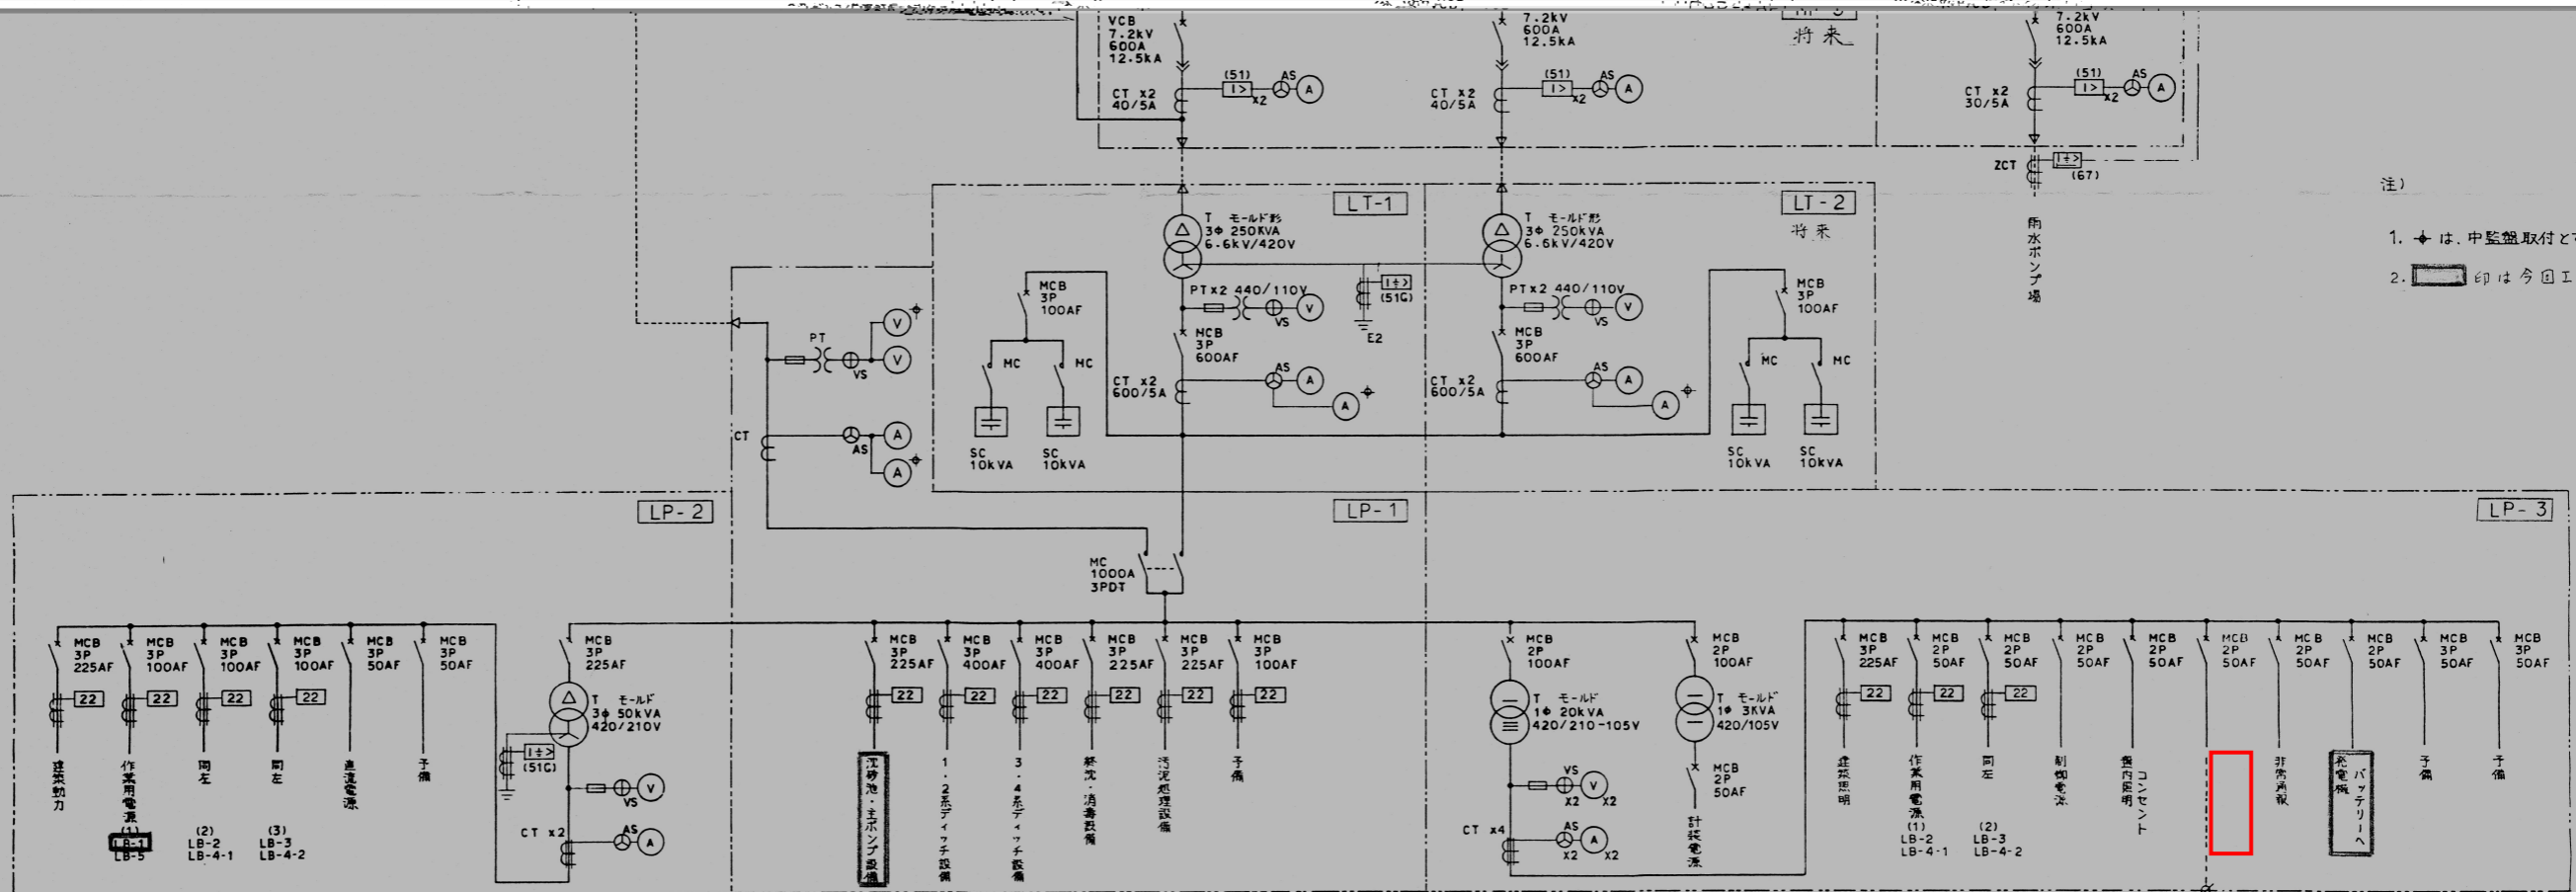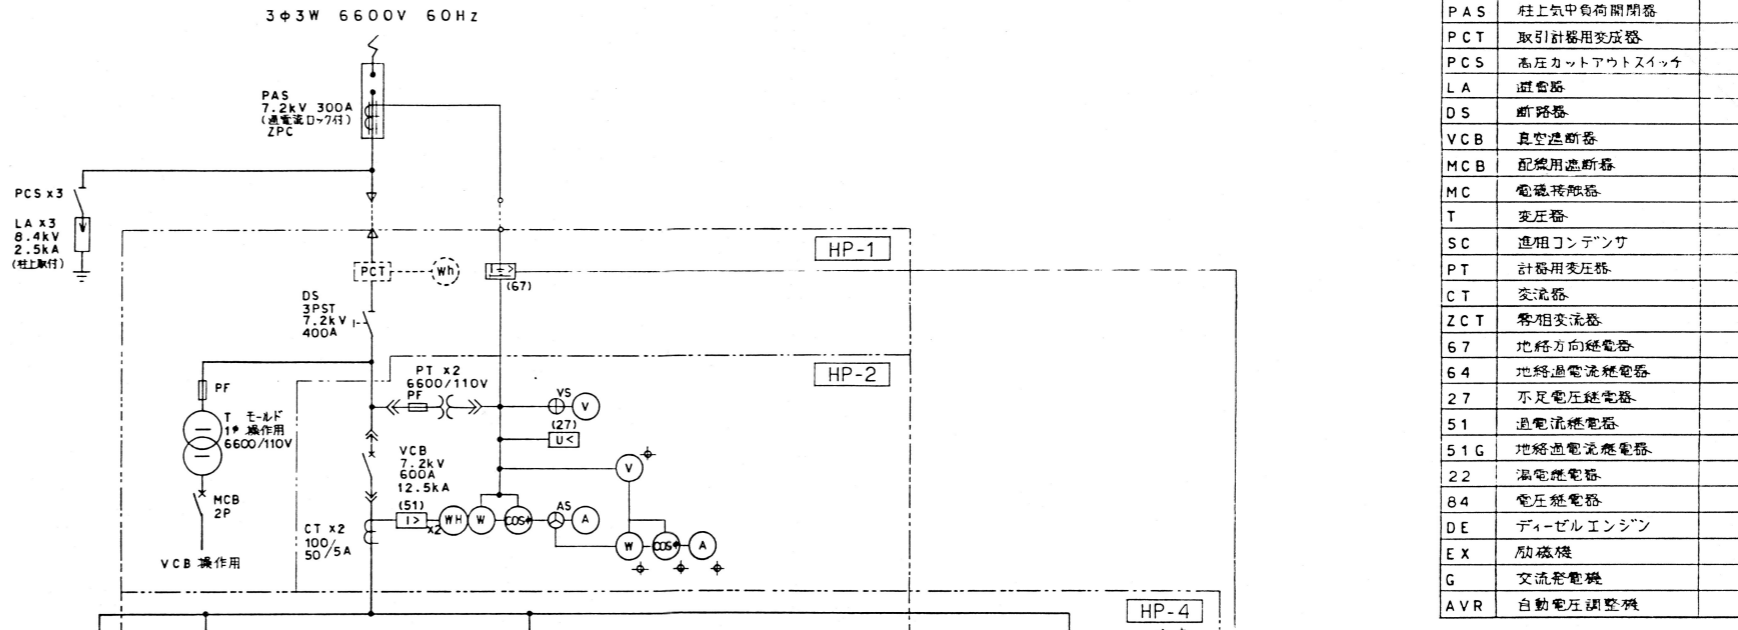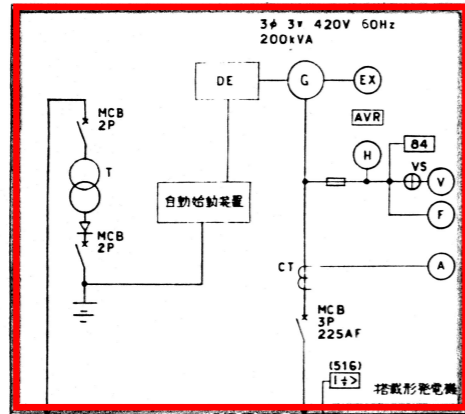


- 注)
- ➡は、中盤盤取付とする。
 - 印は今回工事を示す。

印：今回業務範囲


UPS 容量 0.5kVA

工事完成図	主任者印
日本	年月
株式会社	所
	現場代理人


工事名	鶴島町中央浄化センター電気設備工事その3	縮尺	
図面名称	主単線結線図	図面番号	2

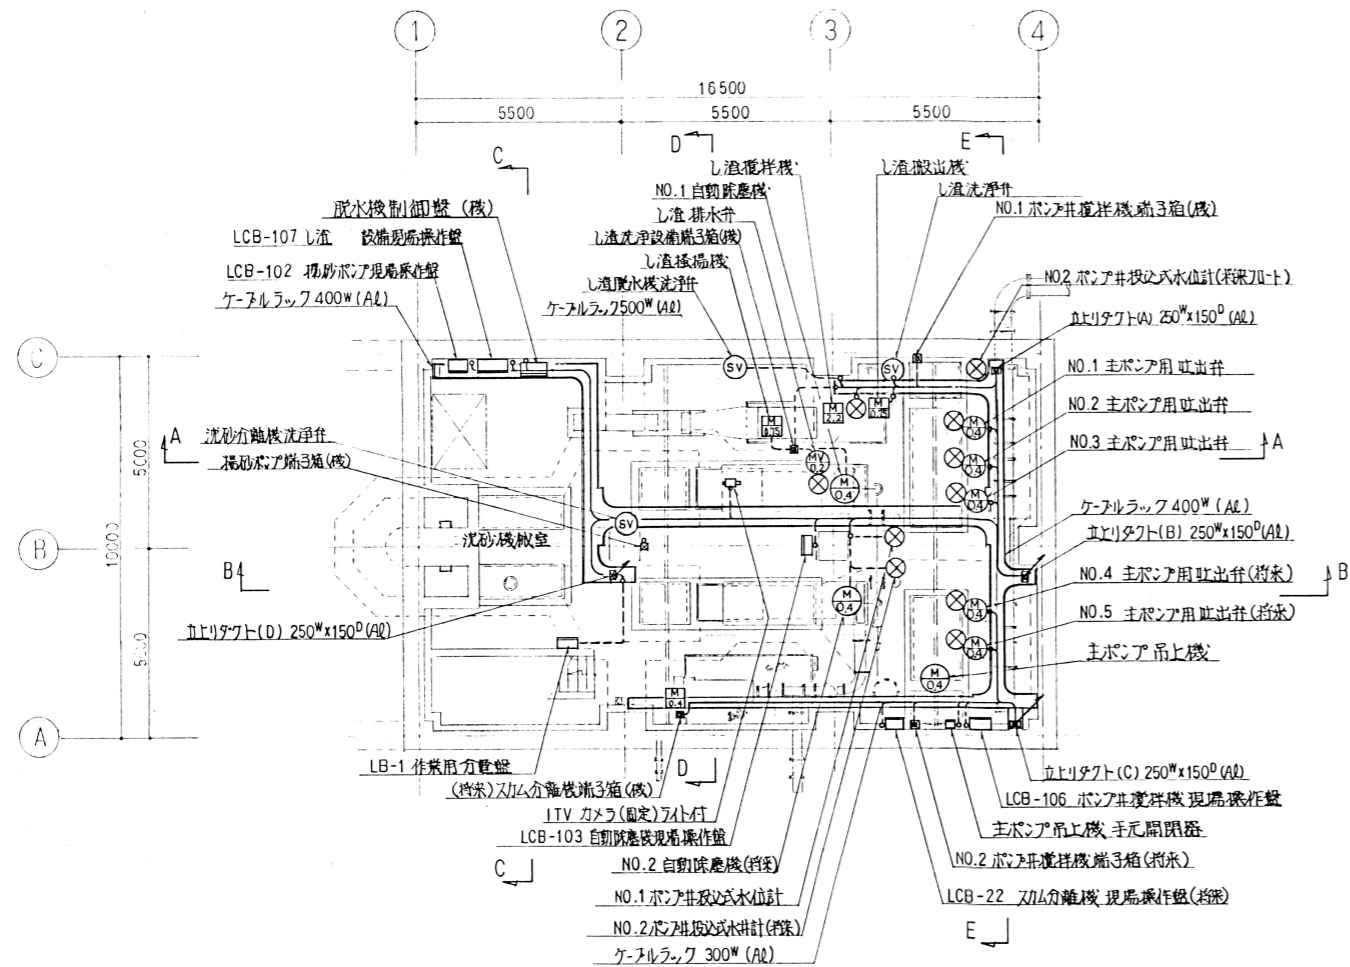


B1 FL 平面図

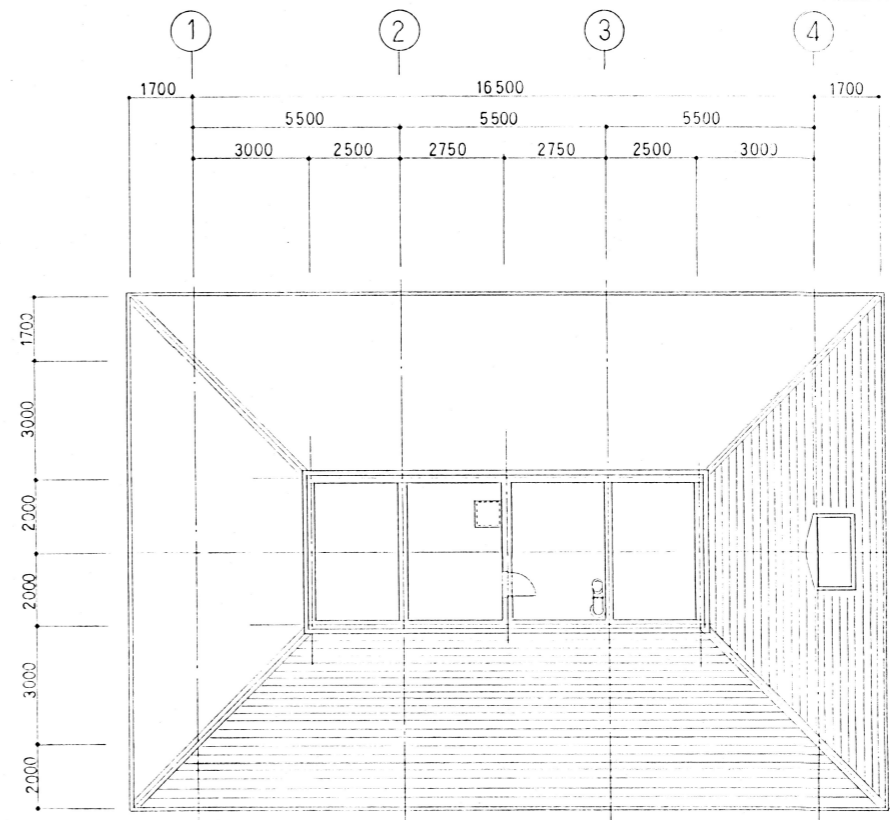

RFL 平面図

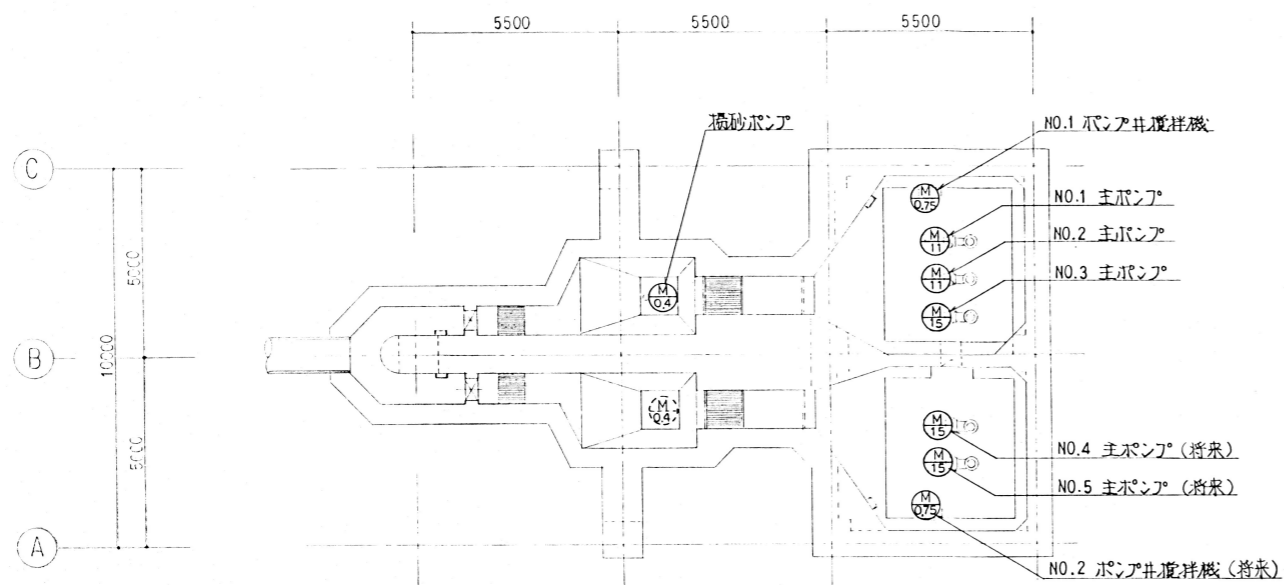

B2 FL 平面図

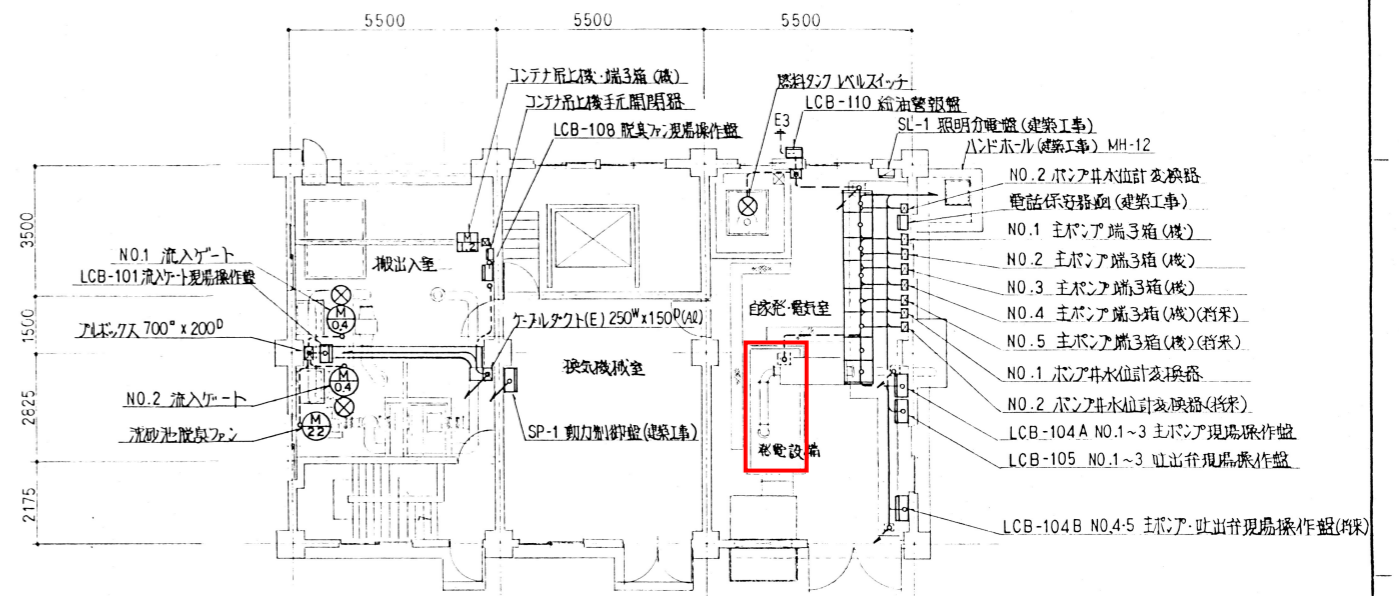


1 FL 平面図

注記
 将来分は除く今回工事


□ : 今回工事範囲

工事完成図
 日本下水道事業団
 平成 8 年 1 月
 株式会社 高岳製作所


工事名	鳴島町中央浄化センター電気設備工事その3	縮尺	1/100
図面名称	洗砂池ポンプ棟 配線図 (1)	図面番号	13

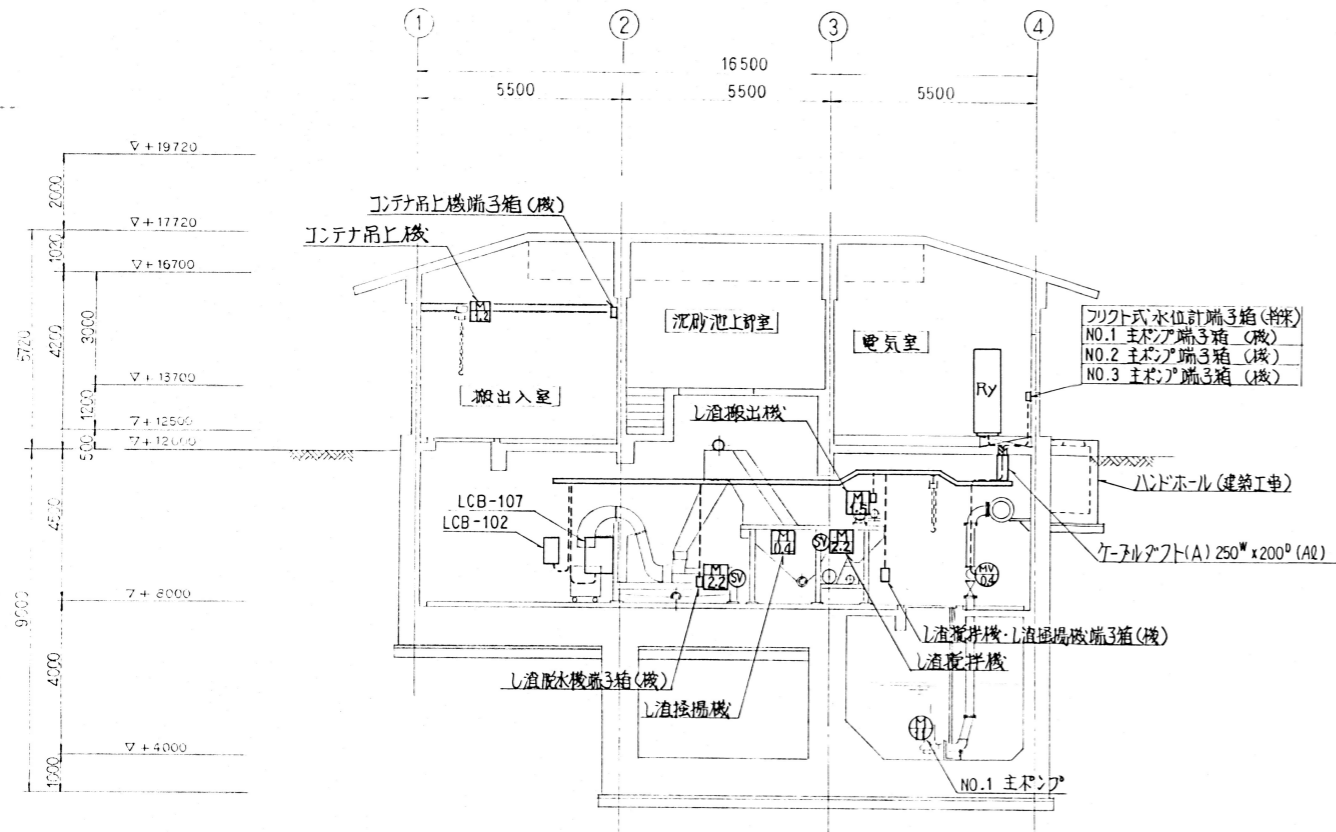


A-A 断面図

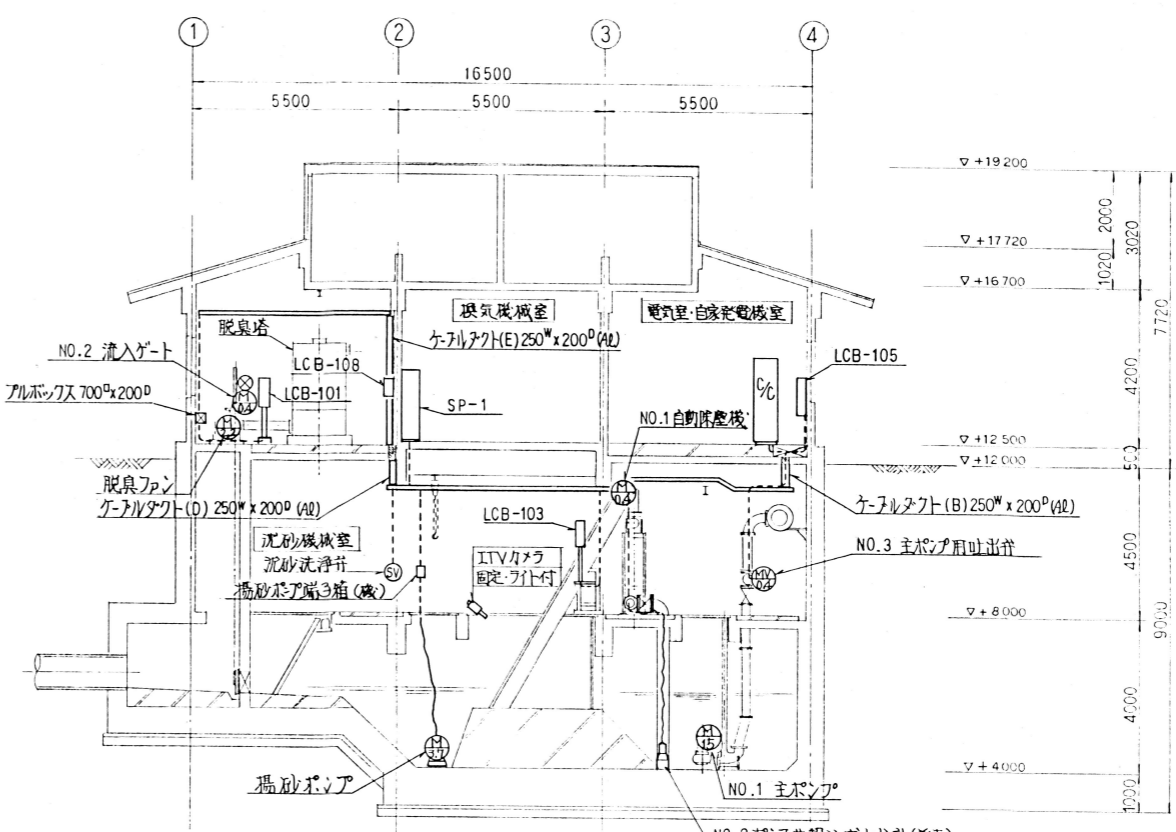


B-B 断面図

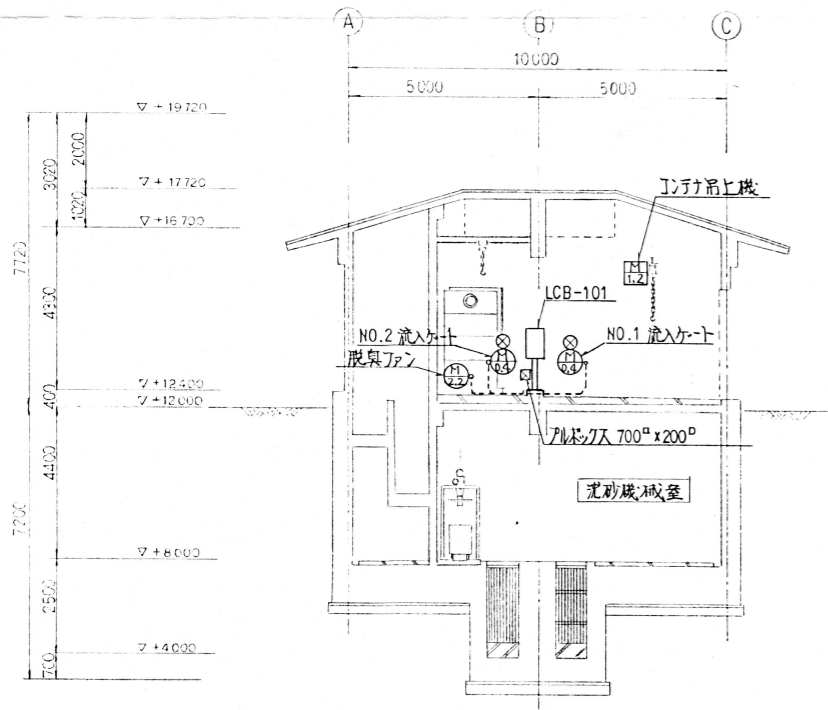

C-C 断面図

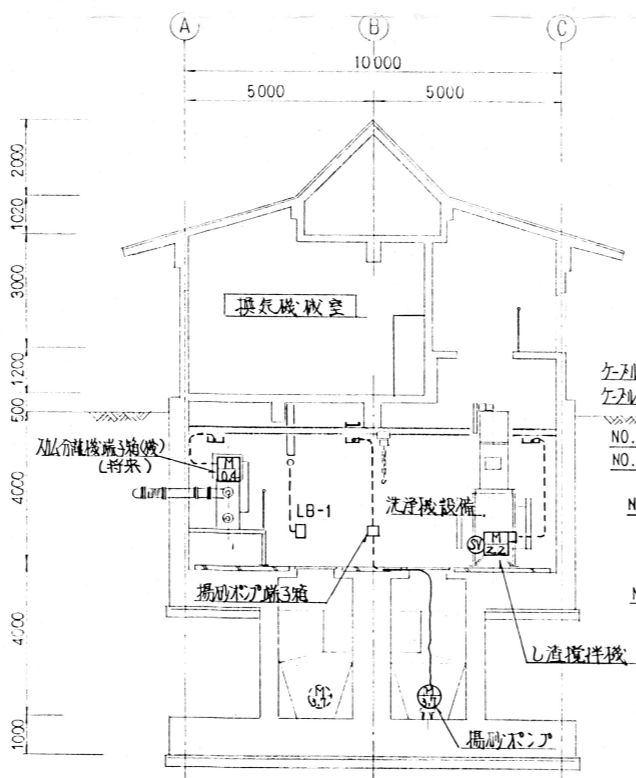

D-D 断面図

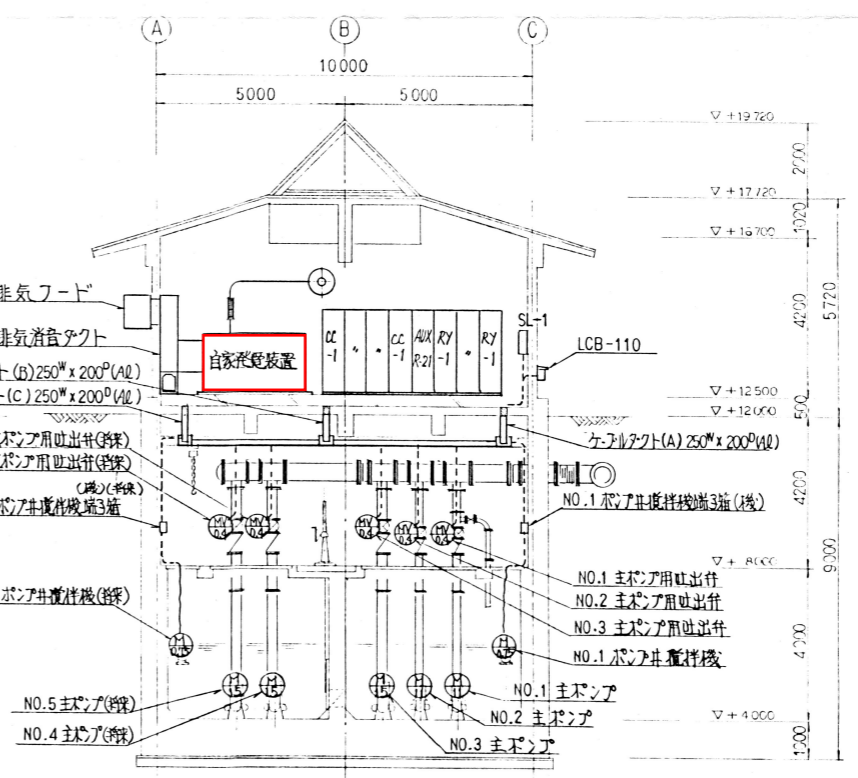

E-E 断面図

□ : 今回業務範囲

工事完成図		主任設計員	監 査 員
日本下水道事業団			
平成 8 年 1 月			
株式会社 高岳製作所		現場代理人	主任設計員

注記
将来分を除く今回工事

工事名	鶴島町中央浄化センター電気設備工事その3	縮尺	1/100
図面名称	沈砂池ポンプ棟 配線図(2)	図面番号	14

