


配置平面図


S=1:250

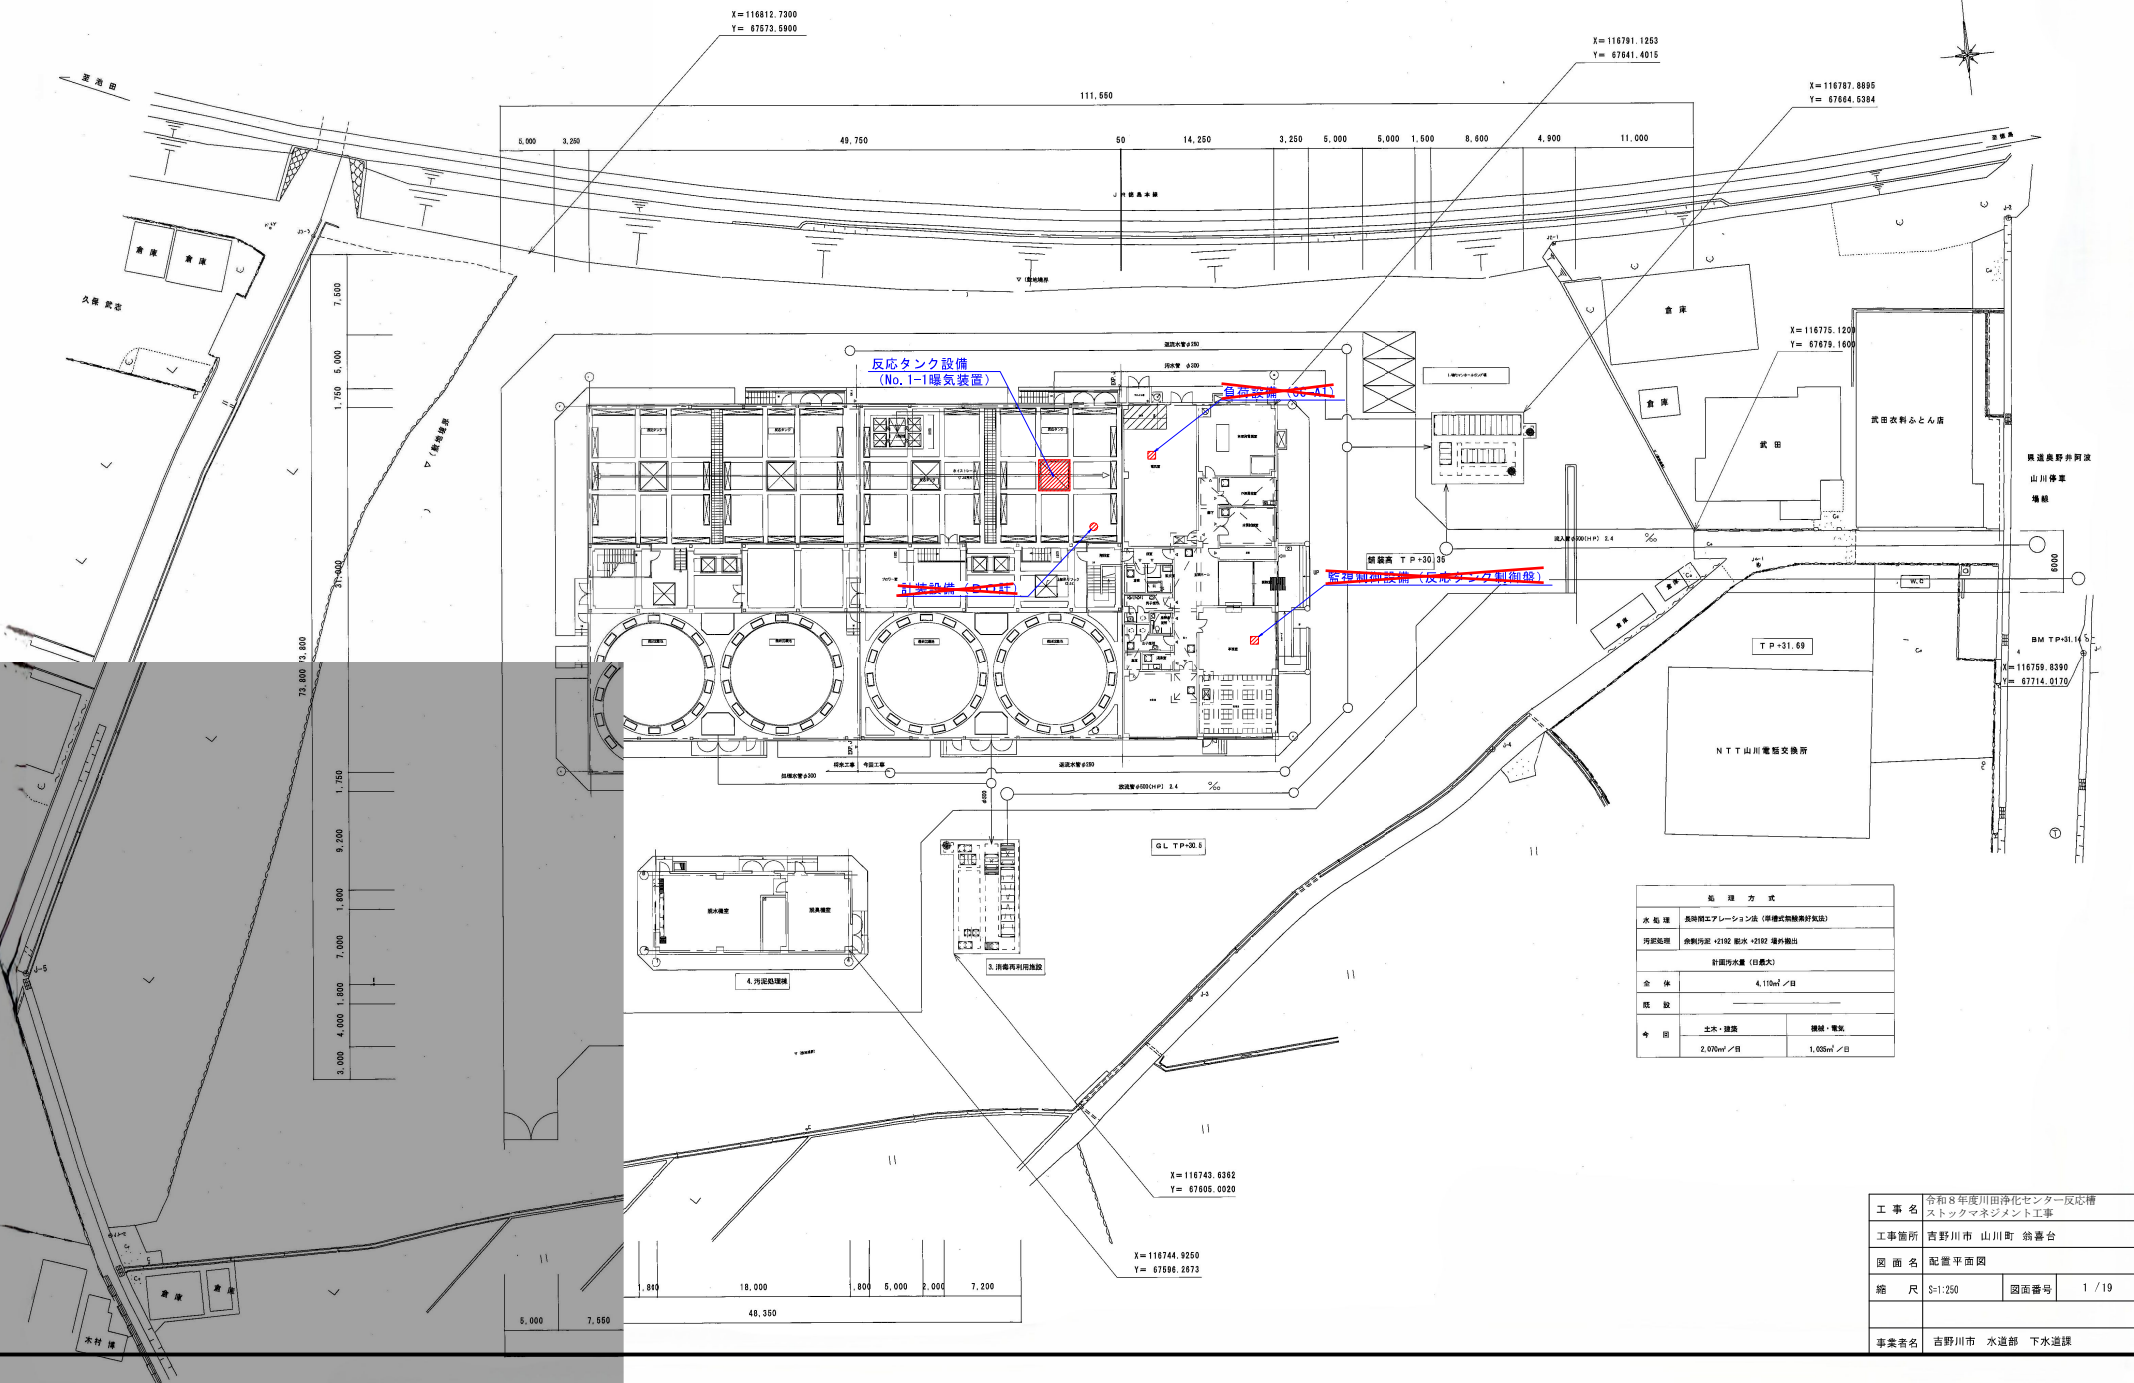

施設方式	
水処理	長時間曝気レーション法（併用式熱換熱器付版式）
汚泥処理	濃縮汚泥 +2102 脱水 +2102 焼却炉焼却
計画汚水量（日最大）	
全体	4,110m ³ /日
施設	
今田	土木・建築
	2,000m ³ /日
	建設・電気
	1,000m ³ /日



工事名	令和8年度川田浄化センター反応槽ストックマネジメント工事		
工事箇所	吉野川市 山川町 鈴暮台		
図面名	配置平面図		
縮尺	S=1:250	図面番号	1/19
事業名	吉野川市 水道部 下水道課		

No. 1-1曝気装置配置平面図 S=1:50

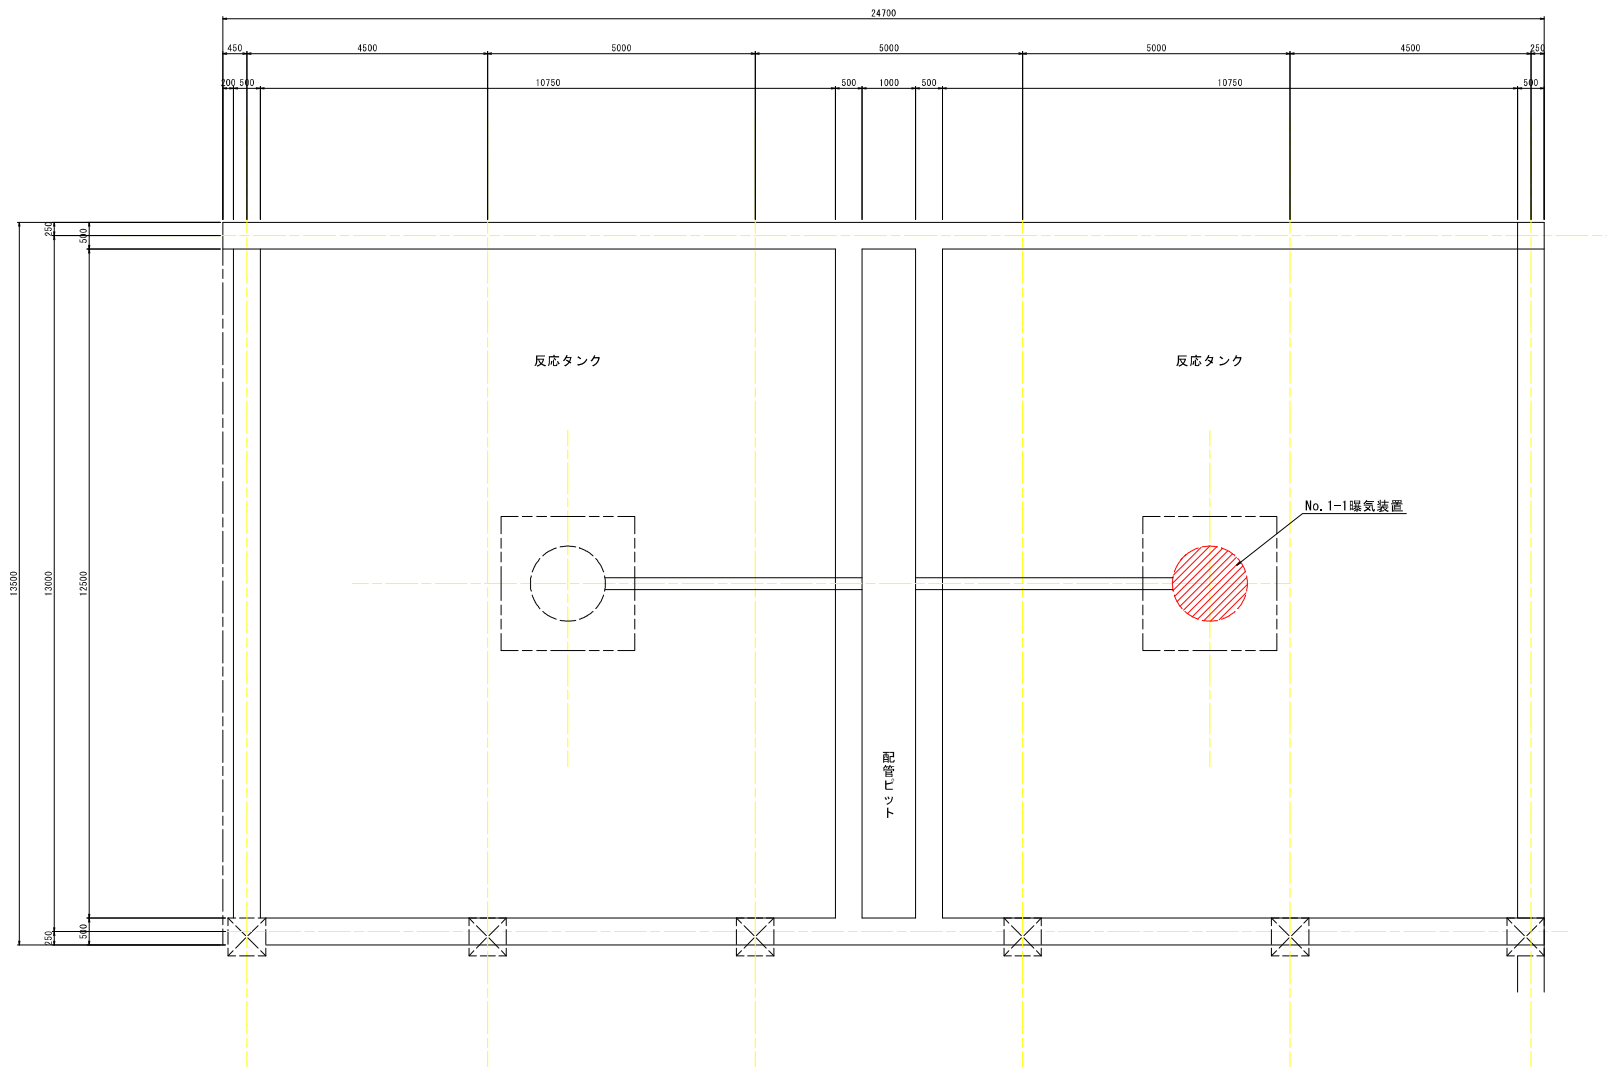

工事名	令和8年度川田浄化センター反応槽 ストックマネジメント工事		
工事箇所	吉野川市 山川町 翁暮台		
図面名	No. 1-1曝気装置配置平面図		
縮尺	S=1:50	図面番号	2 / 19
事業名	吉野川市 水道部 下水道課		

No. 1-1曝気装置配置図 S=1:30

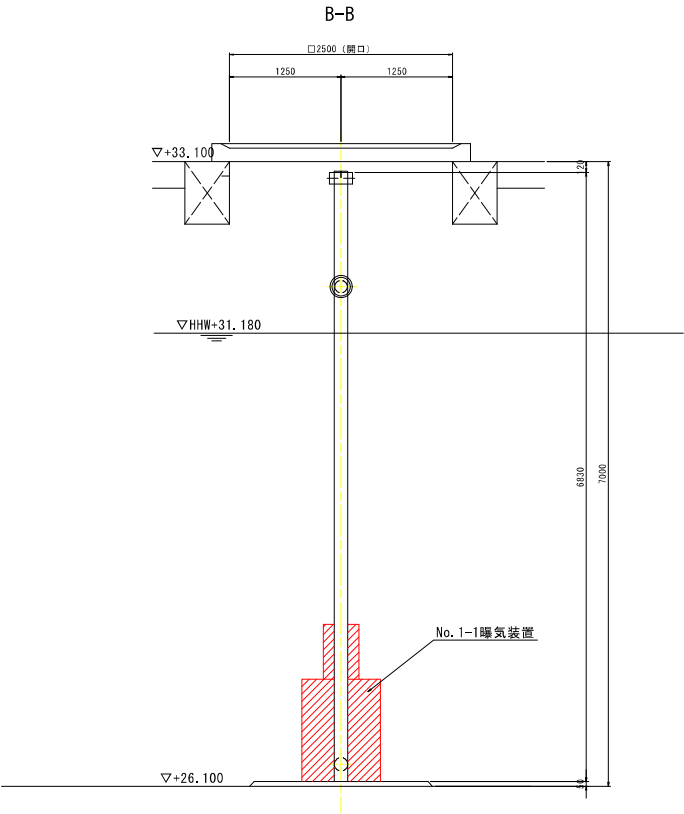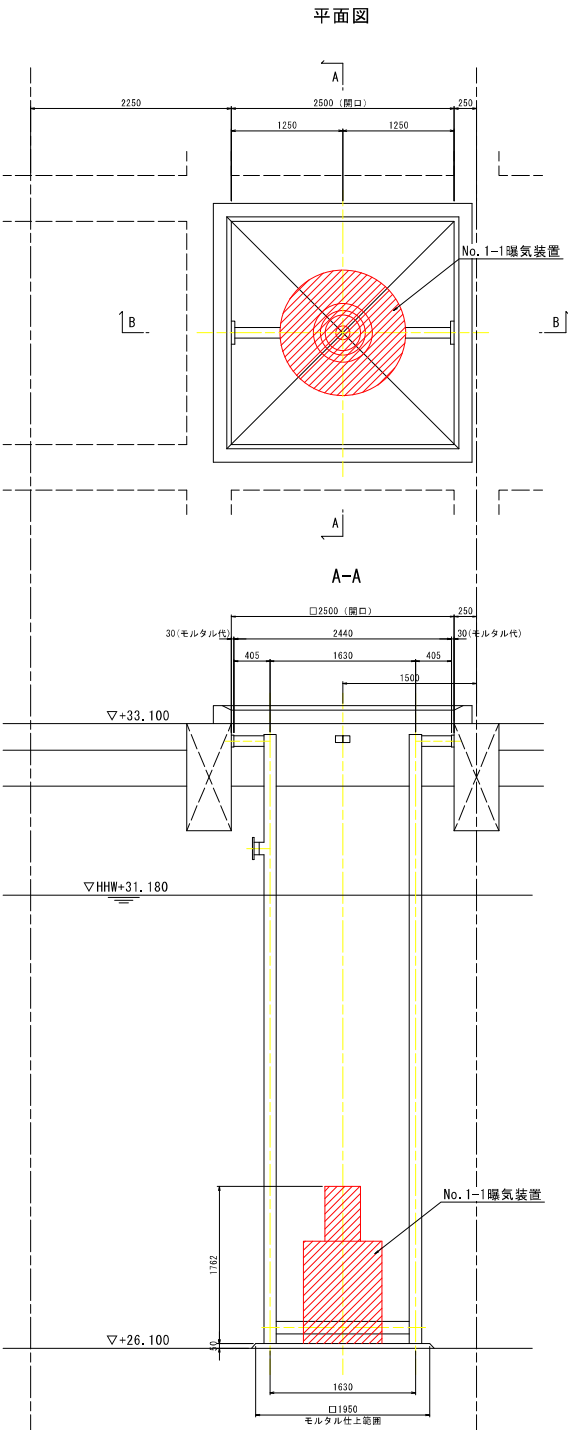

仕様


形式	水中機械式	
槽形状	11m巾×12.5m長×5.06m深	
送風量	6.5m ³ /min・台	
設置水深	4.76m	
駆動装置	機種	F-75
	出力・極数	7.5kw・4P
	電源	3φ×AC200V×60Hz
設置台数	1台	

工事名	令和8年度川田浄化センター反応槽 ストックマネジメント工事		
工事箇所	吉野川市 山川町 翁暮台		
図面名	No. 1-1曝気装置配置図		
縮尺	S=1:30	図面番号	3 / 19
事業名	吉野川市 水道部 下水道課		

$S=1:1$ 


工 事 名	令和8年度川田浄化センター反応槽 ストックマネジメント工事		
工事箇所	吉野川市 山川町 翁喜台		
図 面 名	No. 1-1曝気装置組立図（参考図）		
縮 尺	1:10	図面番号	4 / 19
事業者名	吉野川市 水道部 下水道課		

機器接続図（参考図）

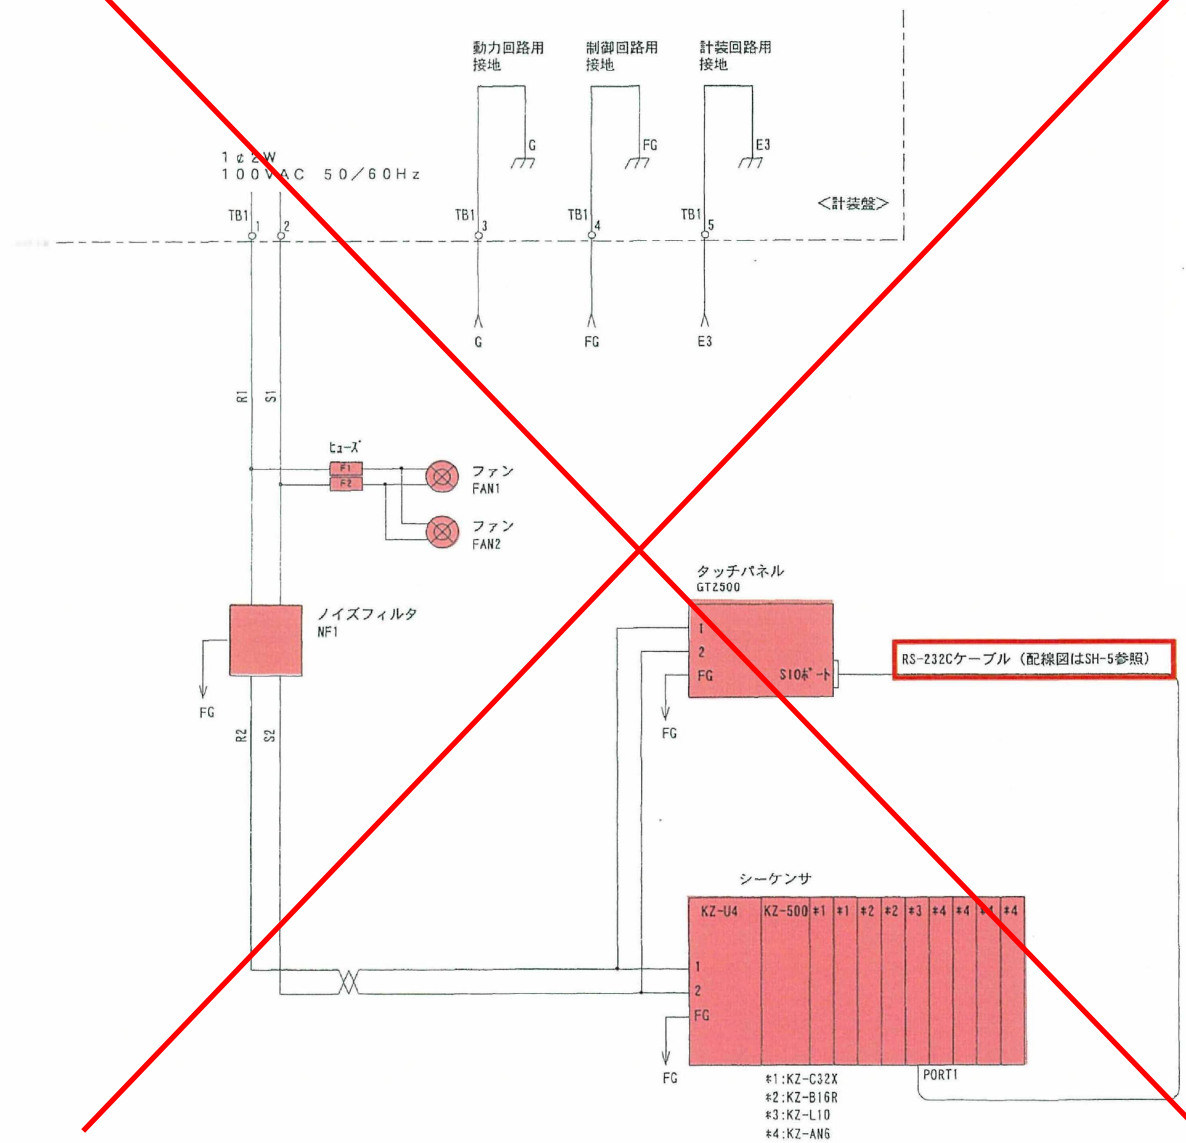

工事名	令和8年度川田浄化センター反応槽 ストックマネジメント工事		
工事箇所	吉野川市 山川町 翁暮台		
図面名	機器接続図（参考図）		
縮尺	—	図面番号	5 / 19
事業名	吉野川市 水道部 下水道課		


RS-232Cケーブル接続図（参考図）

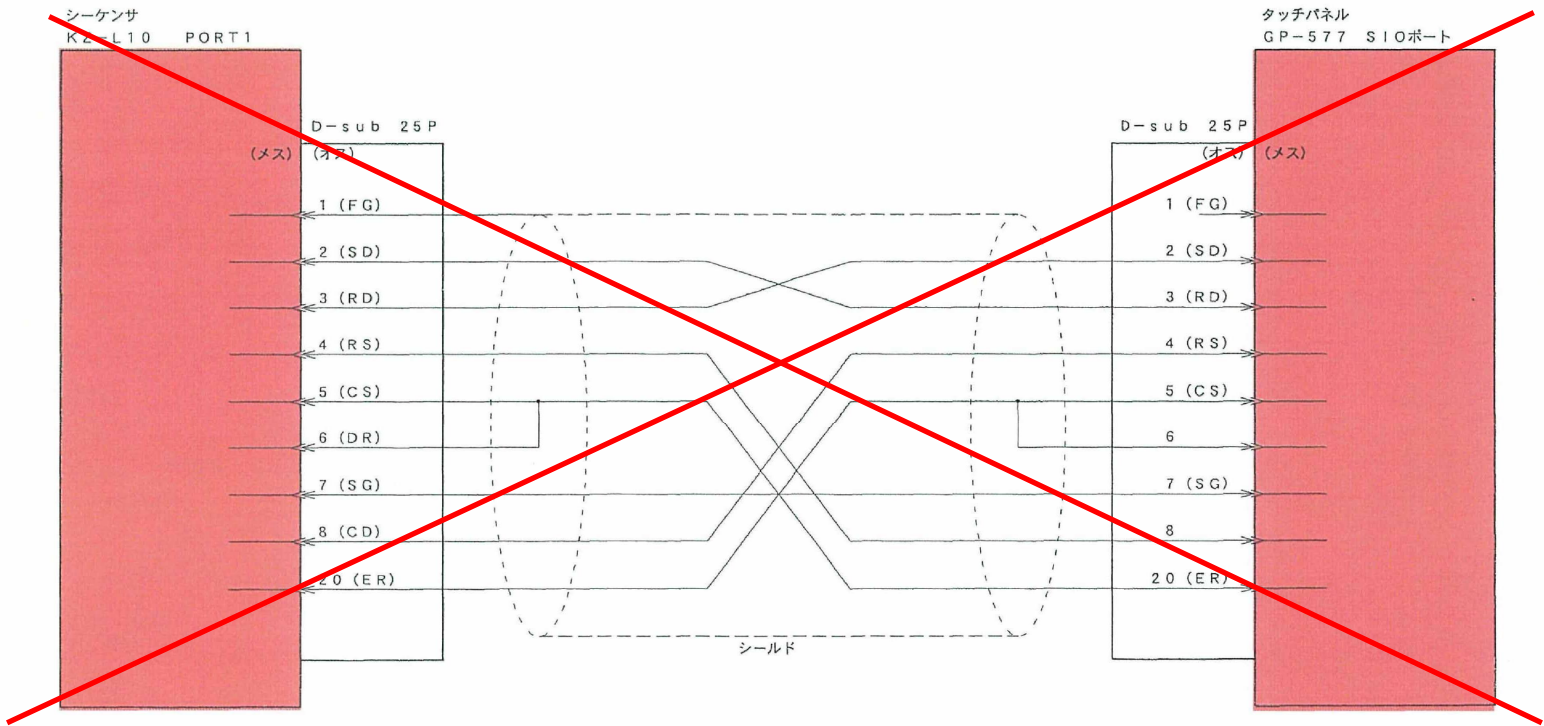

※着色部は交換部品を示す

工事名	令和8年度川田浄化センター反応槽 ストックマネジメント工事		
工事箇所	吉野川市 山川町 翁暮台		
図面名	RS-232Cケーブル接続図（参考図）		
縮尺	—	図面番号	6 / 19
事業名	吉野川市 水道部 下水道課		


外部RS-232Cケーブル接続図（参考図）

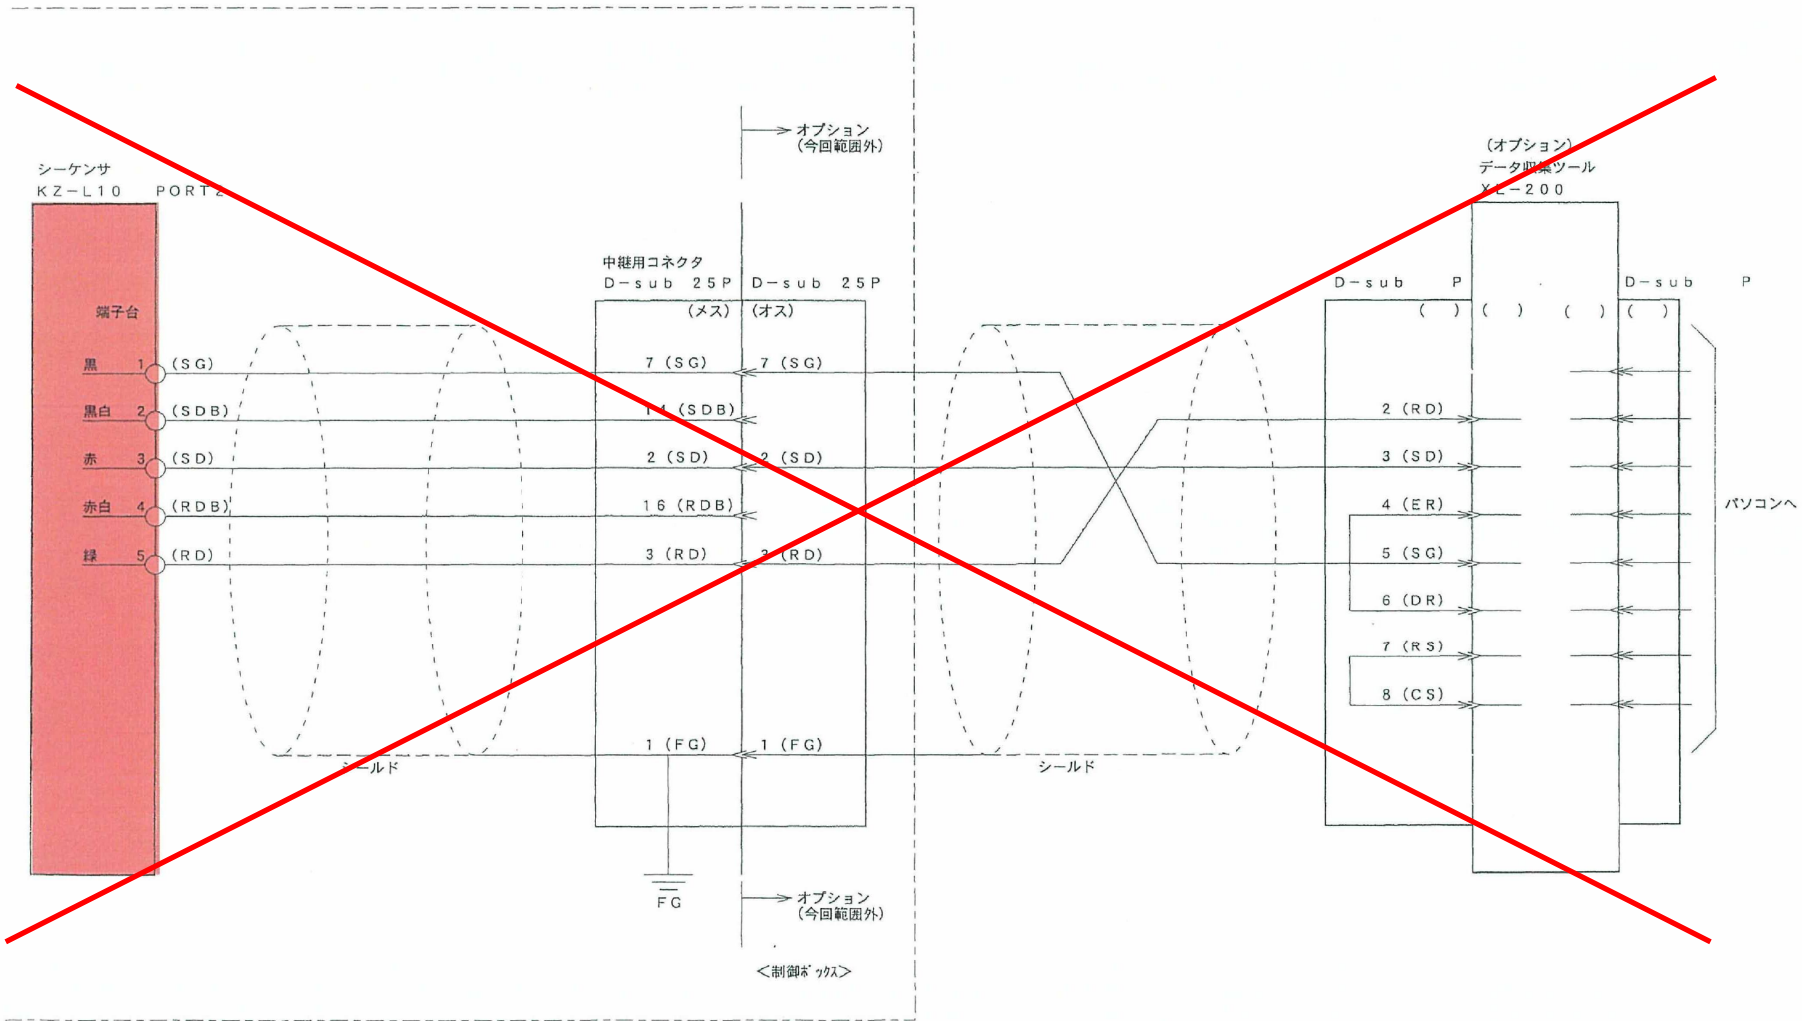

※着色部は交換部品を示す

工事名	令和8年度川田浄化センター反応槽 ストックマネジメント工事		
工事箇所	吉野川市 山川町 翁暮台		
図面名	外部RS-232Cケーブル接続図（参考図）		
縮尺	—	図面番号	7 / 19
事業名	吉野川市 水道部 下水道課		


CPUパルス入力ユニット（参考図）

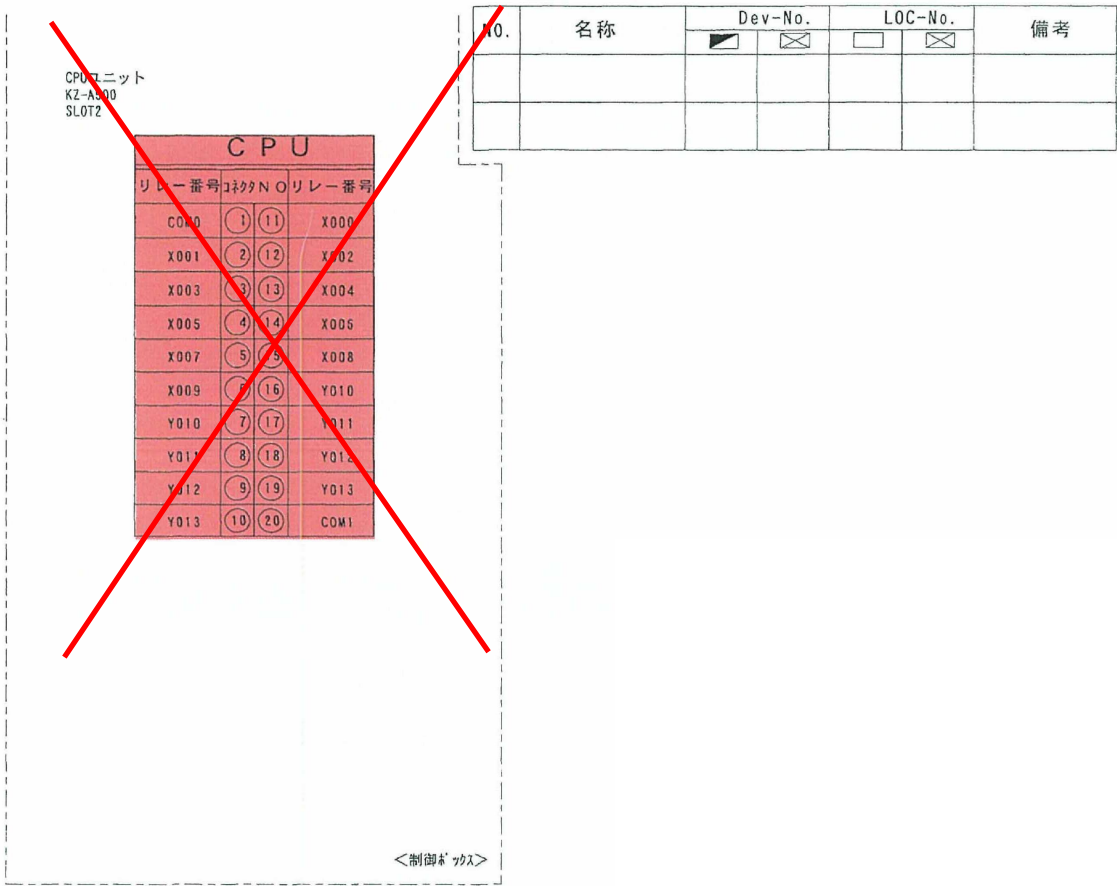

※着色部は交換部品を示す


工事名	令和8年度川田浄化センター反応槽 ストックマネジメント工事		
工事箇所	吉野川市 山川町 翁暮台		
図面名	CPUパルス入力ユニット（参考図）		
縮尺	—	図面番号	8 / 19
事業名	吉野川市 水道部 下水道課		

DC入力ユニット (1/2) (参考図)

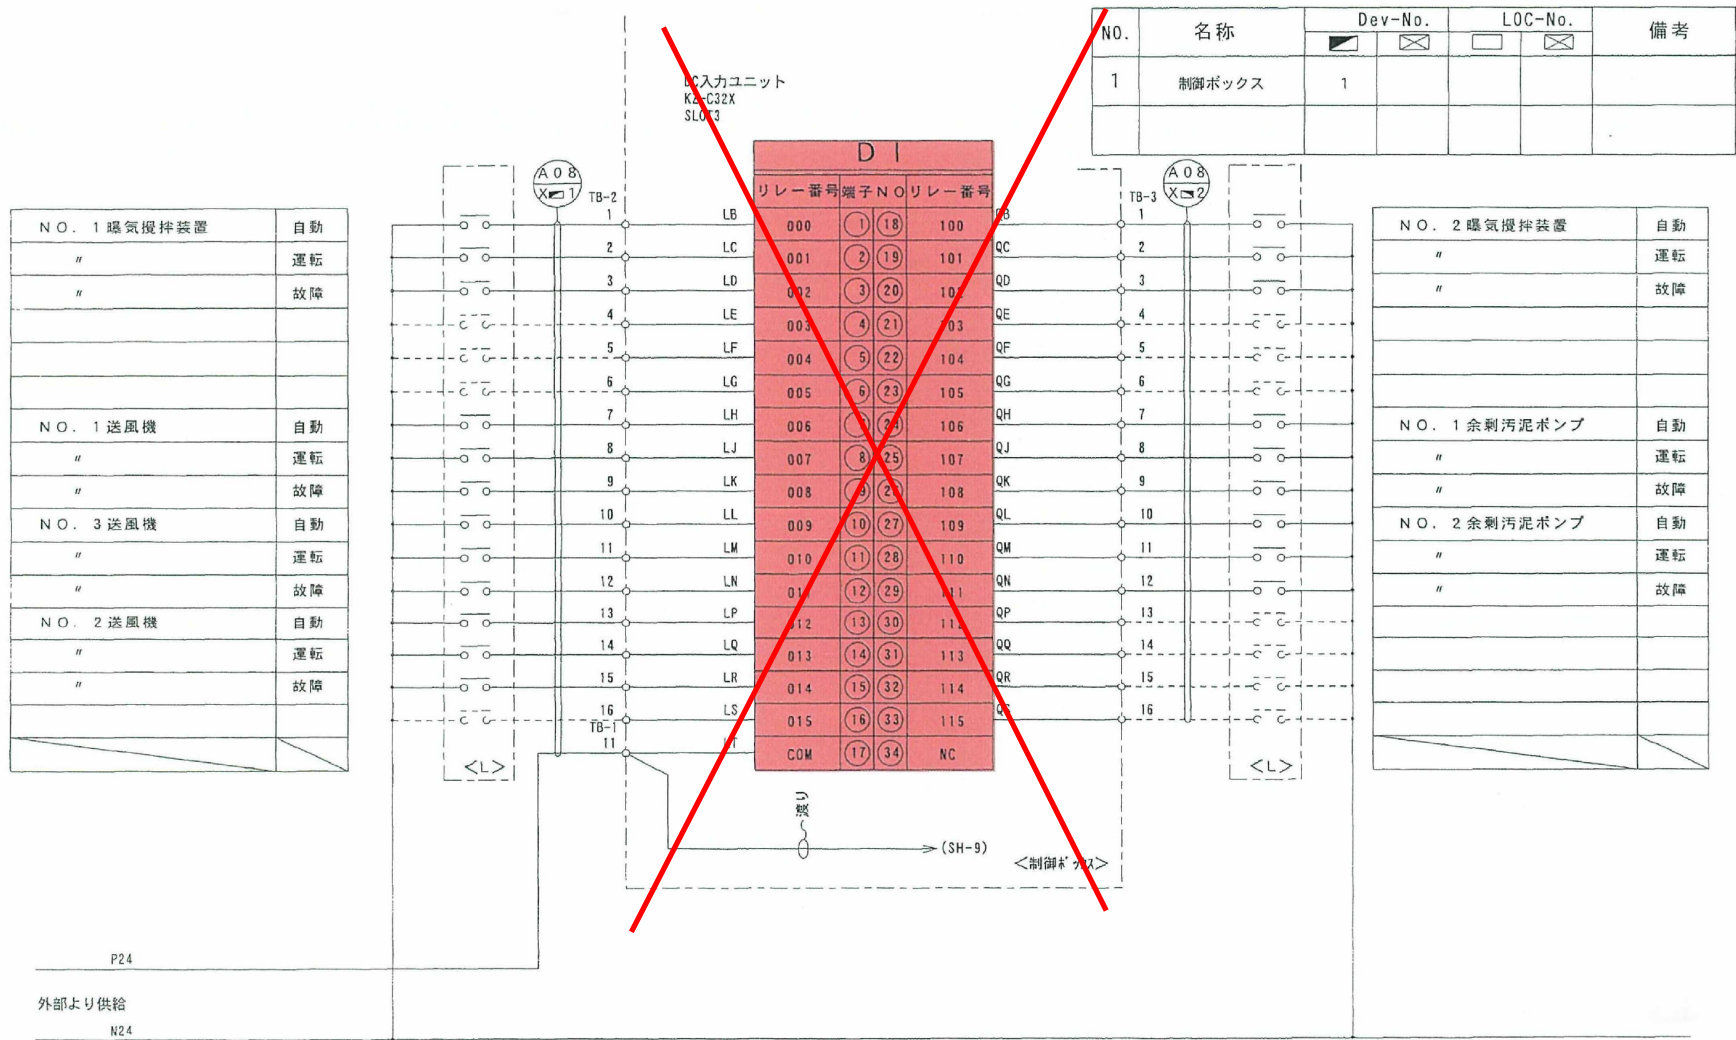

工事名	令和8年度川田浄化センター反応槽 ストックマネジメント工事		
工事箇所	吉野川市 山川町 翁暮台		
図面名	DC入力ユニット (1/2) (参考図)		
縮尺	—	図面番号	9 / 19
会社名			
事業所名	吉野川市 水道部 下水道課		


DC入力ユニット (2/2) (参考図)

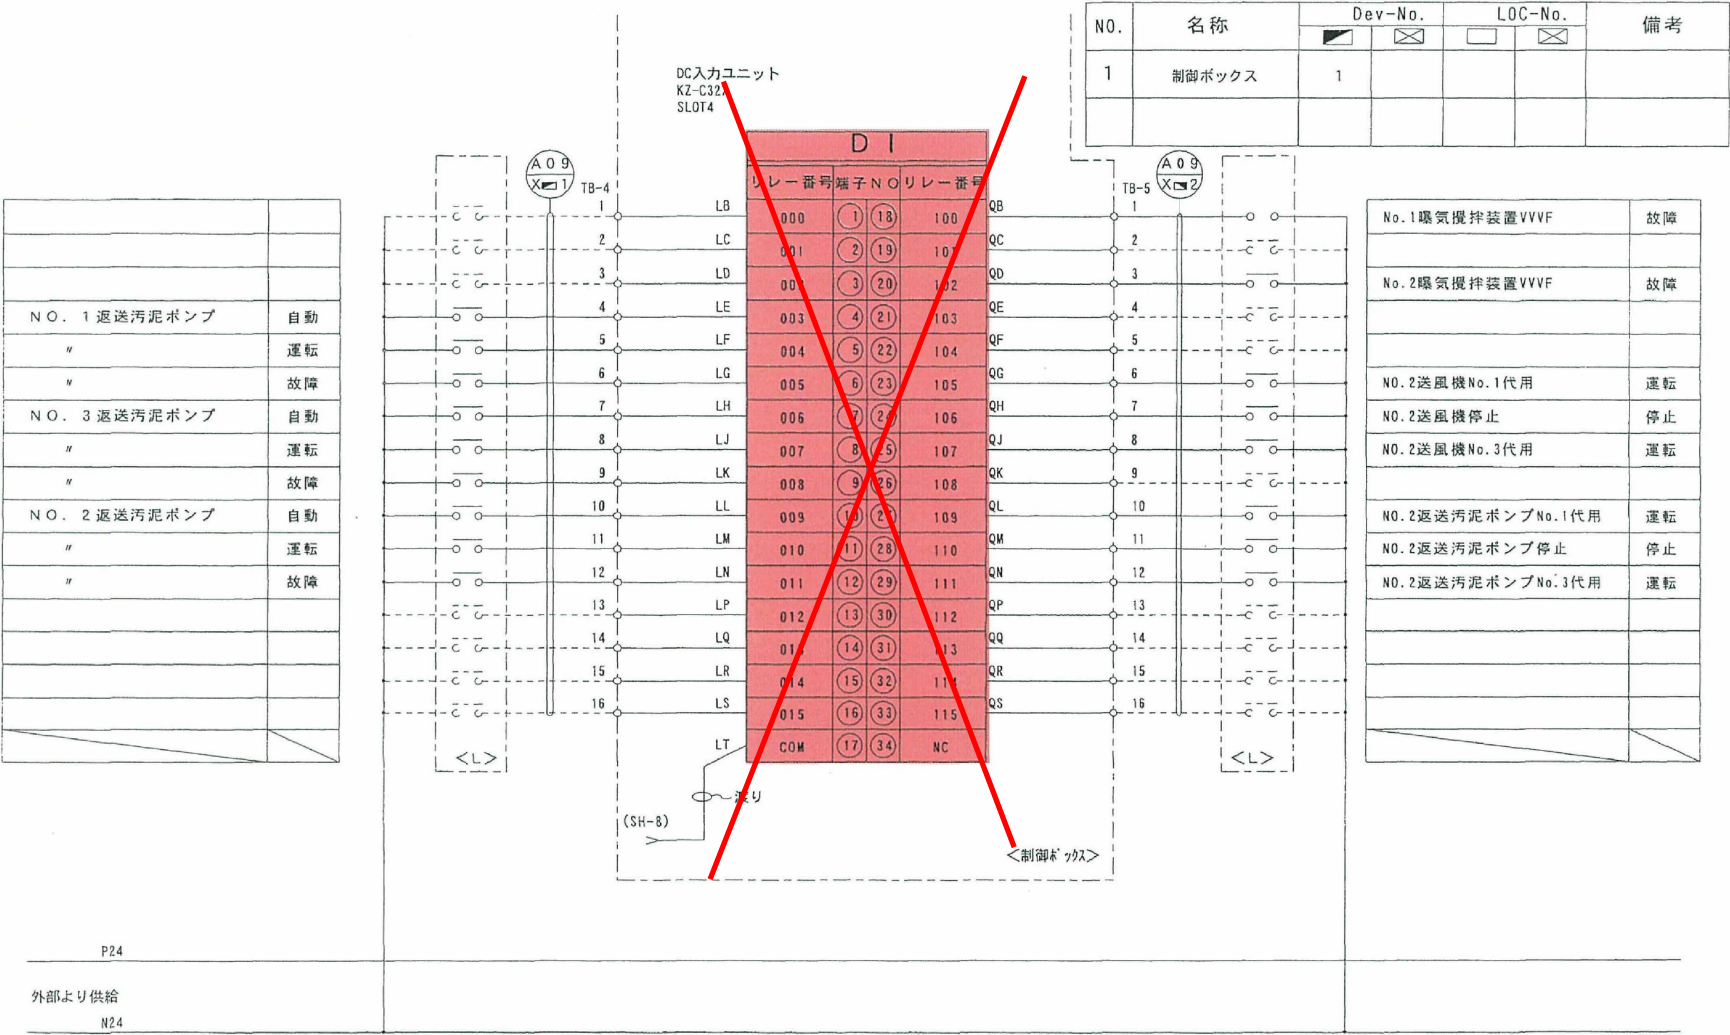

※着色部は交換部品を示す

工事名	令和8年度川田浄化センター反応槽 ストックマネジメント工事		
工事箇所	吉野川市 山川町 翁暮台		
図面名	DC入力ユニット (2/2) (参考図)		
縮尺	—	図面番号	10 / 19
事業名	吉野川市 水道部 下水道課		

リレー出力ユニット（参考図）

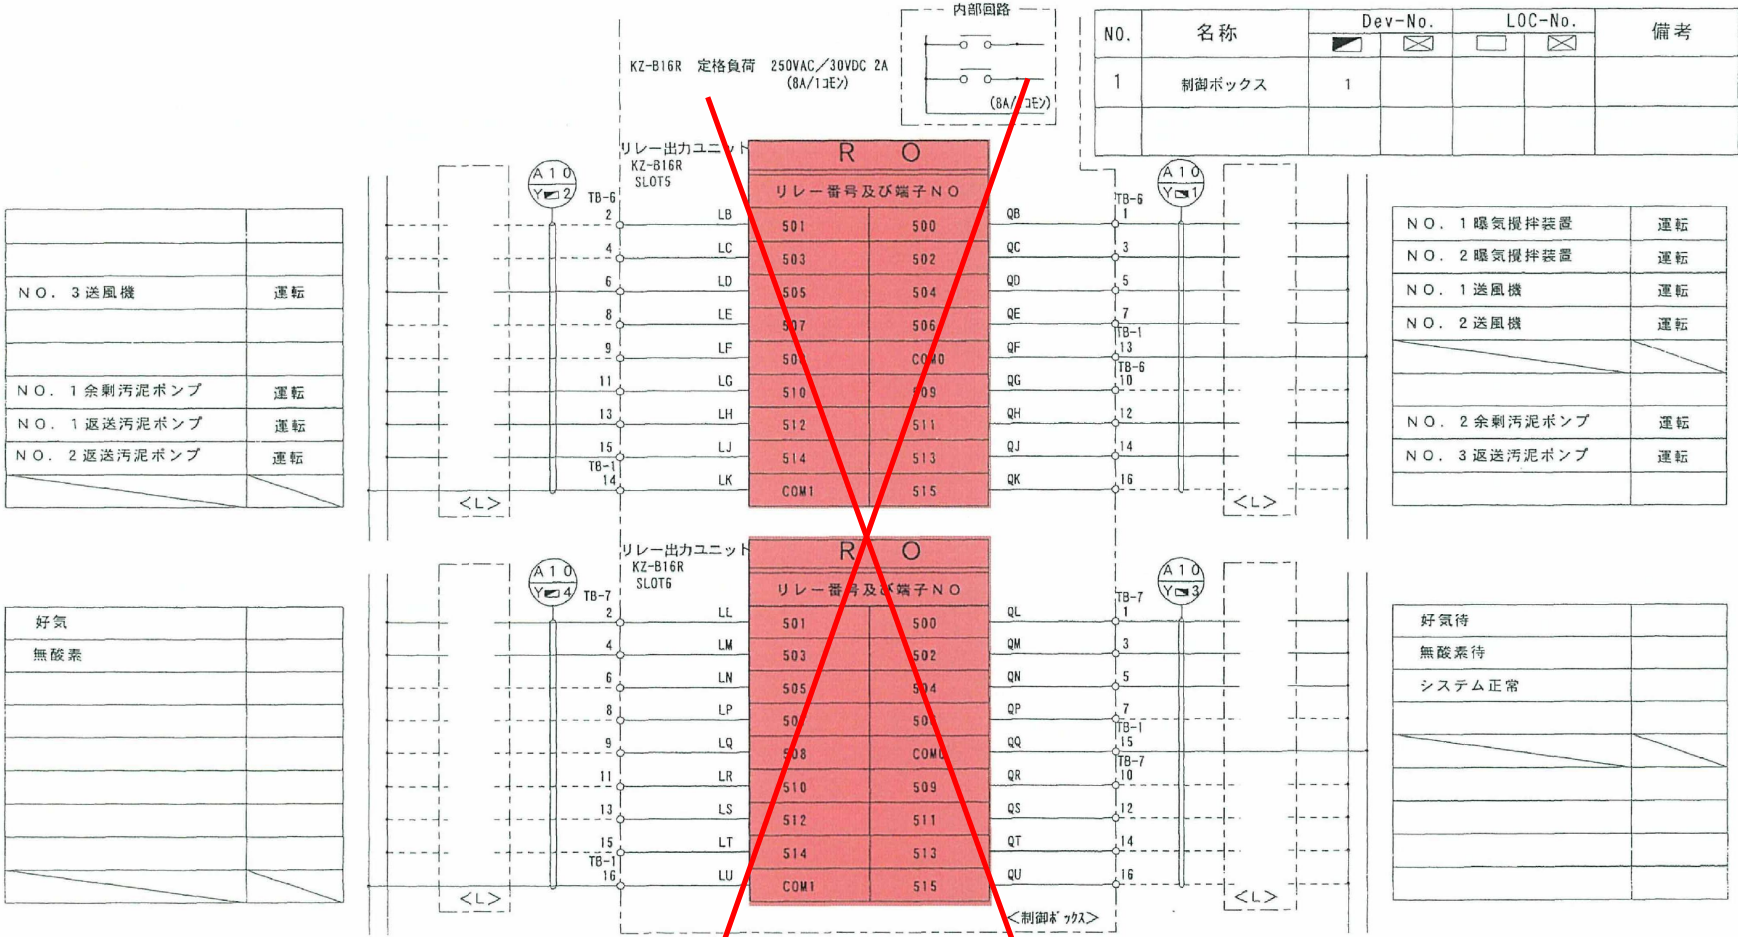


※着色部は交換部品を示す

工事名	令和8年度川田浄化センター反応槽 ストックマネジメント工事		
工事箇所	吉野川市 山川町 翁暮台		
図面名	リレー出力ユニット（参考図）		
縮尺	—	図面番号	11 / 19
事業名	吉野川市 水道部 下水道課		

アナログ入出力ユニット (1/4) (参考図)

NO. 1 反応タンクDO値	4~20mADC
NO. 2 反応タンクDO値	4~20mADC
NO. 1 曝気攪拌装置 回転数入力	4~20mADC

NO. 1 曝気攪拌装置 回転数指令	4~20mADC

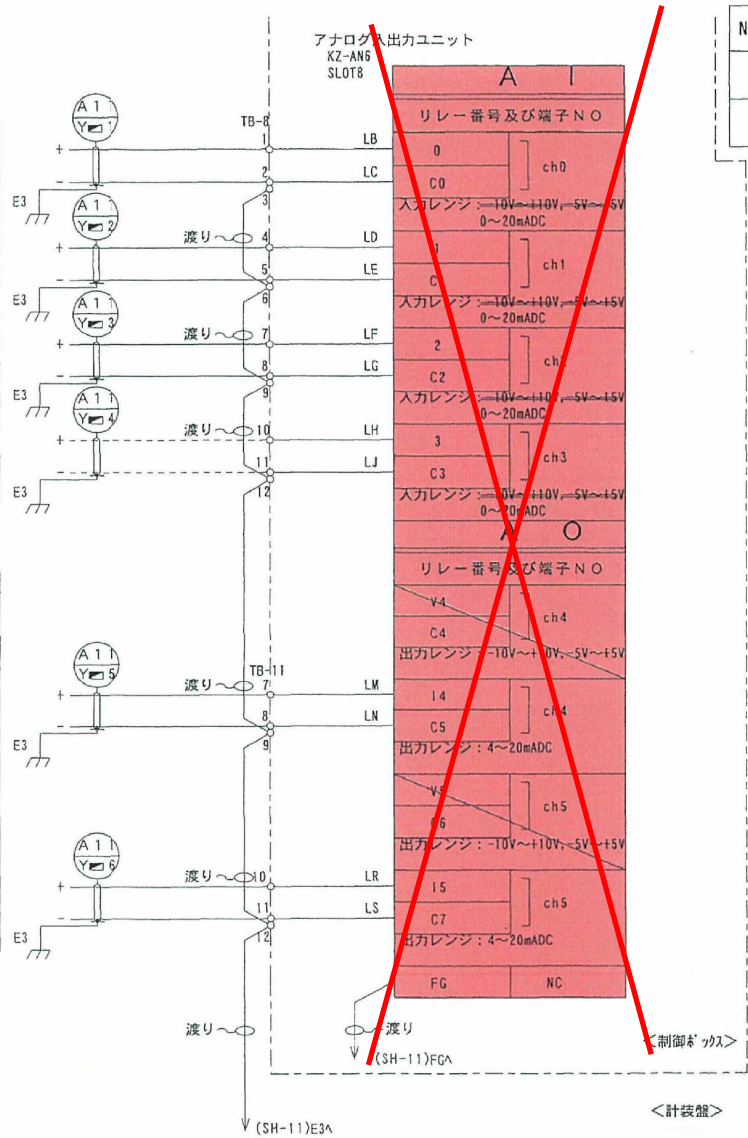


NO.	名称	Dev-No.	LOC-No.	備考
1	制御ボックス	1		

※着色部は交換部品を示す

工事名	令和8年度川田浄化センター反応槽 ストックマネジメント工事
工事箇所	吉野川市 山川町 翁暮台
図面名	アナログ入出力ユニット (1/4) (参考図)
縮尺	— 図面番号 12 / 19
事業名	吉野川市 水道部 下水道課


アナログ入出力ユニット (2/4) (参考図)

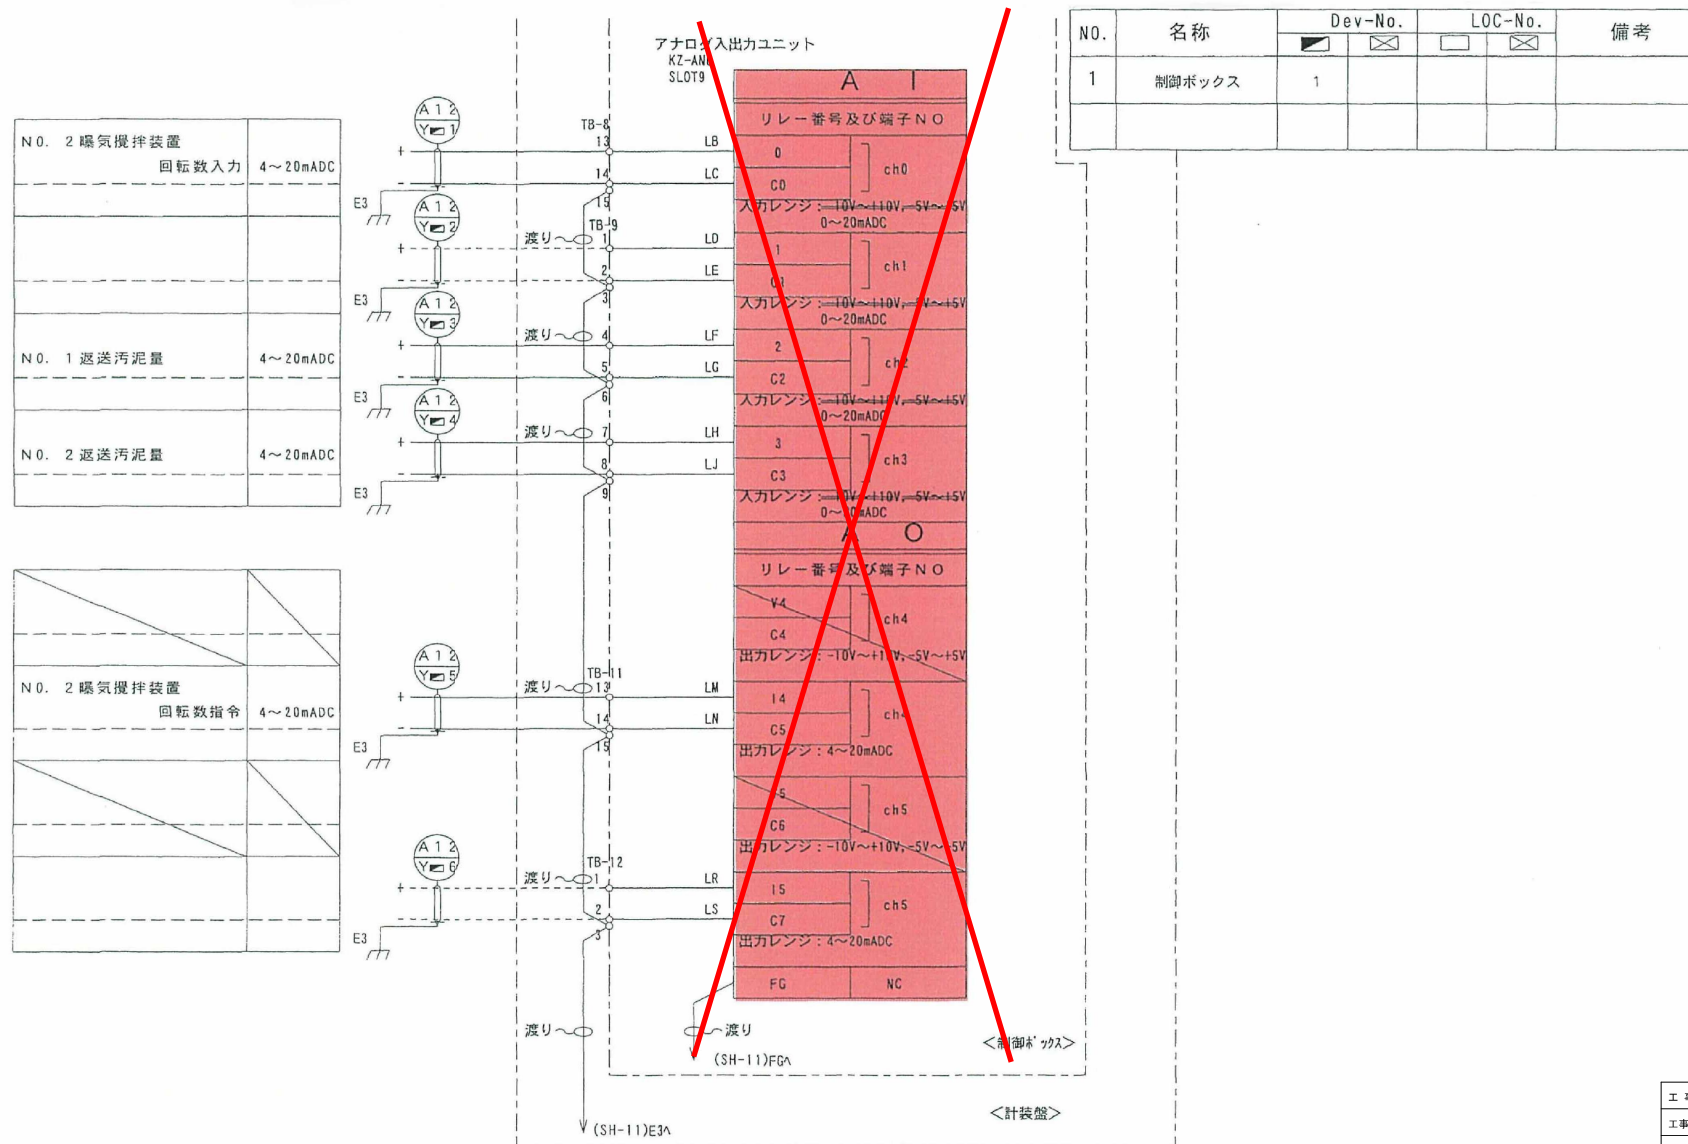

※着色部は交換部品を示す

工 事 名	令和8年度川田浄化センター反応槽 ストックマネジメント工事		
工事箇所	吉野川市 山川町 鈴暮台		
図 面 名	アナログ入出力ユニット (2/4) (参考図)		
縮 尺	—	図面番号	13 / 19
事業者名	吉野川市 水道部 下水道課		

アナログ入出力ユニット (3/4) (参考図)

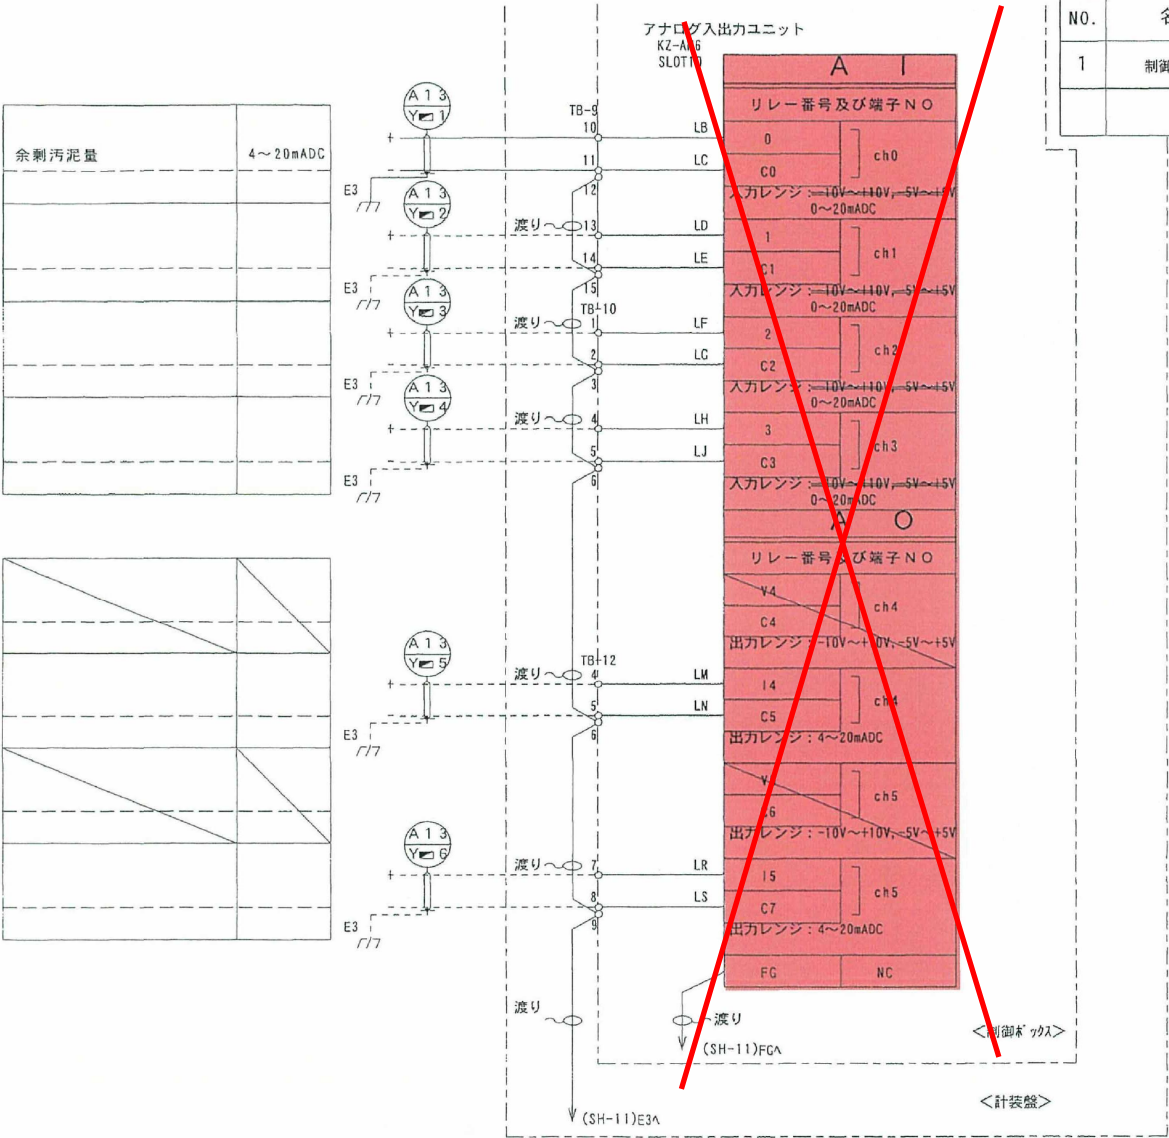


NO.	名称	Dev-No.		LOC-No.		備考
		☐	☐	☐	☐	
1	制御ボックス	1				

※着色部は交換部品を示す

工事名	令和8年度川田浄化センター反応槽 ストックマネジメント工事		
工事箇所	吉野川市 山川町 翁暮台		
図面名	アナログ入出力ユニット (3/4) (参考図)		
縮尺	—	図面番号	14 / 19
事業名	吉野川市 水道部 下水道課		


アナログ入出力ユニット (4/4) (参考図)

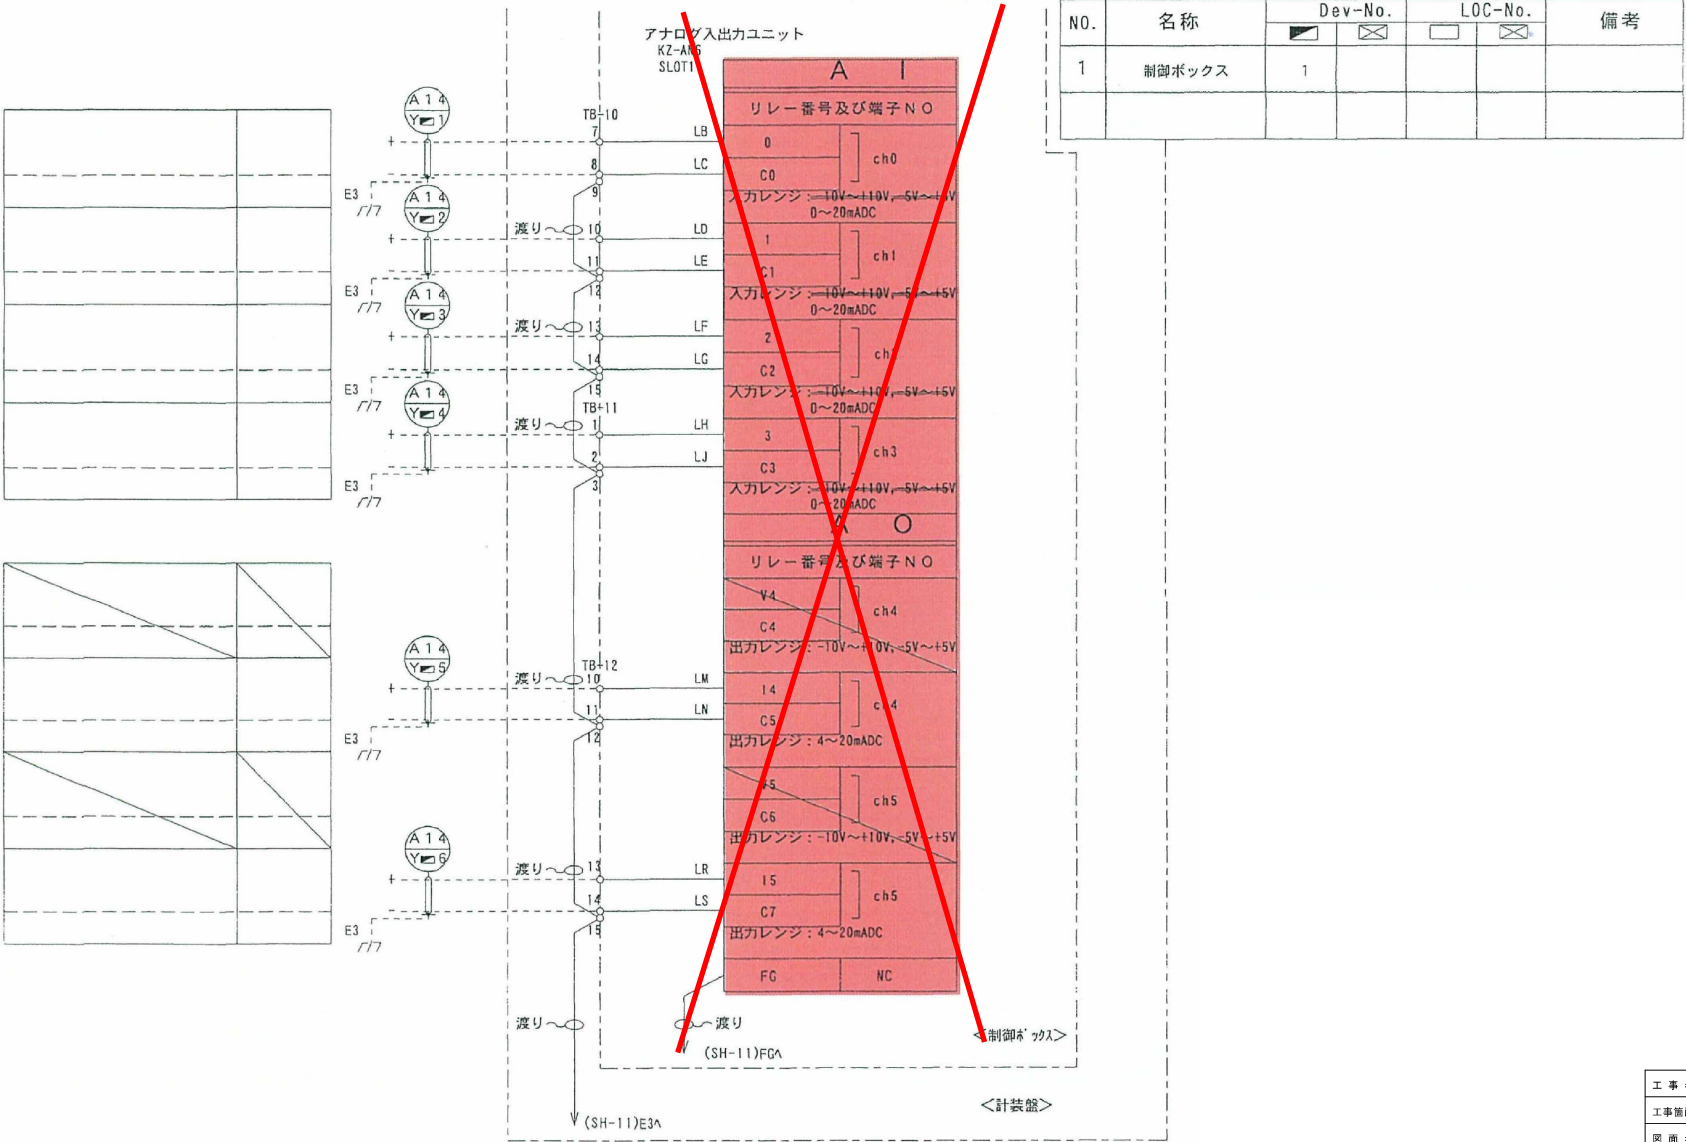

※着色部は交換部品を示す

工事名	令和8年度川田浄化センター反応槽 ストックマネジメント工事		
工事箇所	吉野川市 山川町 鈴暮台		
図面名	アナログ入出力ユニット (4/4) (参考図)		
縮尺	—	図面番号	15 / 19
事業名	吉野川市 水道部 下水道課		

収納盤展開接続図（参考図）




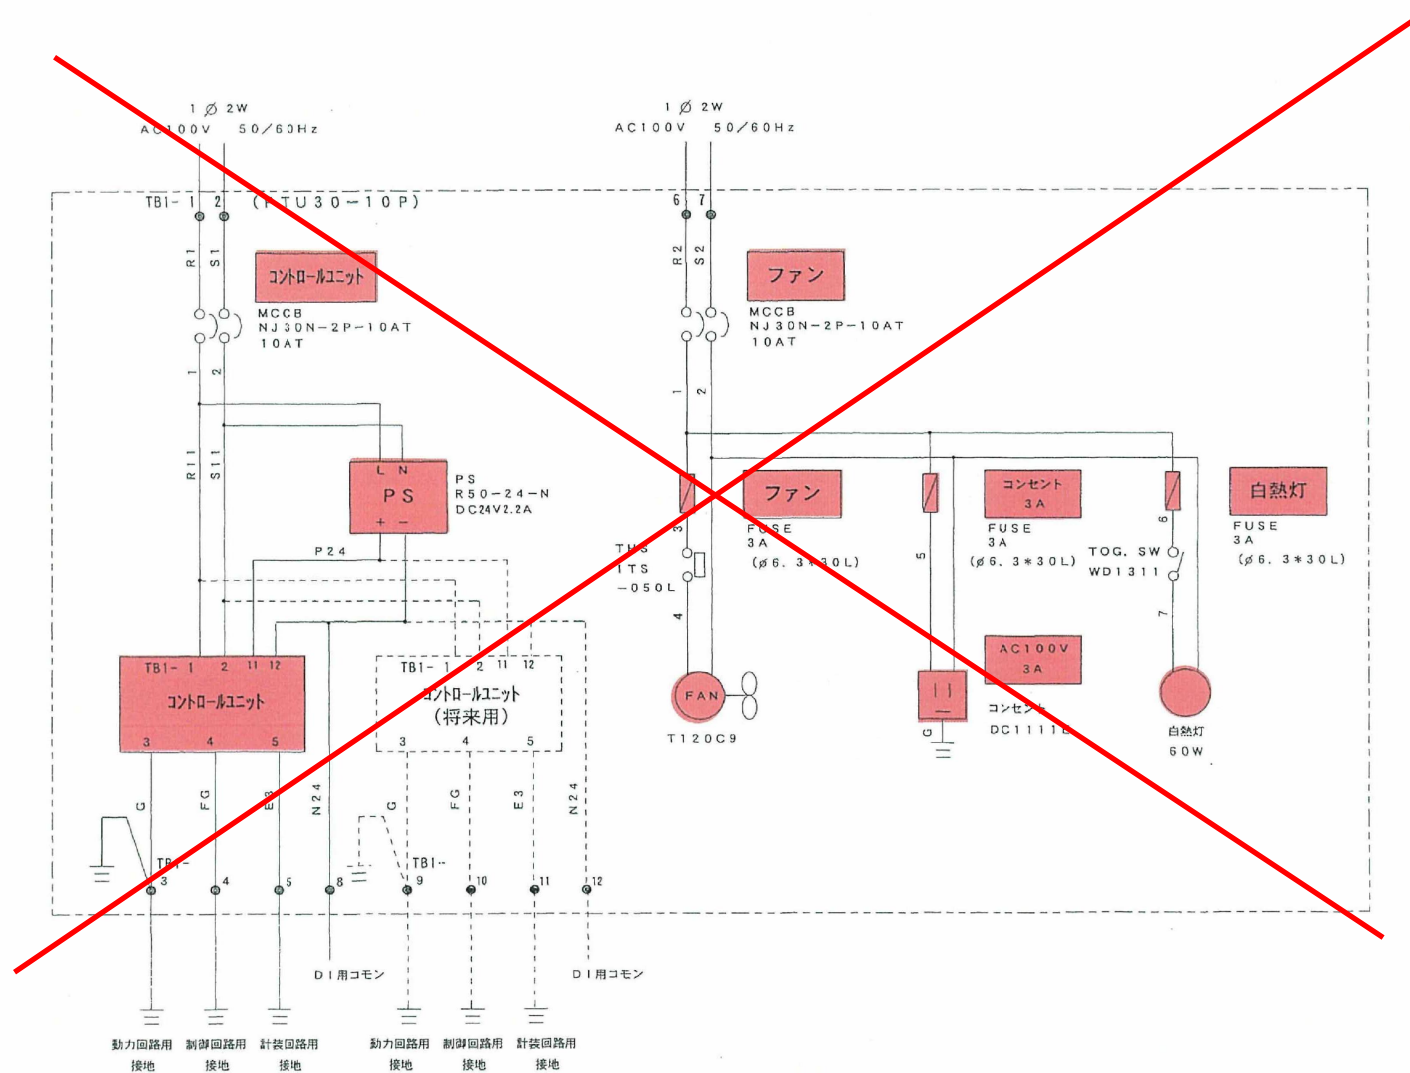


※着色部は交換部品を示す

工事名	令和8年度川田浄化センター反応槽 ストックマネジメント工事		
工事箇所	吉野川市 山川町 翁喜台		
図面名	収納盤展開接続図（参考図）		
縮尺	—	図面番号	16 / 19
事業名	吉野川市 水道部 下水道課		

管理棟電気室機器配置図（参考図）

S=1:50

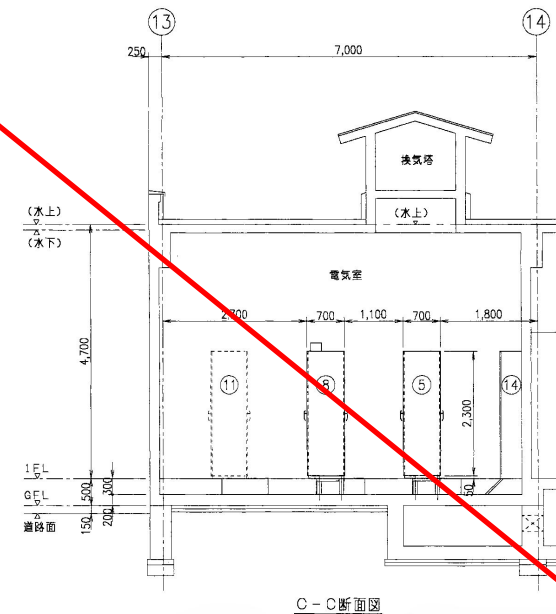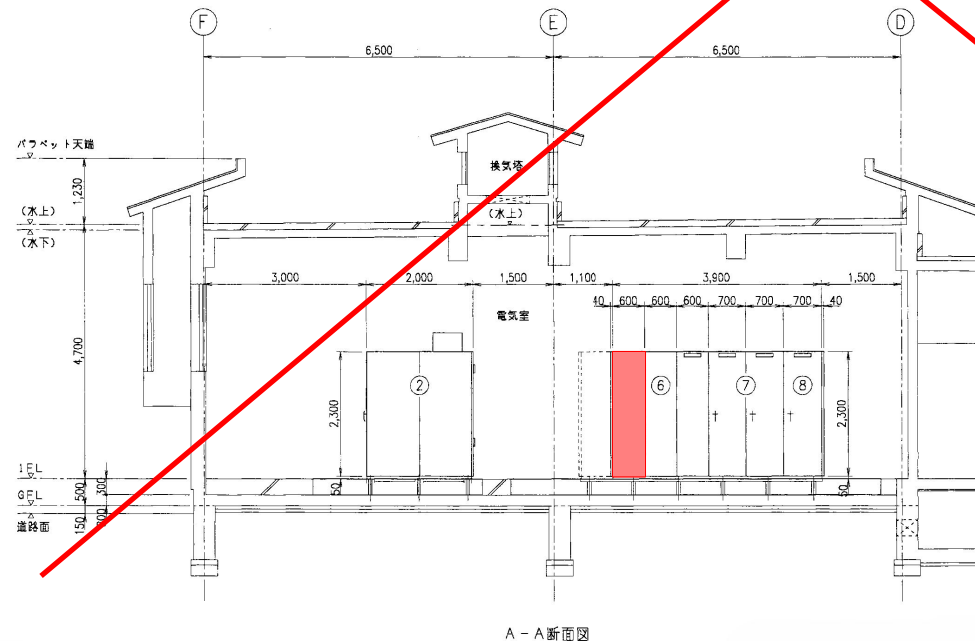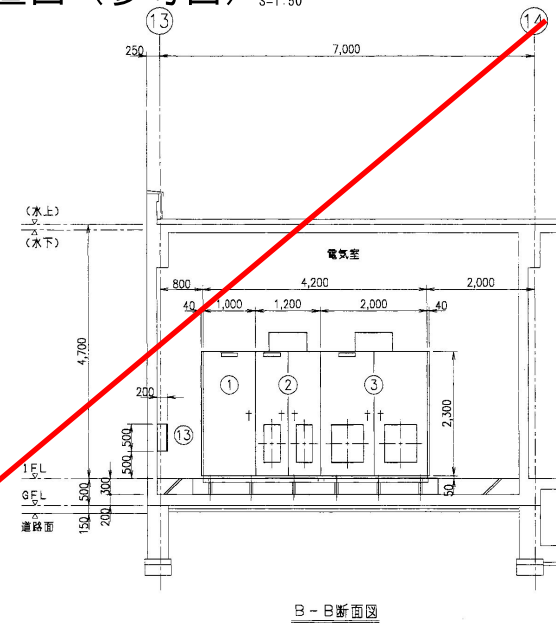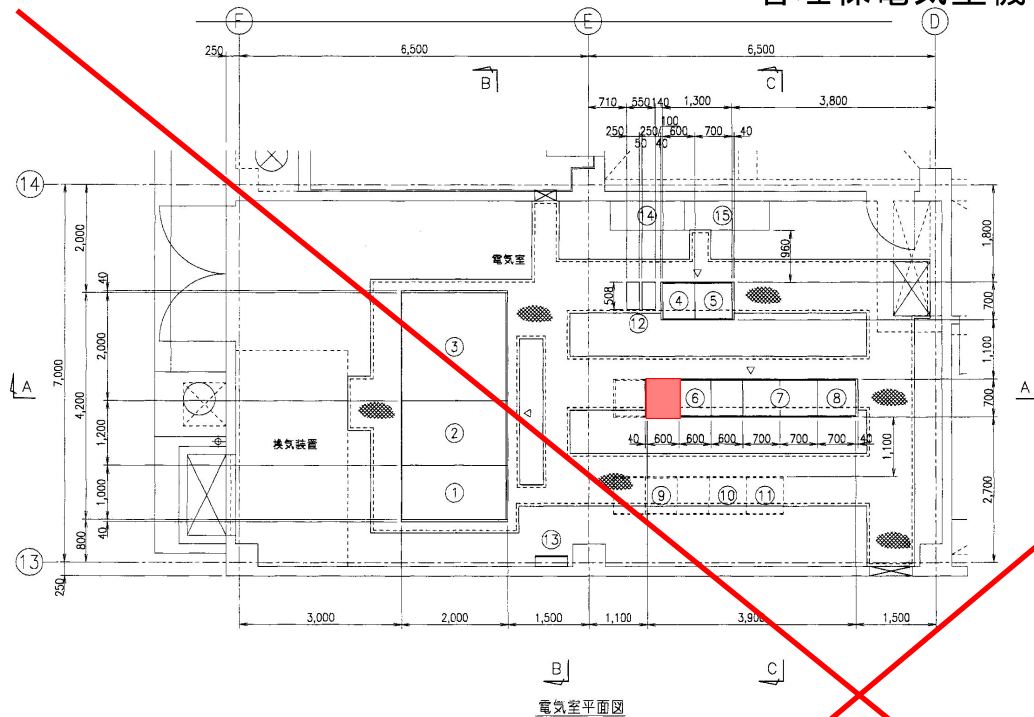


機器一覧表

記号	機 名 称	備 考
①	引込受電盤	
②	変圧器盤	
③	低圧分岐盤	
④	ポンプ設備C/C	
⑤	ポンプ設備Ry盤	
⑥	1系水処理設備C/C	
⑦	1系水処理設備Ry盤	
⑧	1系水処理設備SQC盤	
⑨	2系水処理設備C/C	将来
⑩	2系水処理設備Ry盤	将来
⑪	2系水処理設備Ry・SQC盤	将来
⑫	ミニUPS	
⑬	接地端子箱	
⑭	電灯照明分電盤	建築工事
⑮	電灯動力分電盤	建築工事

※着色部は対象箇所を示す

工 事 名	令和8年度川田浄化センター反応槽 ストックマネジメント工事		
工事箇所	吉野川市 山川町 鈴暮台		
図 面 名	管理棟電気室機器配置図（参考図）		
縮 尺	S=1:50	図面番号	17 / 19
事業名	吉野川市 水道部 下水道課		

1系水処理設備C/C・補助継電器盤外形図（参考図） S=1:20


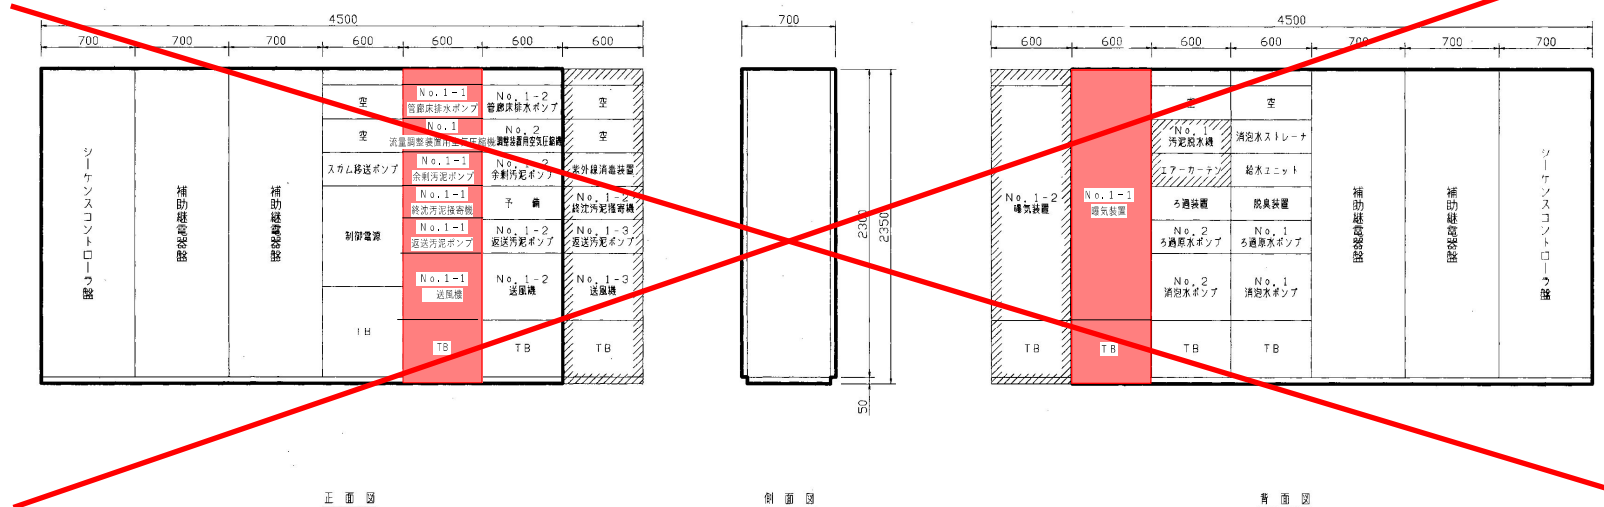


1系水処理設備コントロールセンター、補助継電器盤、シーケンスコントロール盤外形図（S=1/20）
（CC-A1） （RY-A1） （SQC-A1）

※着色部は対象箇所を示す
※斜線部は将来範囲を示す

工事名	令和8年度川田浄化センター反応槽 ストックマネジメント工事		
工事箇所	吉野川市 山川町 鈴暮台		
図面名	1系水処理設備C/C・補助継電器盤外形図（参考図）		
縮尺	S=1:20	図面番号	18 / 19
事業名	吉野川市 水道部 下水道課		

上部平面図

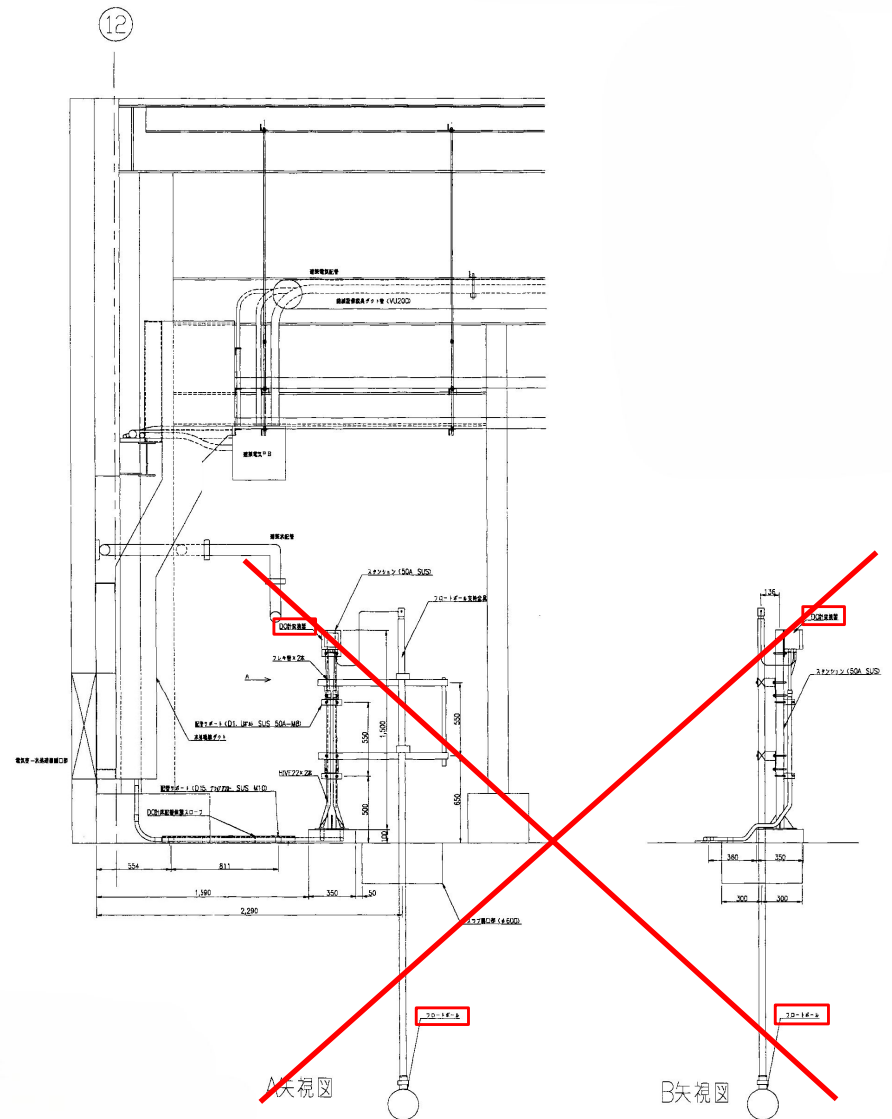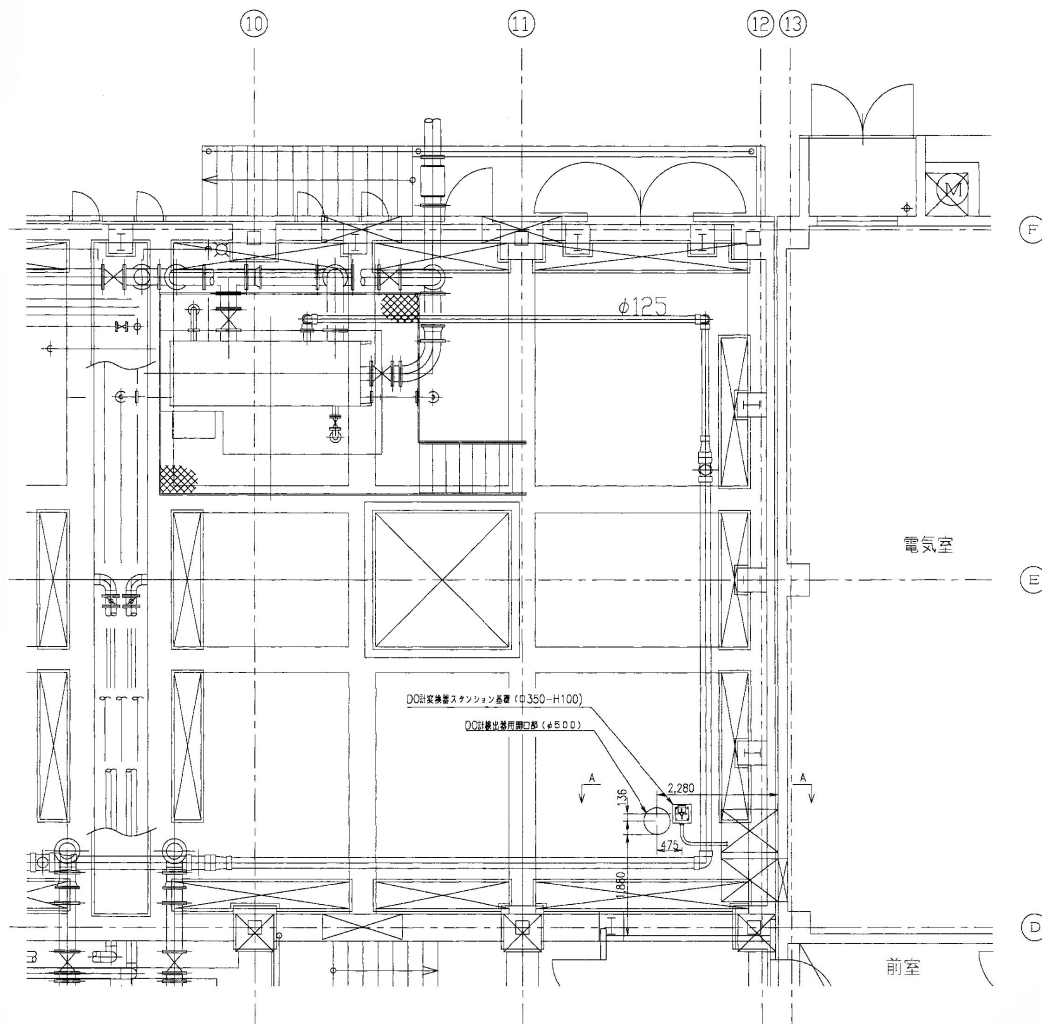

工事名	令和8年度川田浄化センター反応槽 ストックマネジメント工事		
工事箇所	吉野川市 山川町 翁暮台		
図面名	計装機取付図 (DO計) (参考図)		
縮尺	S=1:20	図面番号	19 / 19
事業名	吉野川市 水道部 下水道課		