


機械設備設置平面図

S=1:50

※参考資料（北部第1汚水ポンプ場図面）

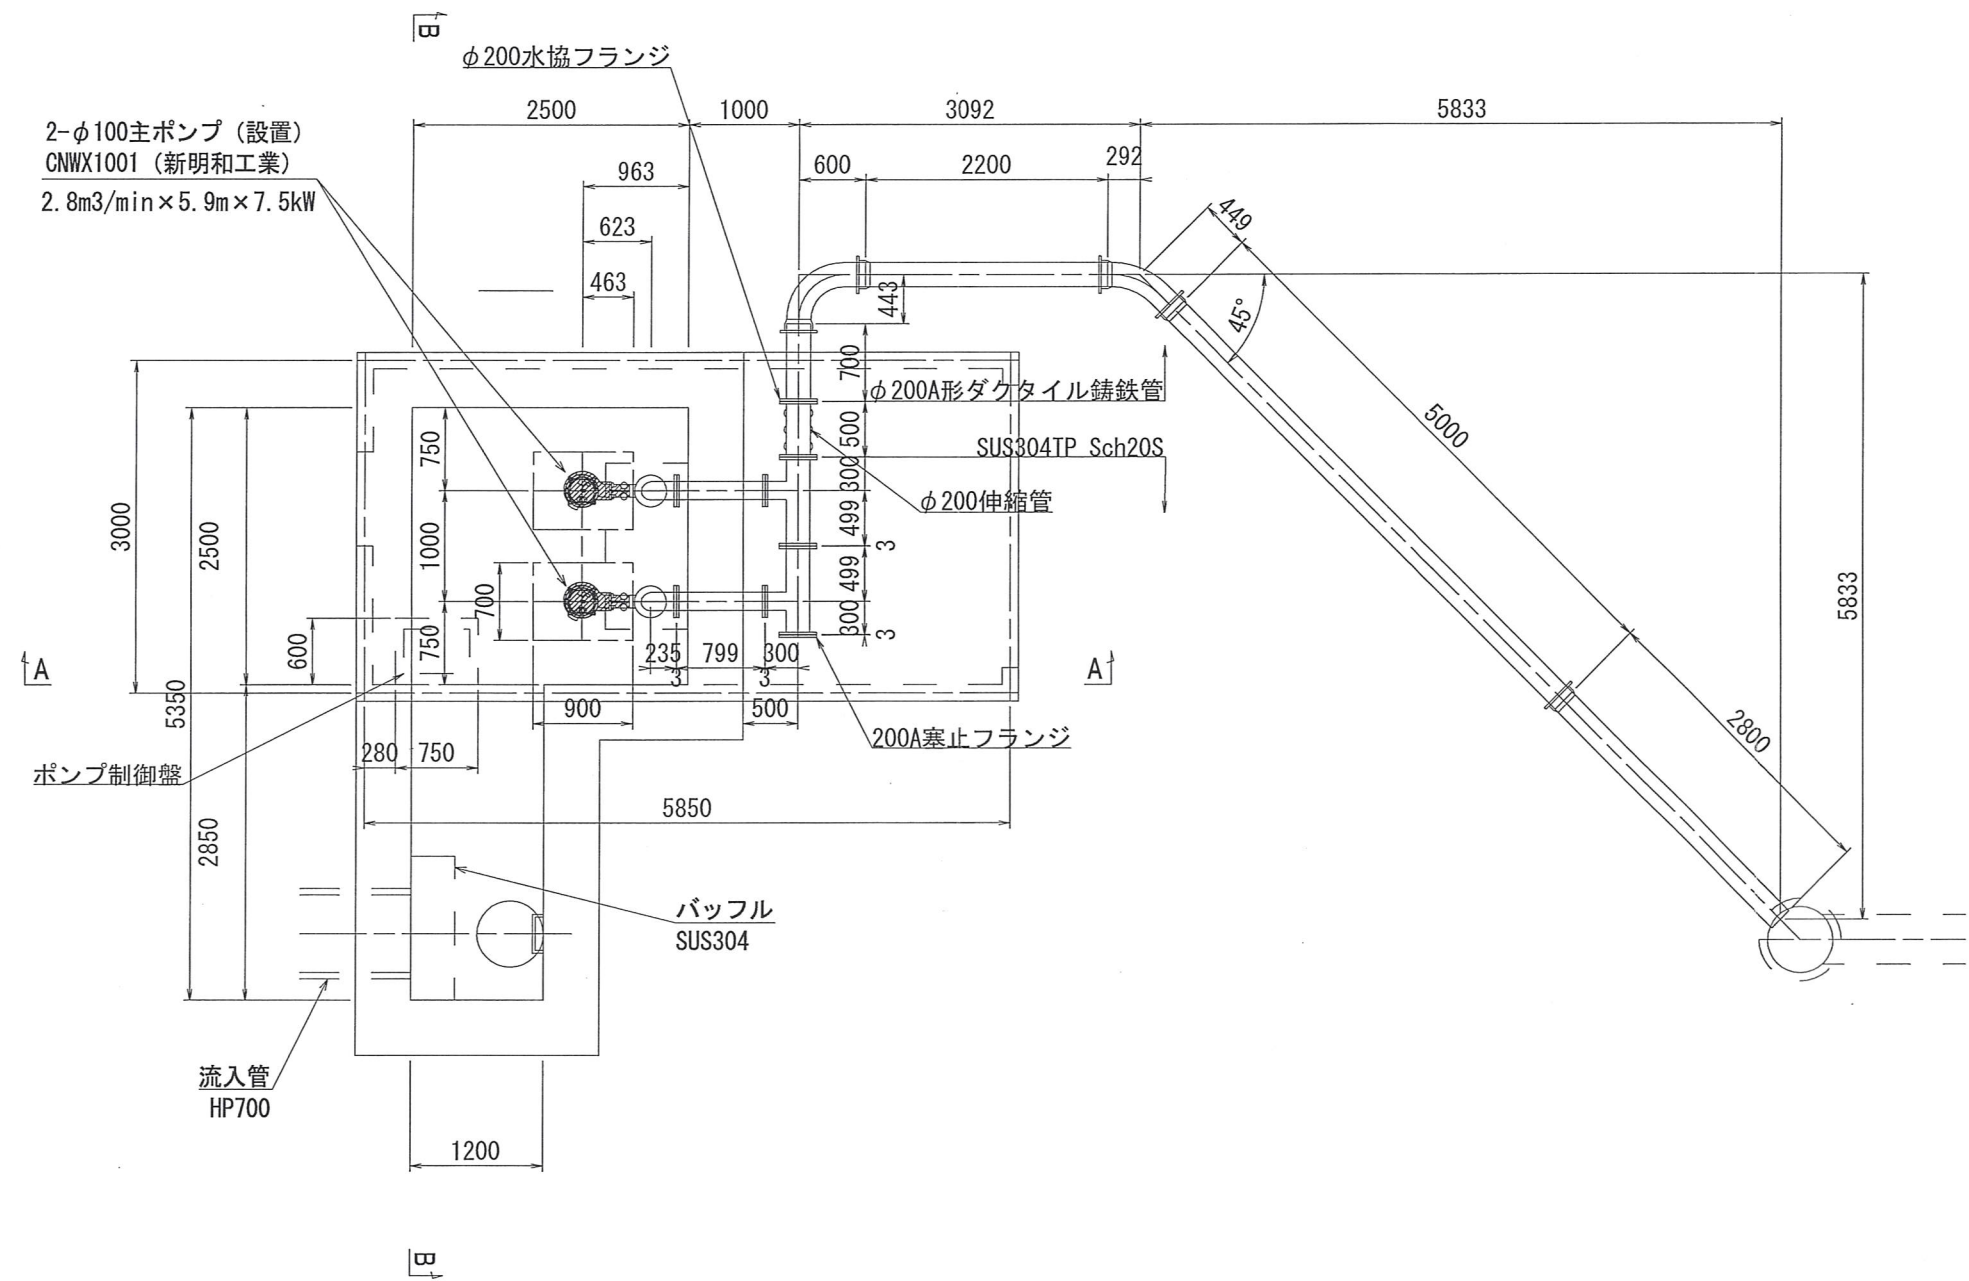


工 事 名	平成25年度吉野川市公共下水道第 9工区工事		
工事箇所	徳島県吉野川市鴨島町鴨島		
図 面 名	機械設備設置平面図		
縮 尺	1/50	図面番号	4/7
会 社 名	大久保産業株式会社		
事業者名	吉野川市水道部下水道課		


機械設備設置断面図

S = 1 : 50


A-A断面図

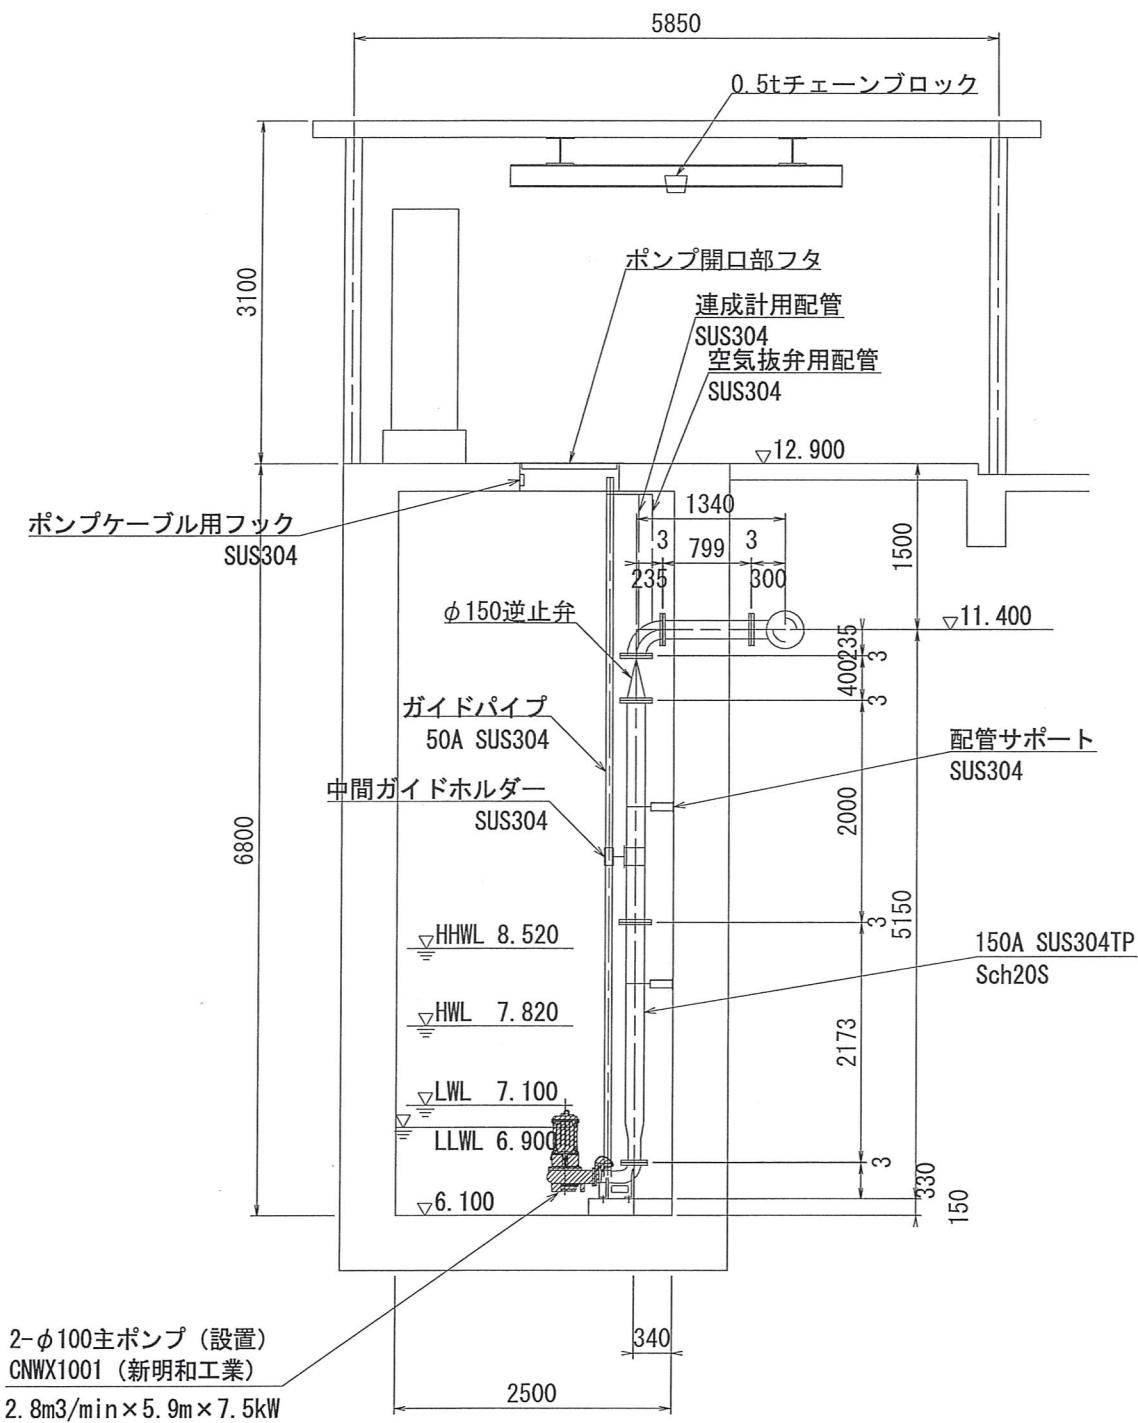


B-B断面図

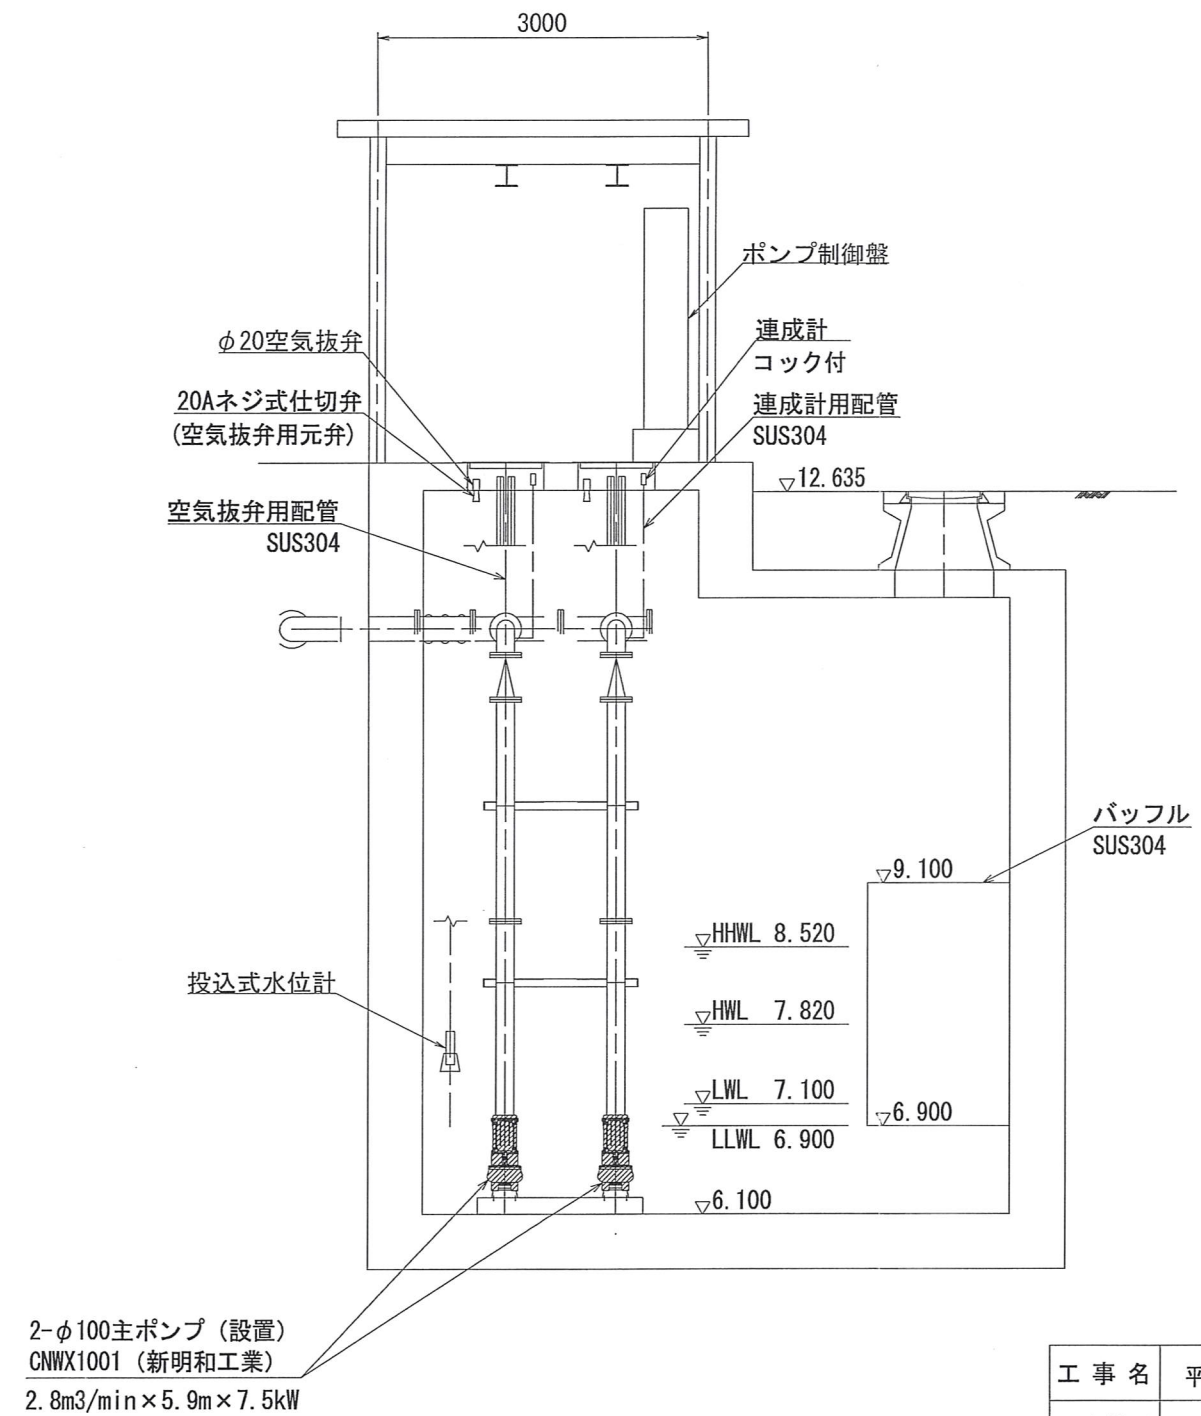

工事名	平成25年度吉野川市公共下水道第9工区工事		
工事箇所	徳島県吉野川市鴨島町鴨島		
図面名	機械設備設置断面図		
縮尺	1/50	図面番号	5/7
会社名	大久保産業株式会社		
事業者名	吉野川市水道部下水道課		

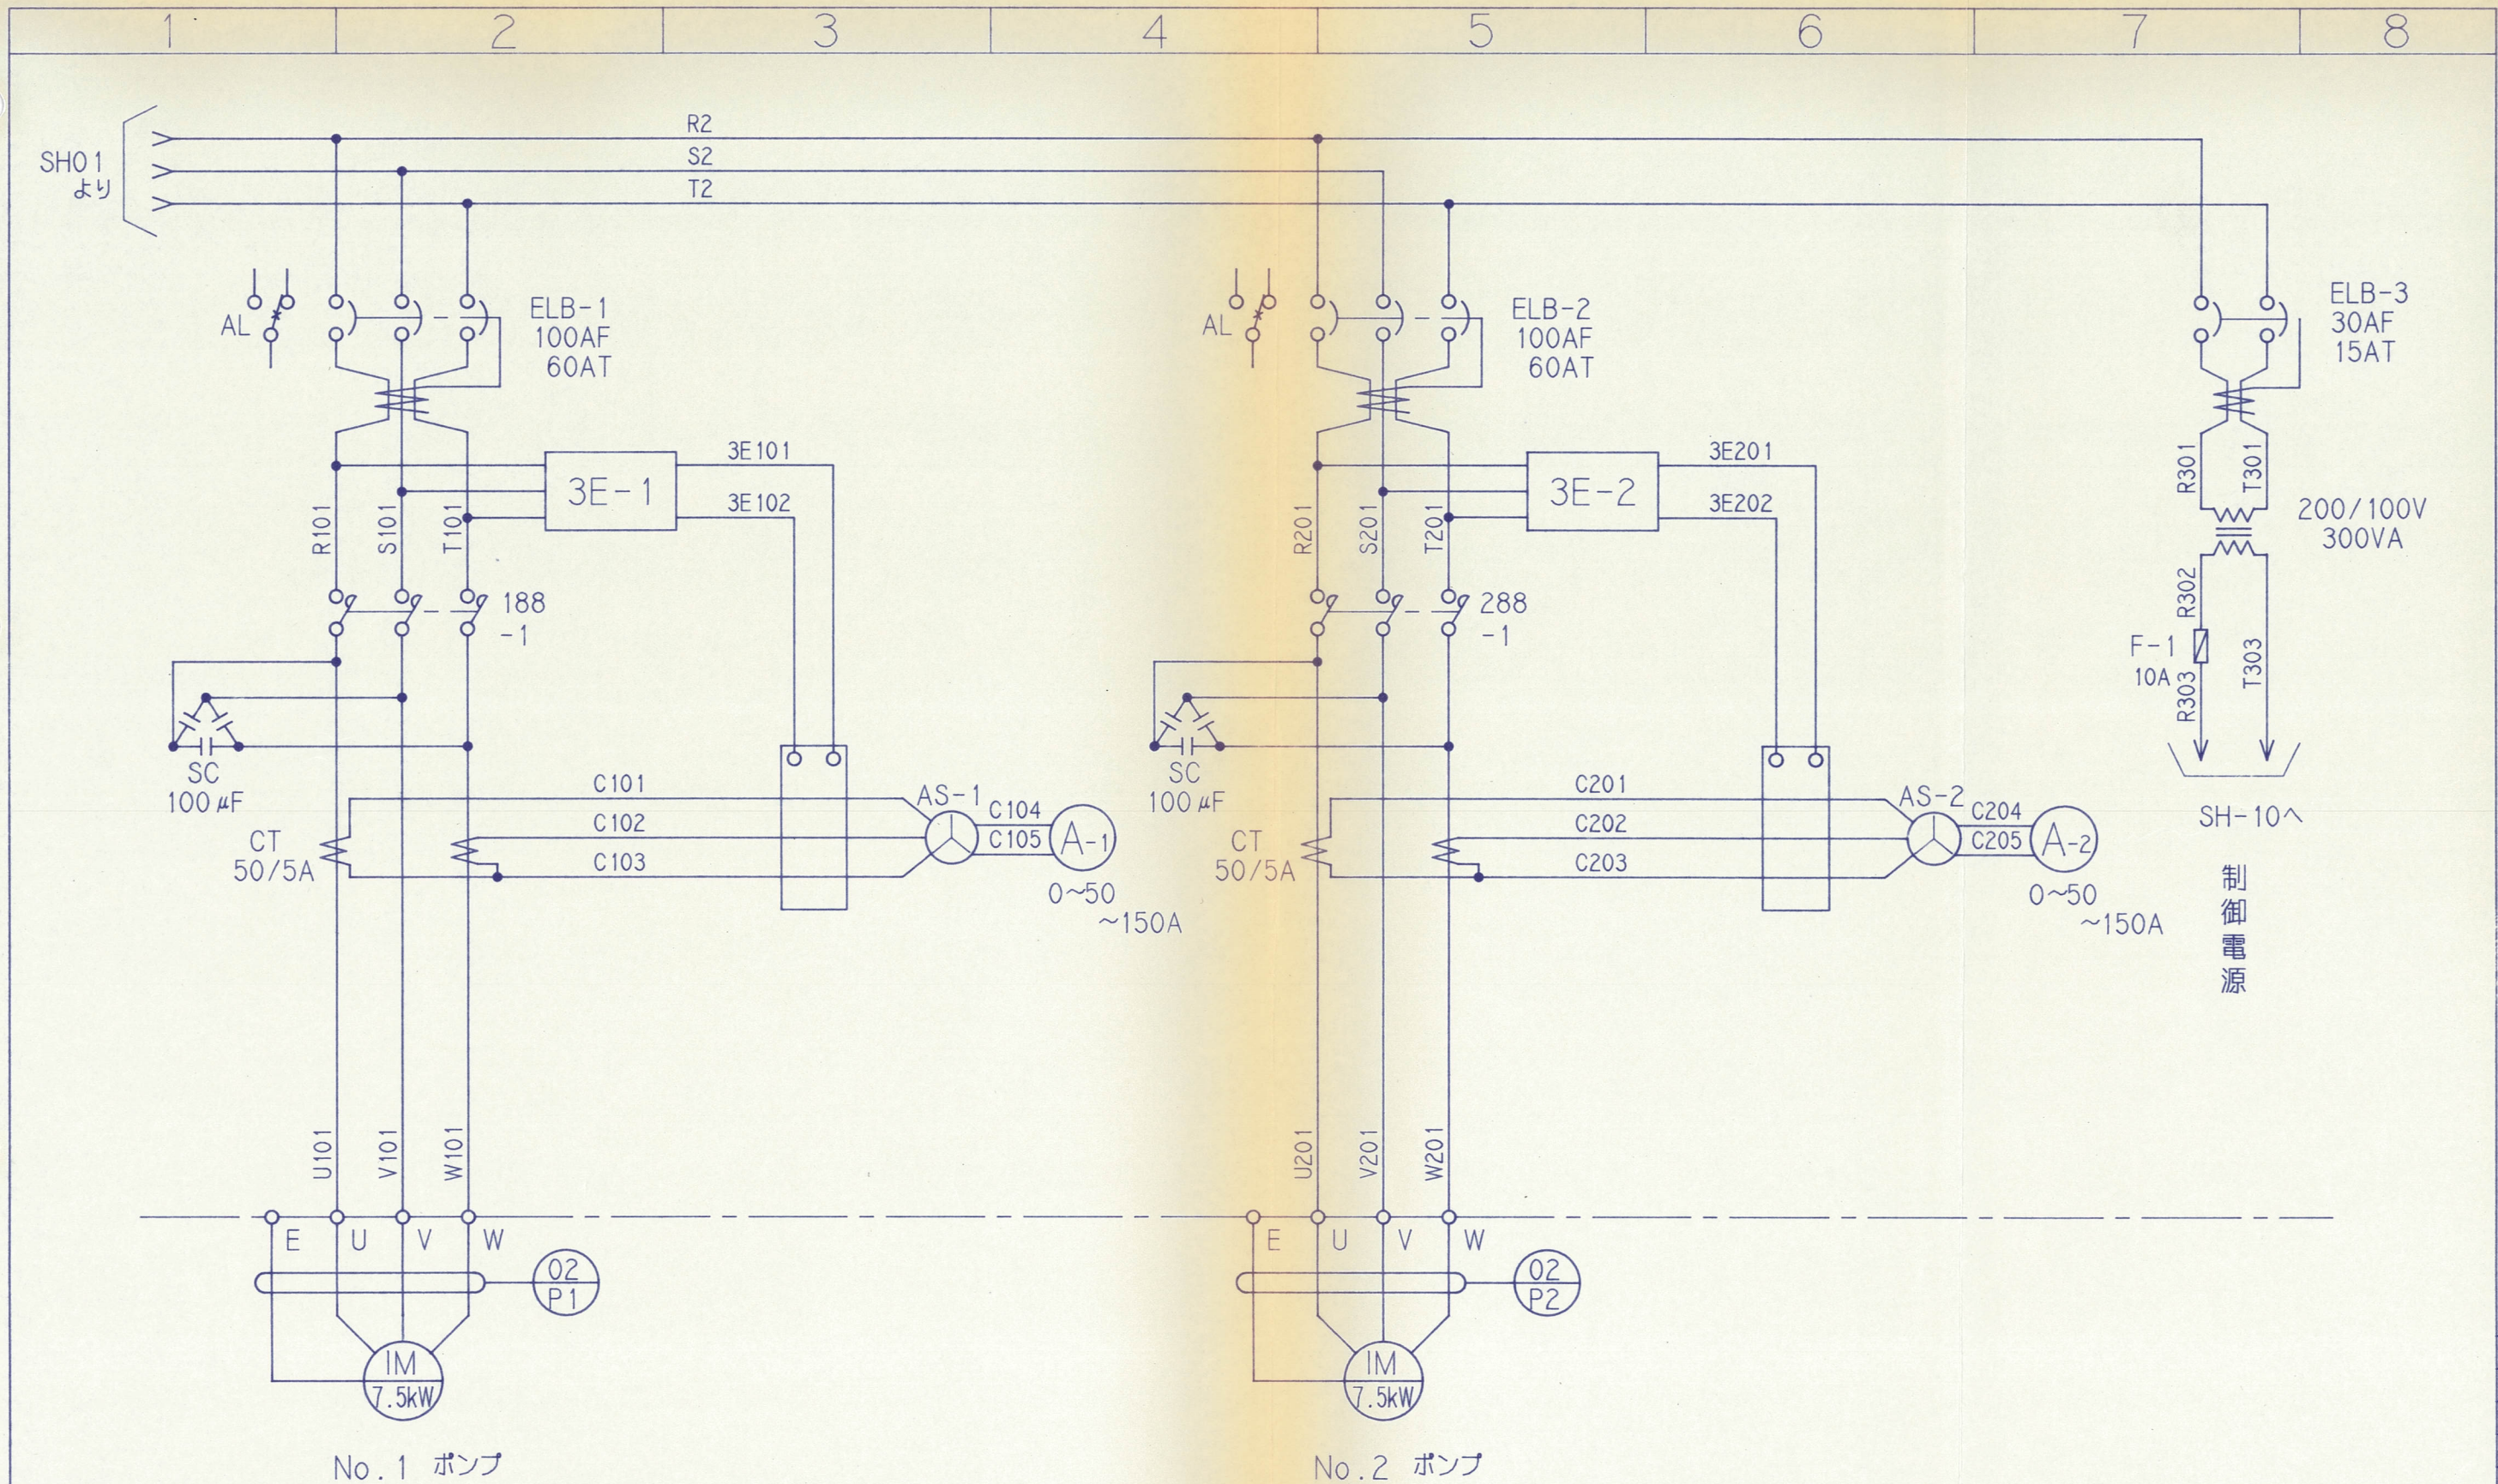


図面来歴	水車ポンプ部		ポンププラント設計課		動力三線結線図 2/2		客先
	認	可	検	図	製	図	ボブ建
	図番					D3-P1428	計電
	図番					02	控
オーダ	6-600750	尺度	三菱重工業株式会社 高砂製作所			出図先	

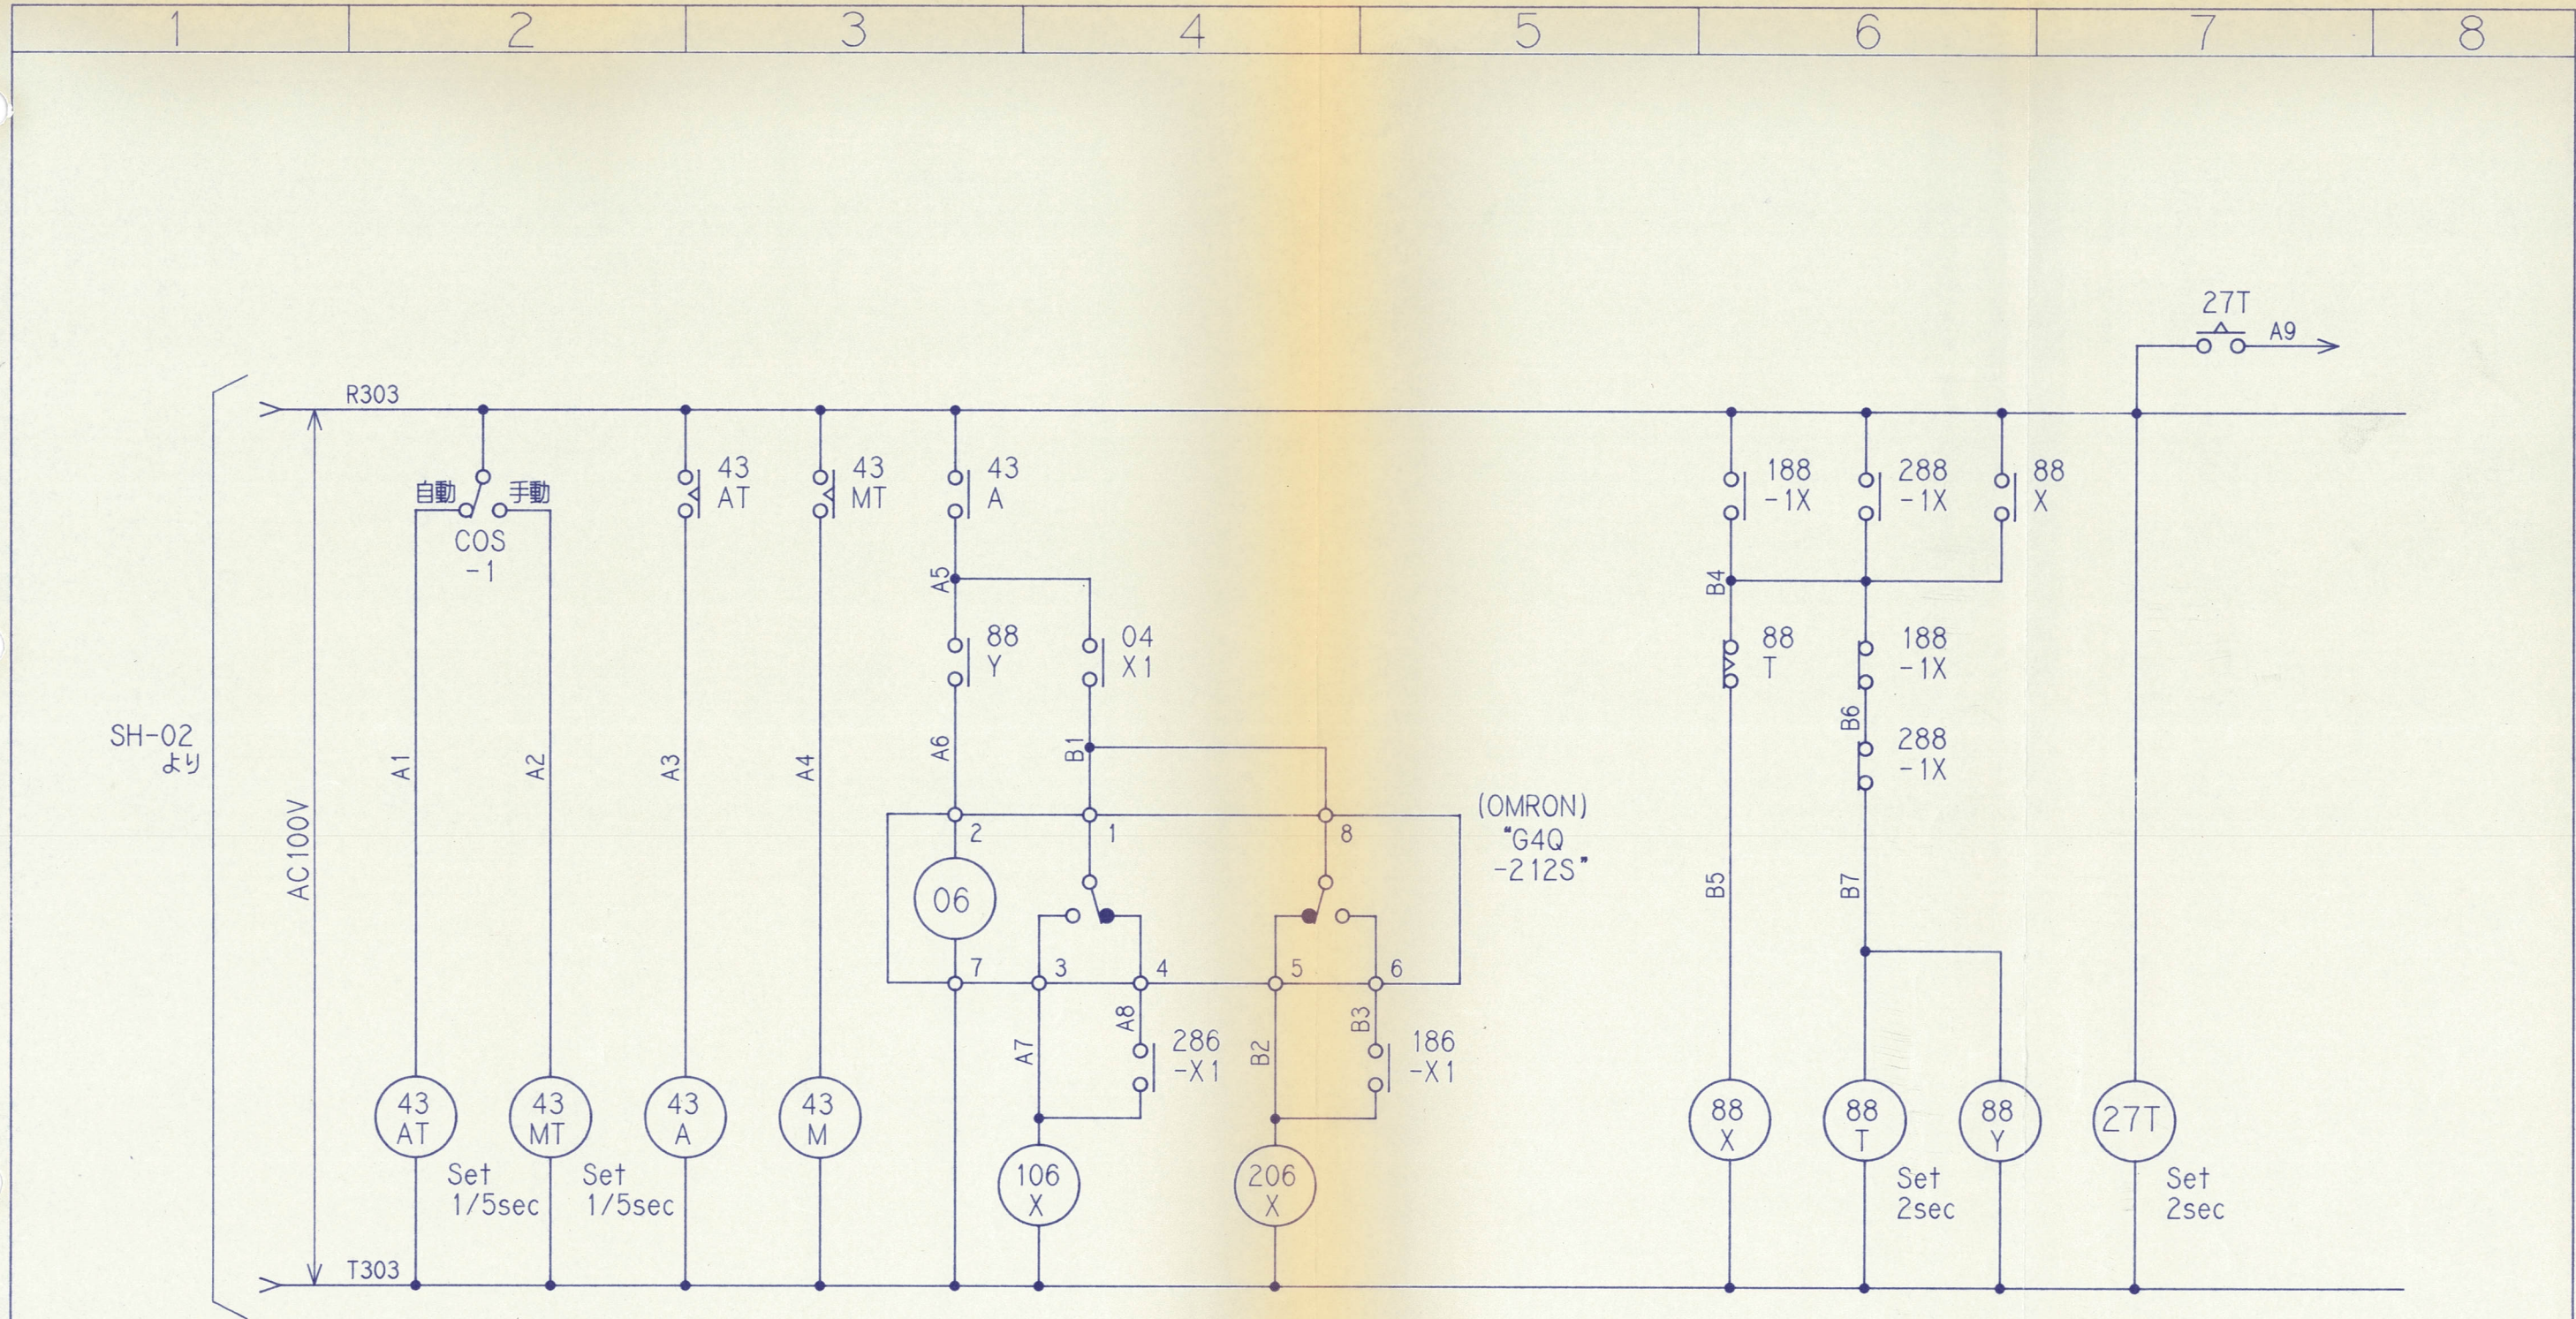


SH-02
より

図面 来歴	水車ポンプ ポンプ部プラント設計課		交互運転回路		客先
	認	可	検図	製図	
	図番			SH	
	D3-P1428			10	
オート	6-600750	尺度	三菱重工業株式会社 高砂製作所		控 出図先

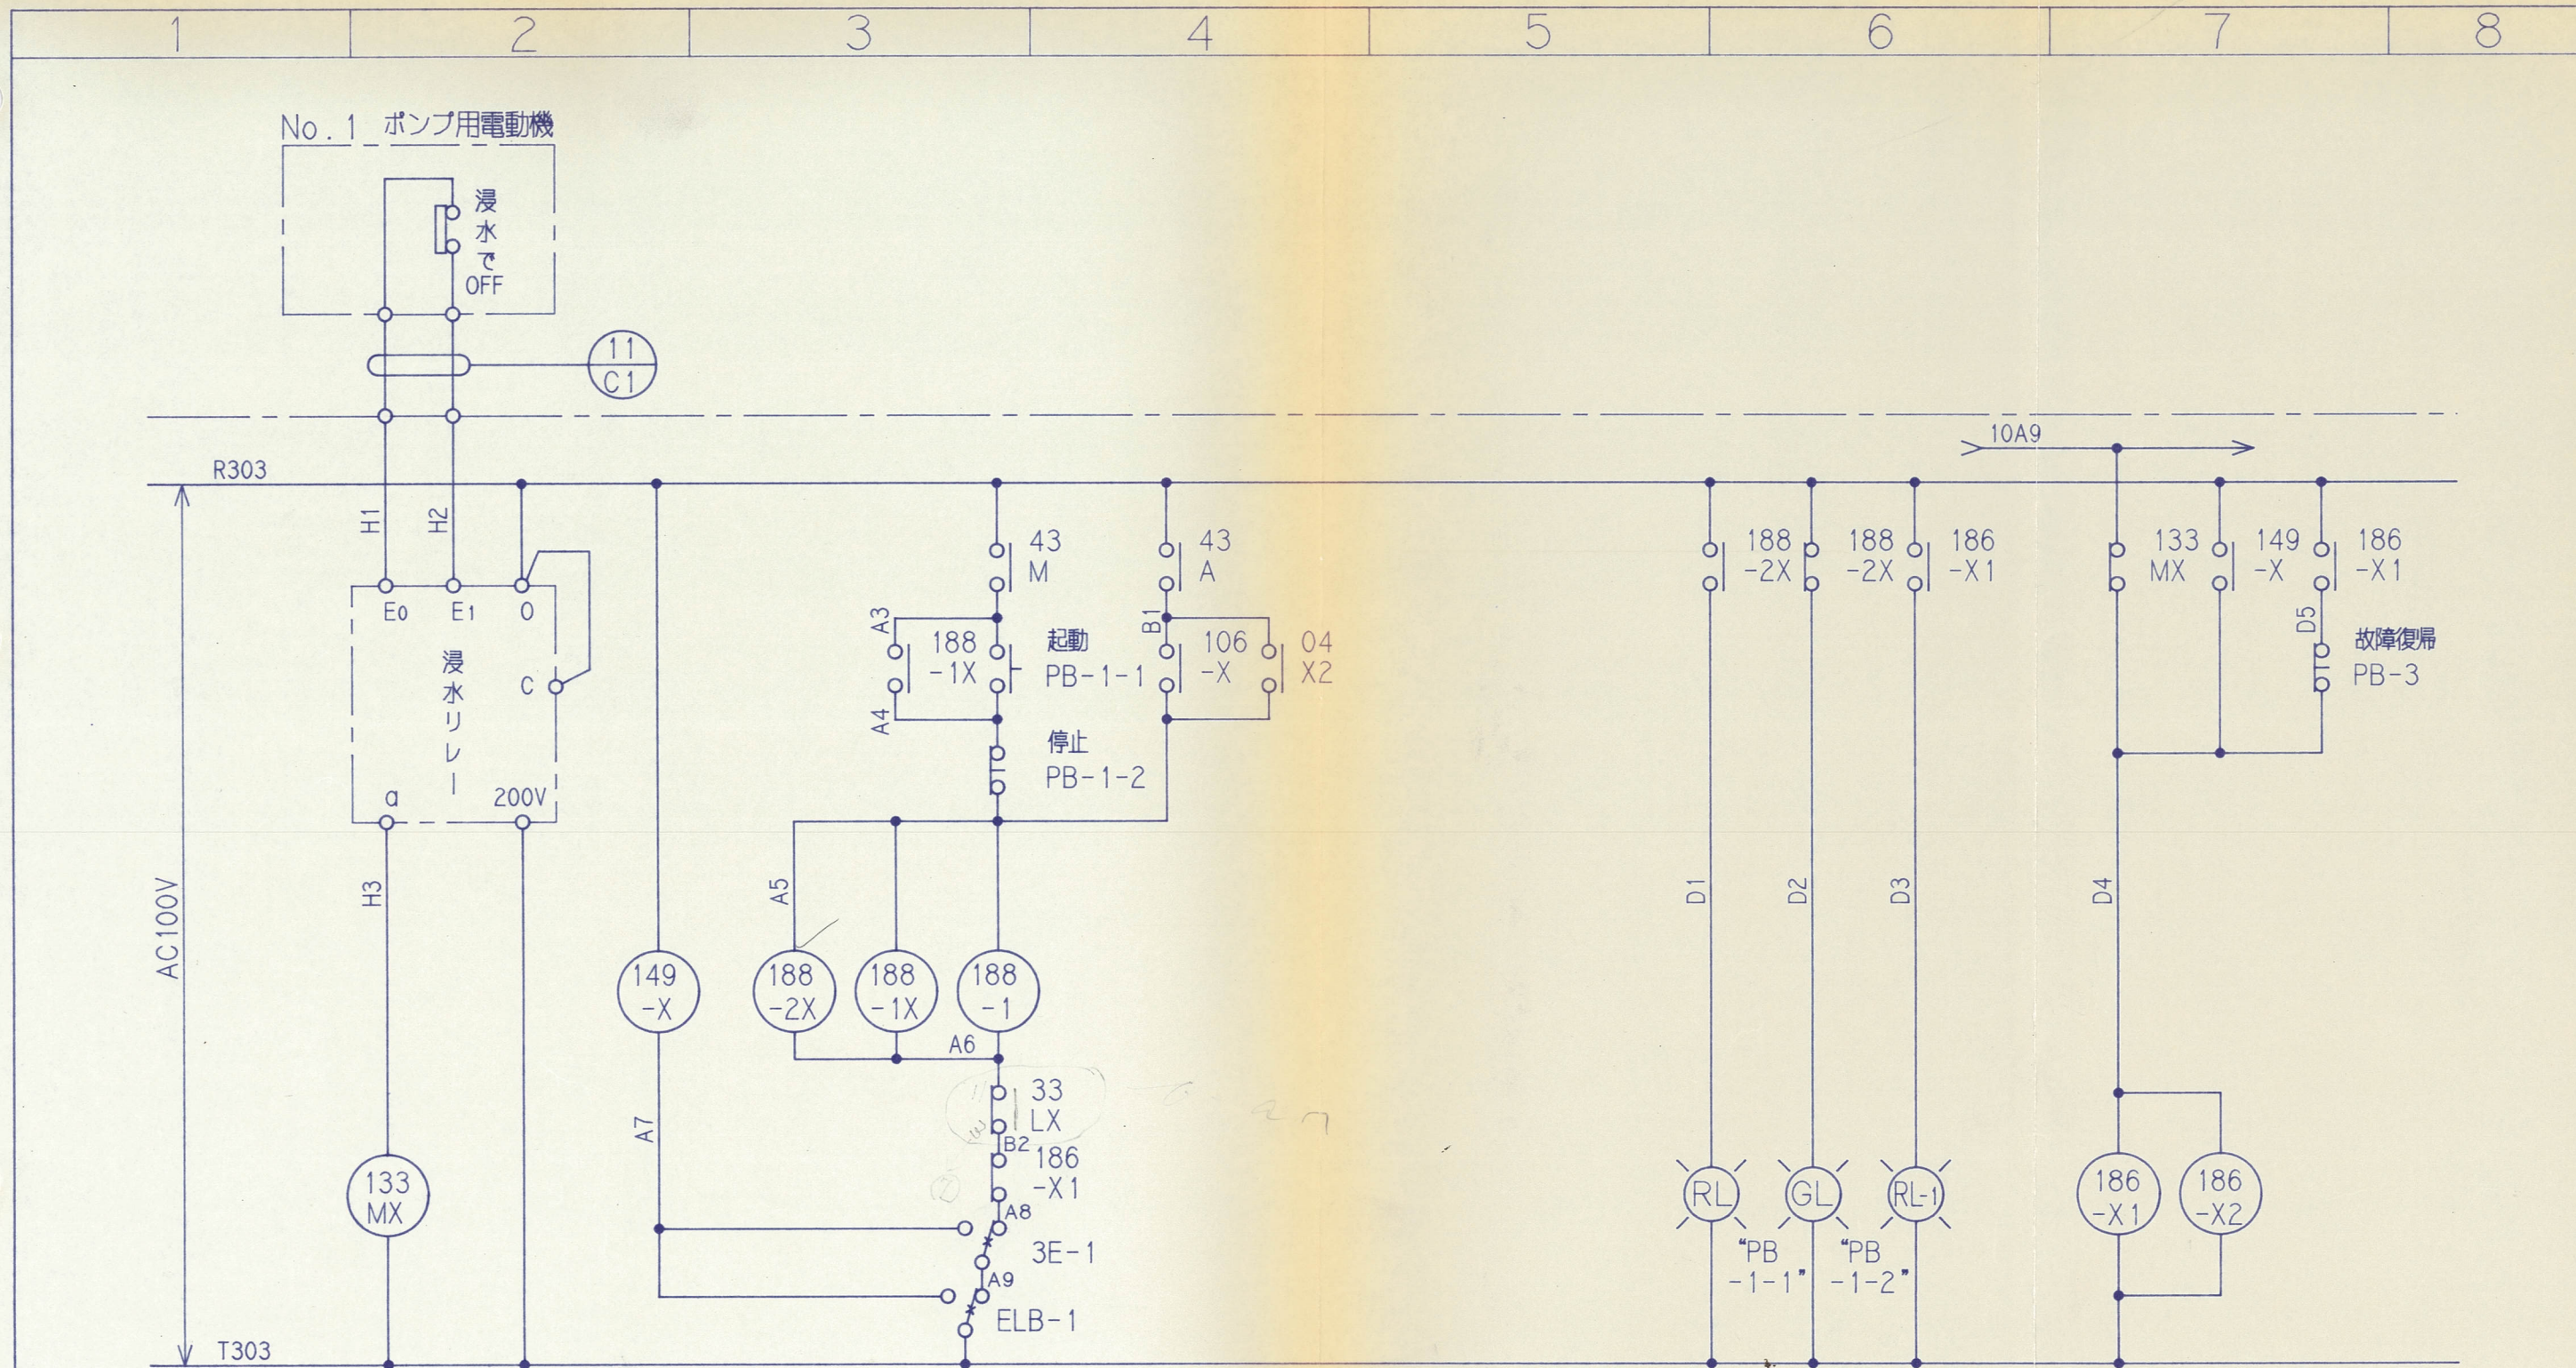


図面 履歴	水車ポンプ ポンプ部プラント設計課		No. 1 ポンプ回路		客先
	認可	検図	製図	図番	ボブ建 計電
	[Redacted]			D 3-P1428	S H
	尺度	三菱重工業株式会社 高砂製作所			11
図面	No. 1 ポンプ回路				控 出図先

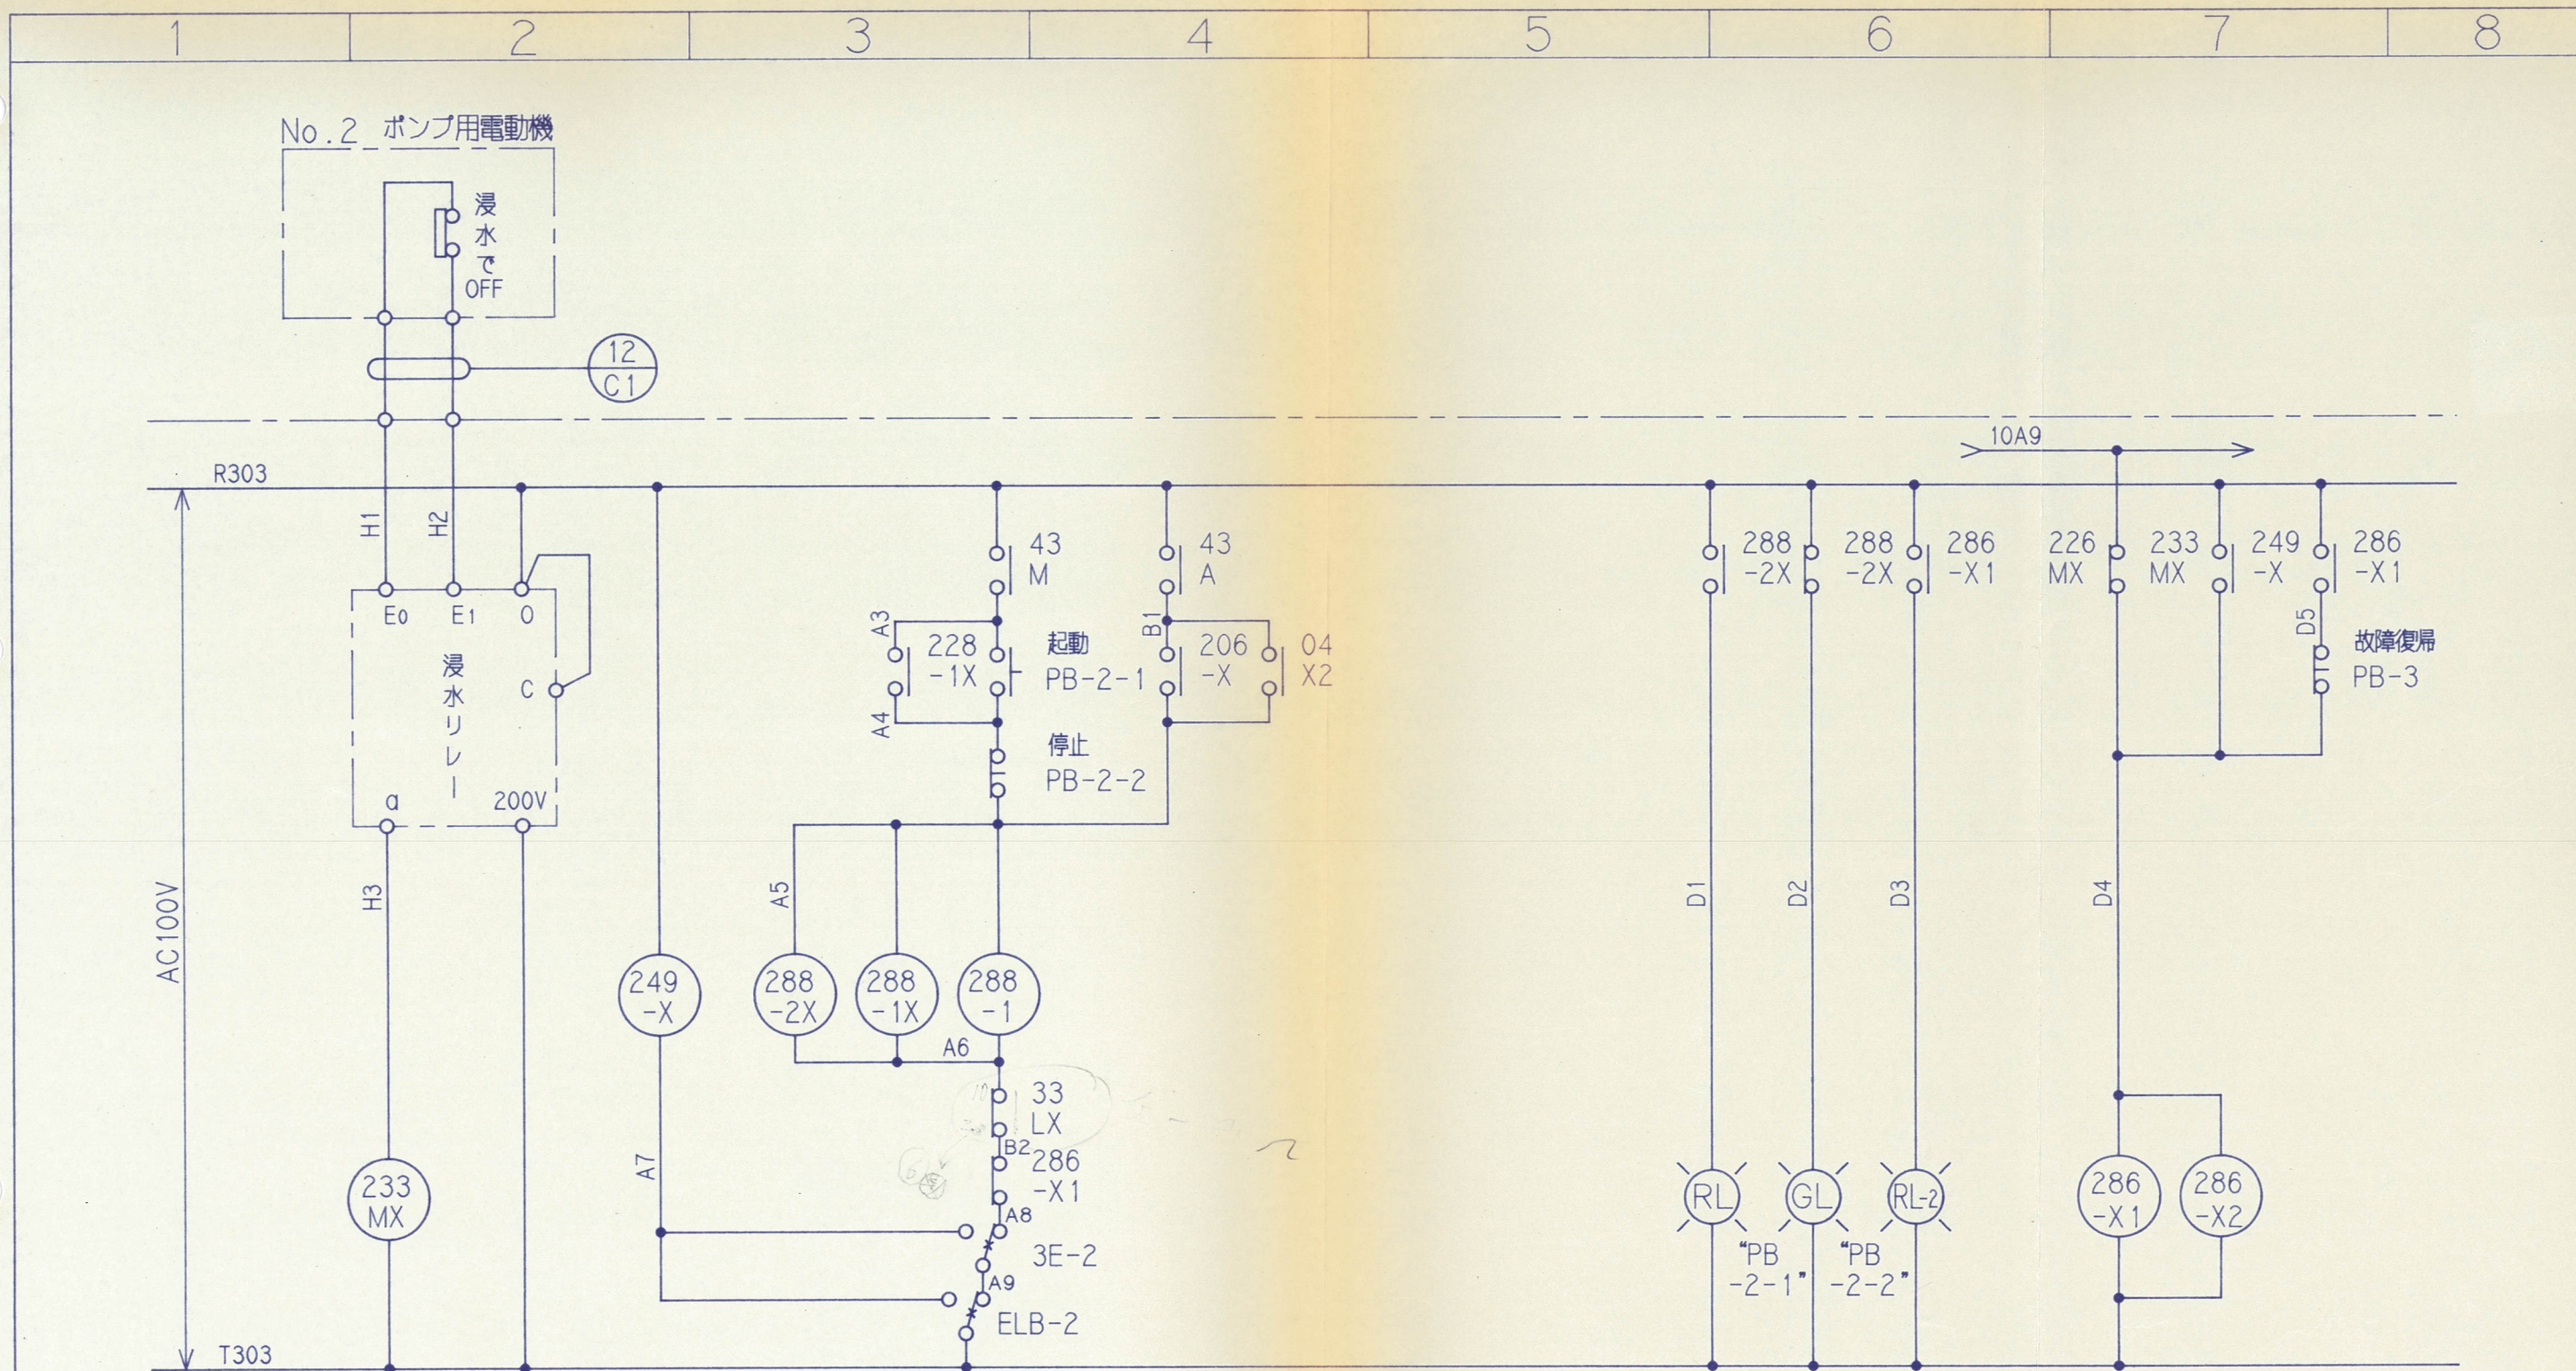


図面来歴

オータ 6-600750	水車ポンプ ポンプ部プラント設計課			No.2 ポンプ回路		客先
	認可	検図	製図	図番 D3-P1428	SH 12	ボブ建 計電
	[Redacted]					控
	尺度	三菱重工業株式会社 高砂製作所			出図先	

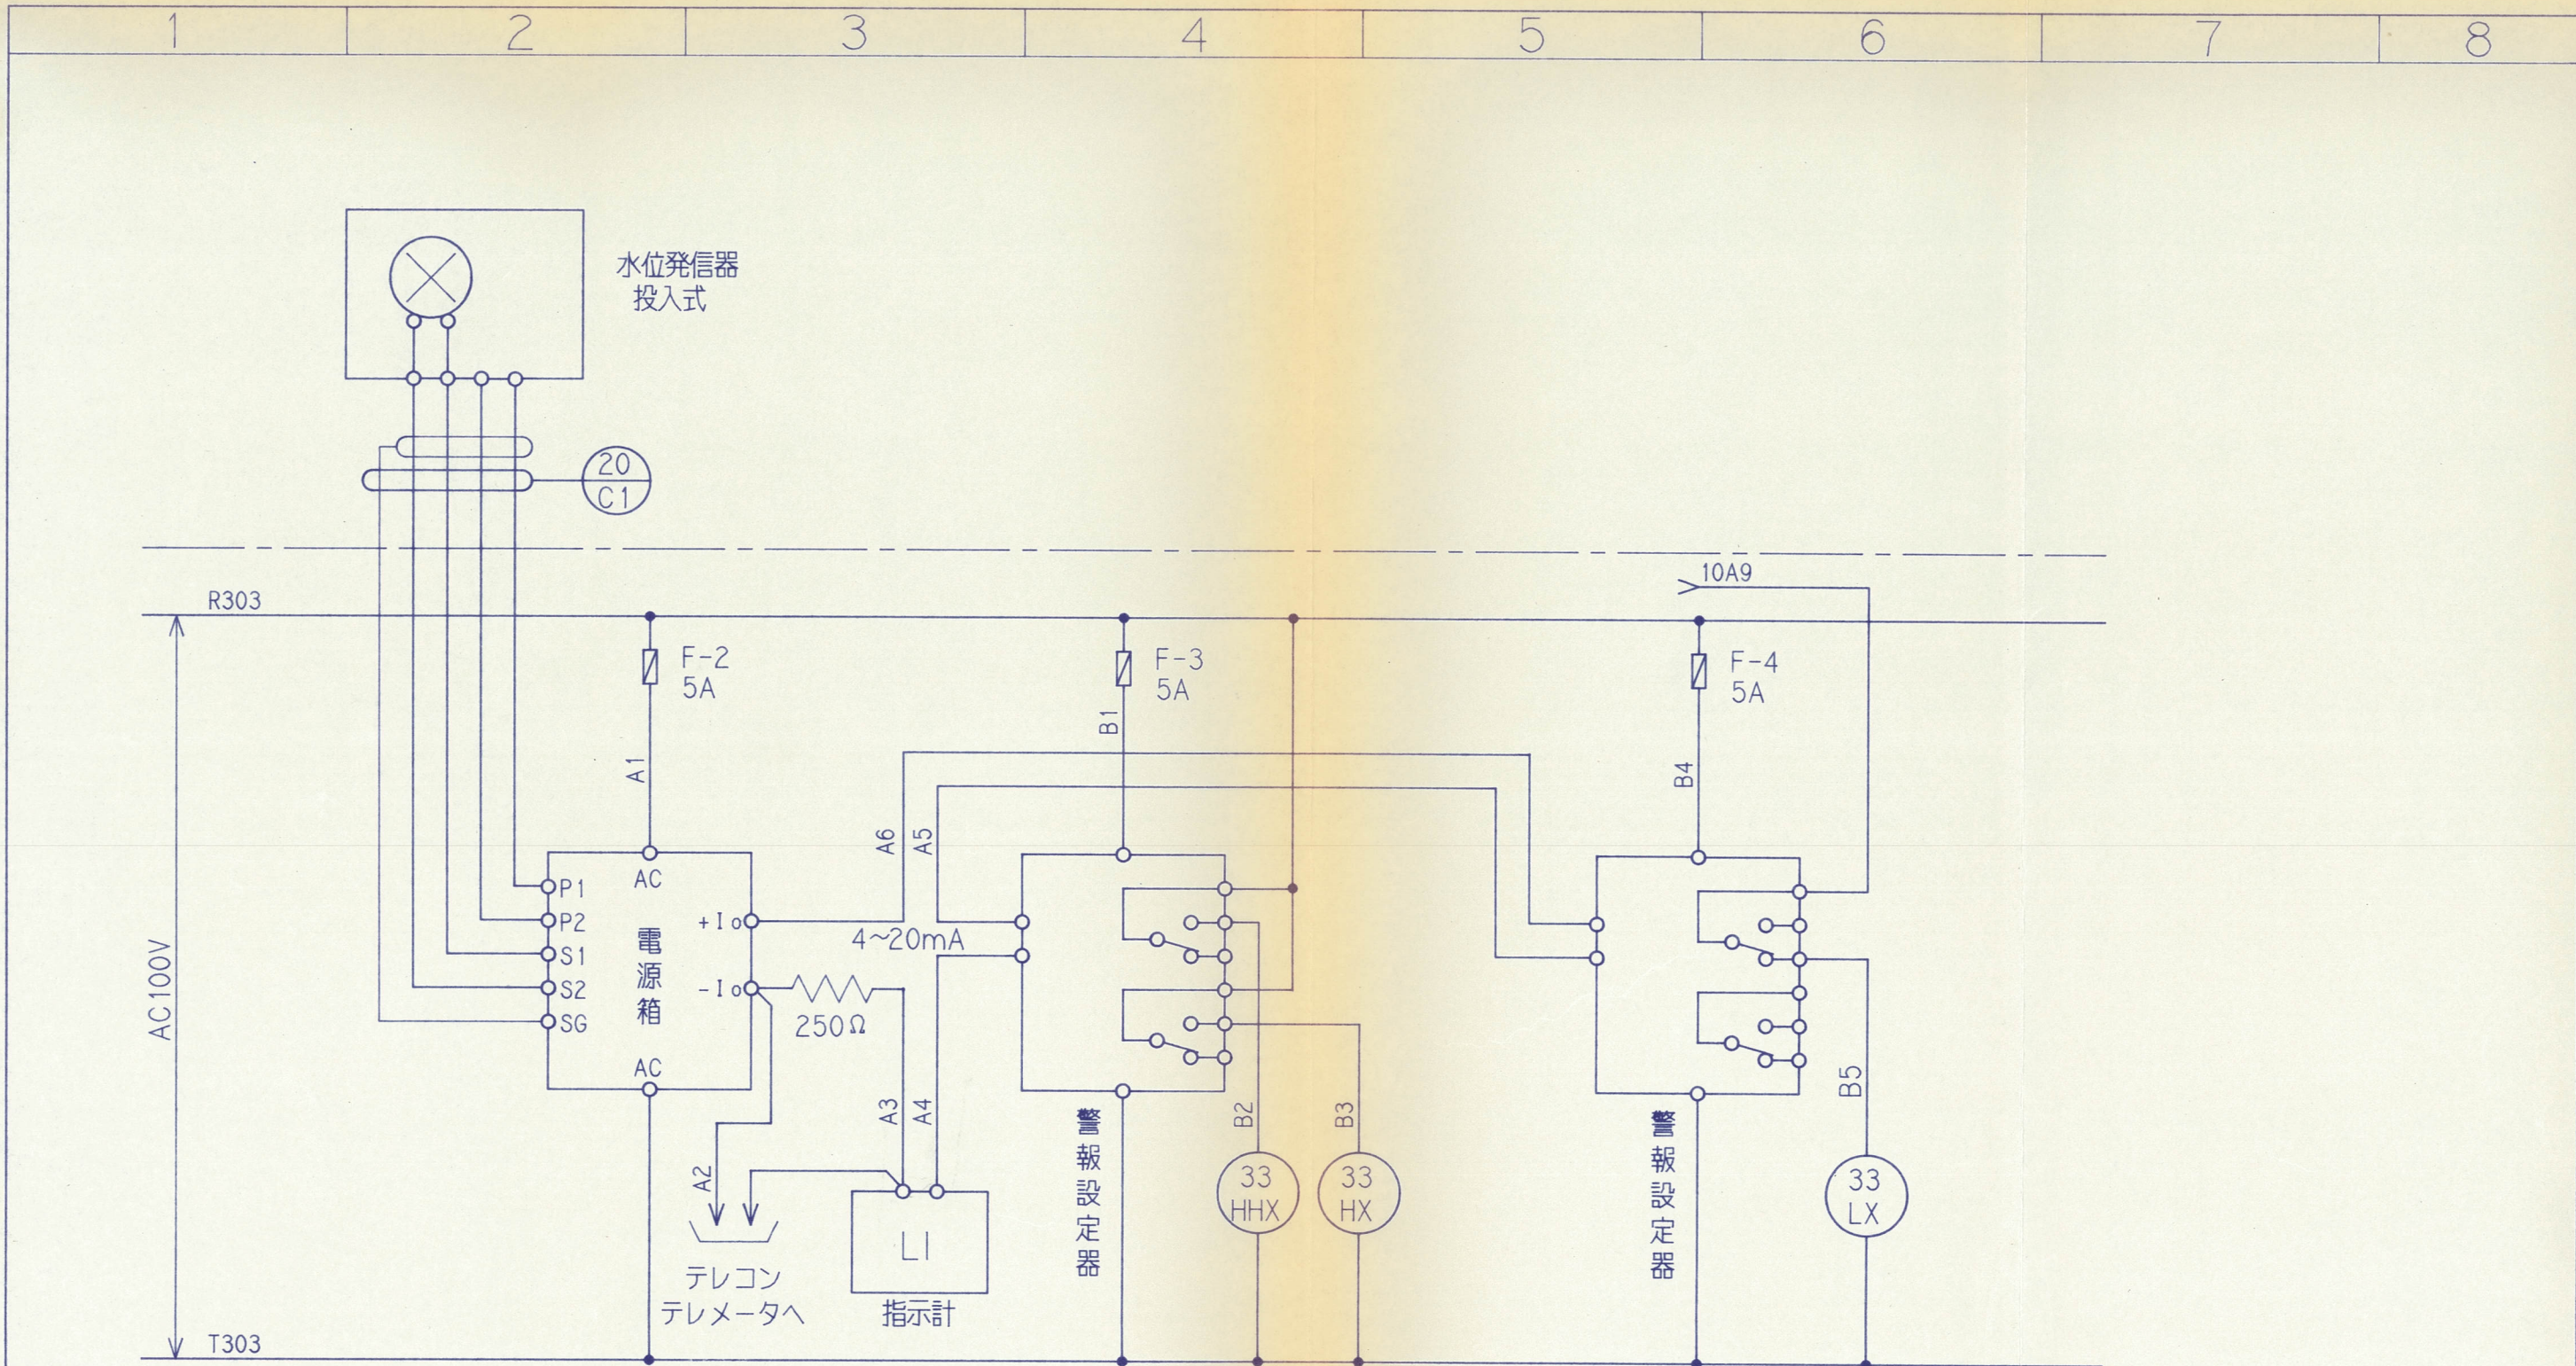


図面来歴

6-600750	水車ポンプ ポンプ部プラント設計課			水位回路 1/2		ボブ建 計電
	認可		検図	製図		
		図番			SH	
		D3-P1428			20	
オーダー	尺度	三菱重工業株式会社 高砂製作所			控 出図先	

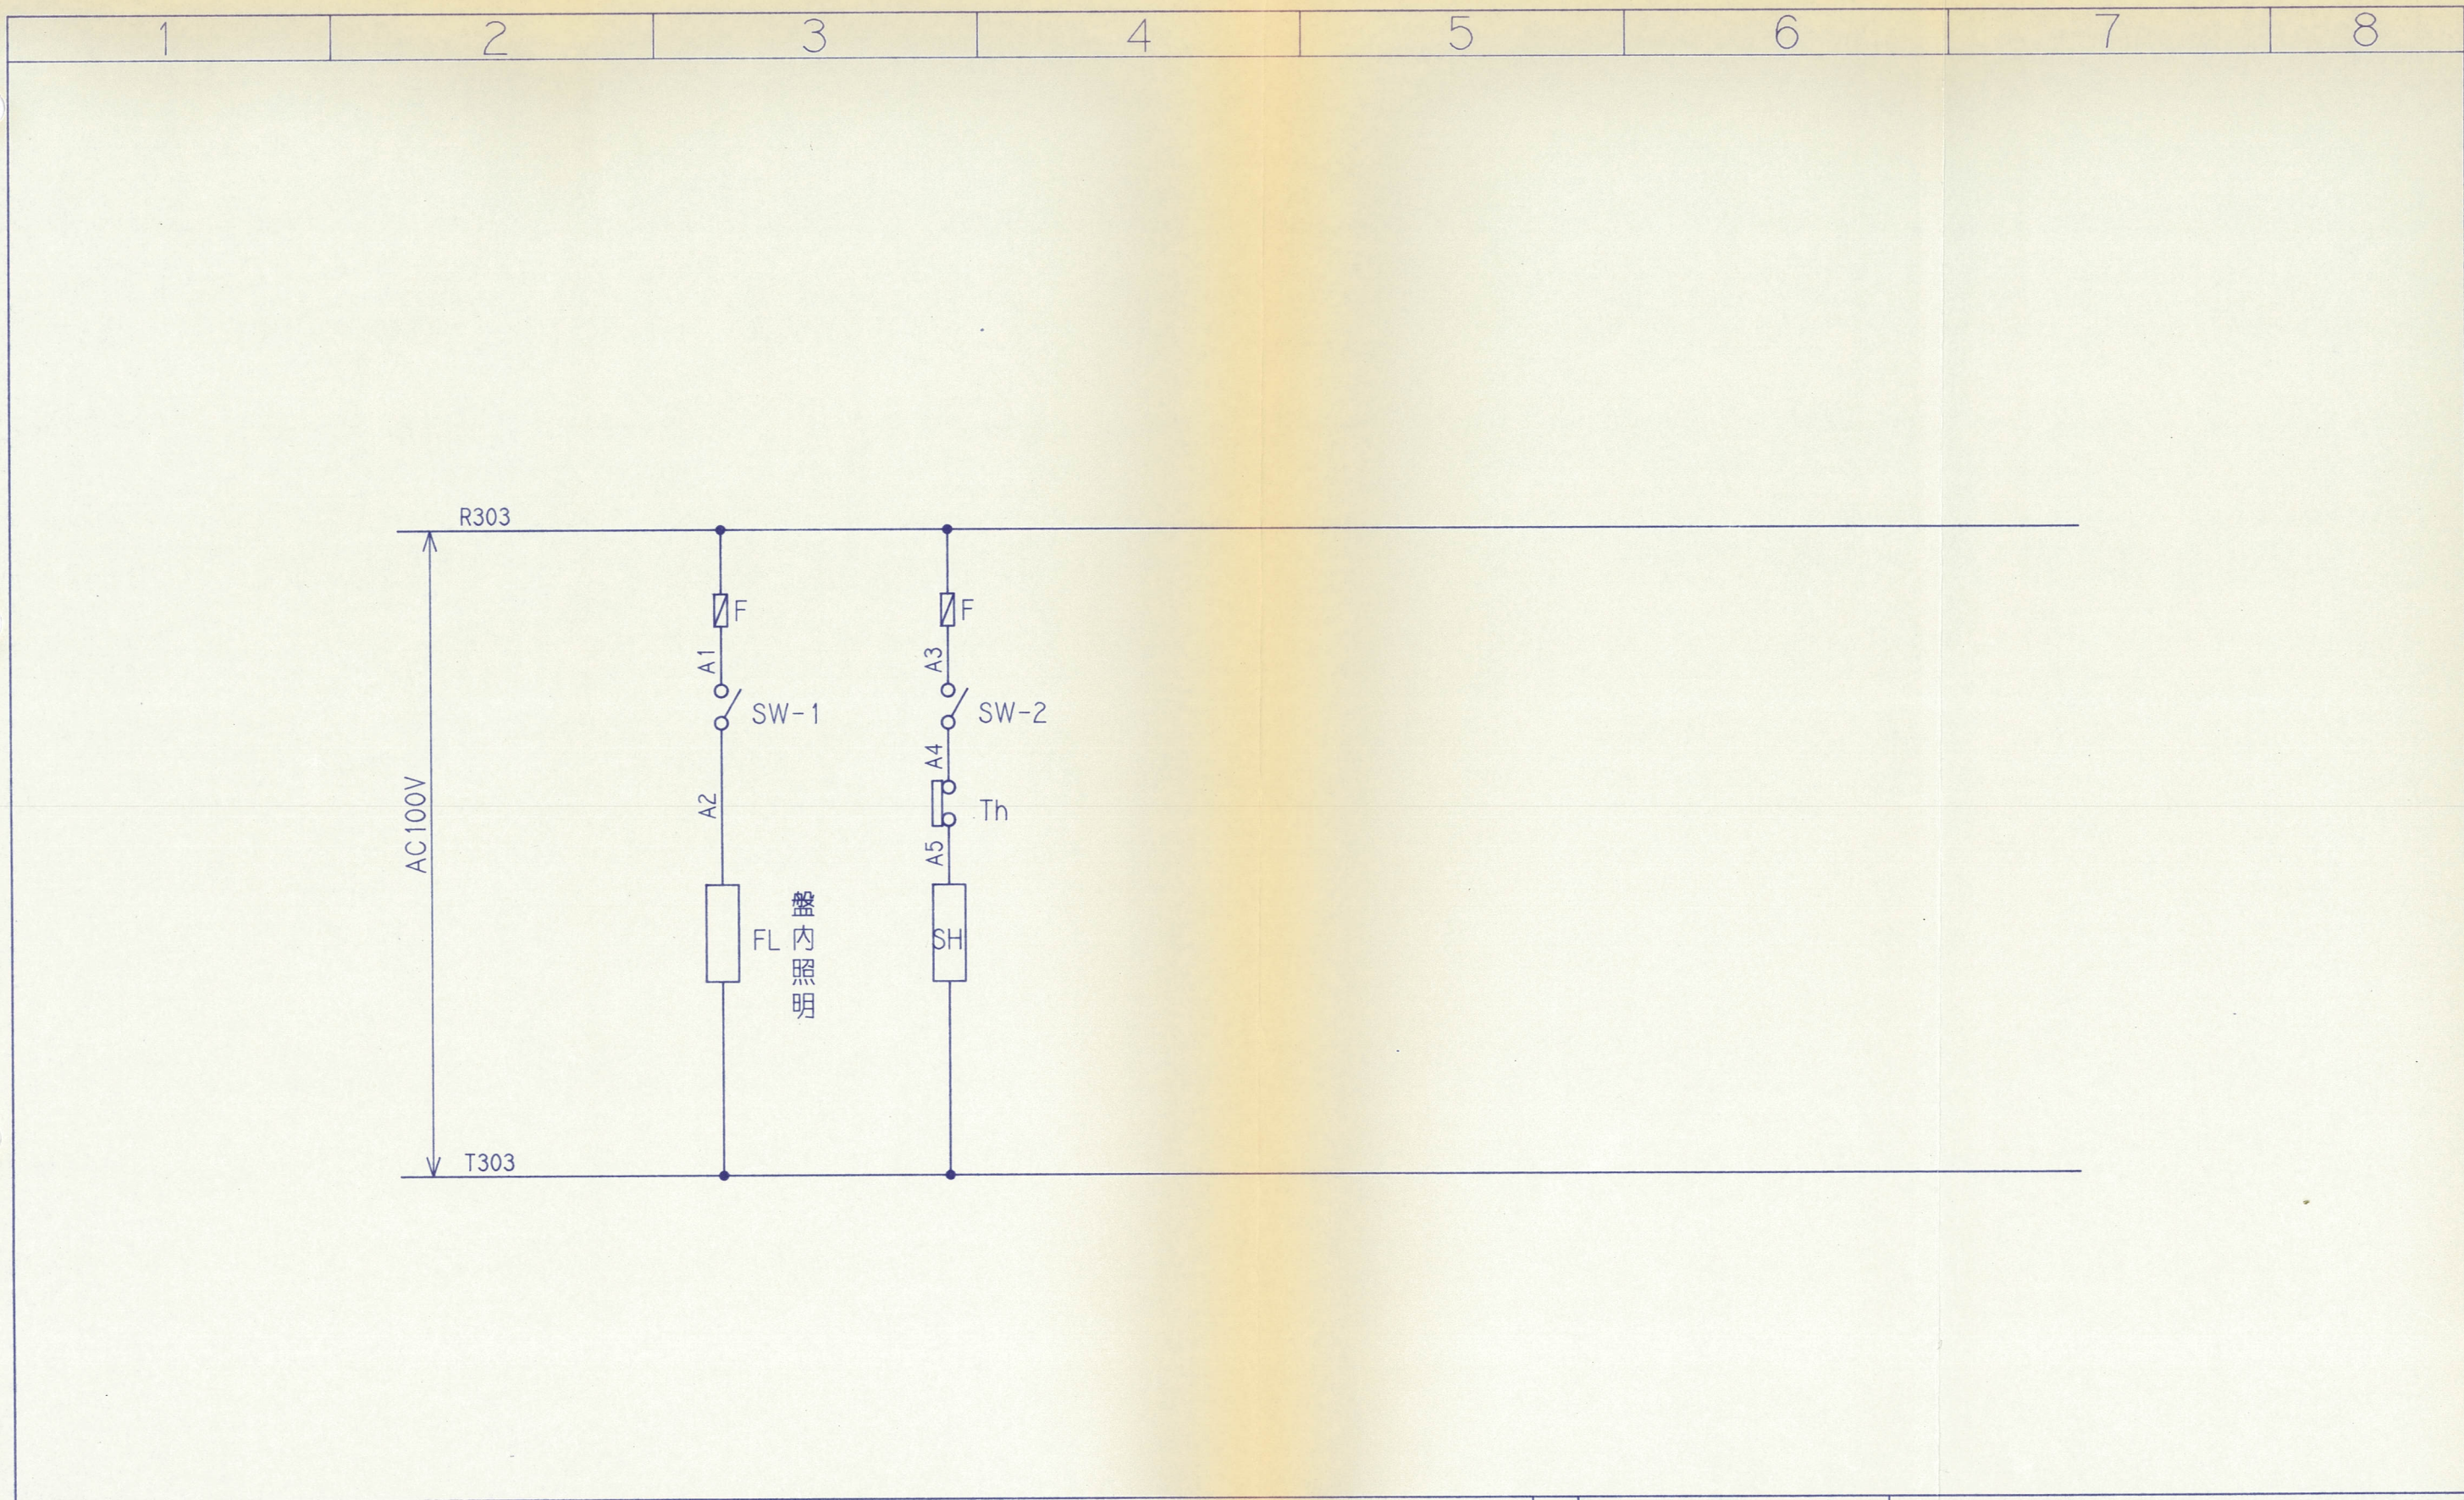


図面来歴		6-600750	水車ポンプ部			ポンププラント設計課		盤内照明及びスペースヒーター	
			認	可	検図	製図			
			図番	[Redacted]				SH	
				D3-P1423					30
スケ	尺度	[Redacted]				三菱重工業株式会社 高砂製作所		控	
								出図先	

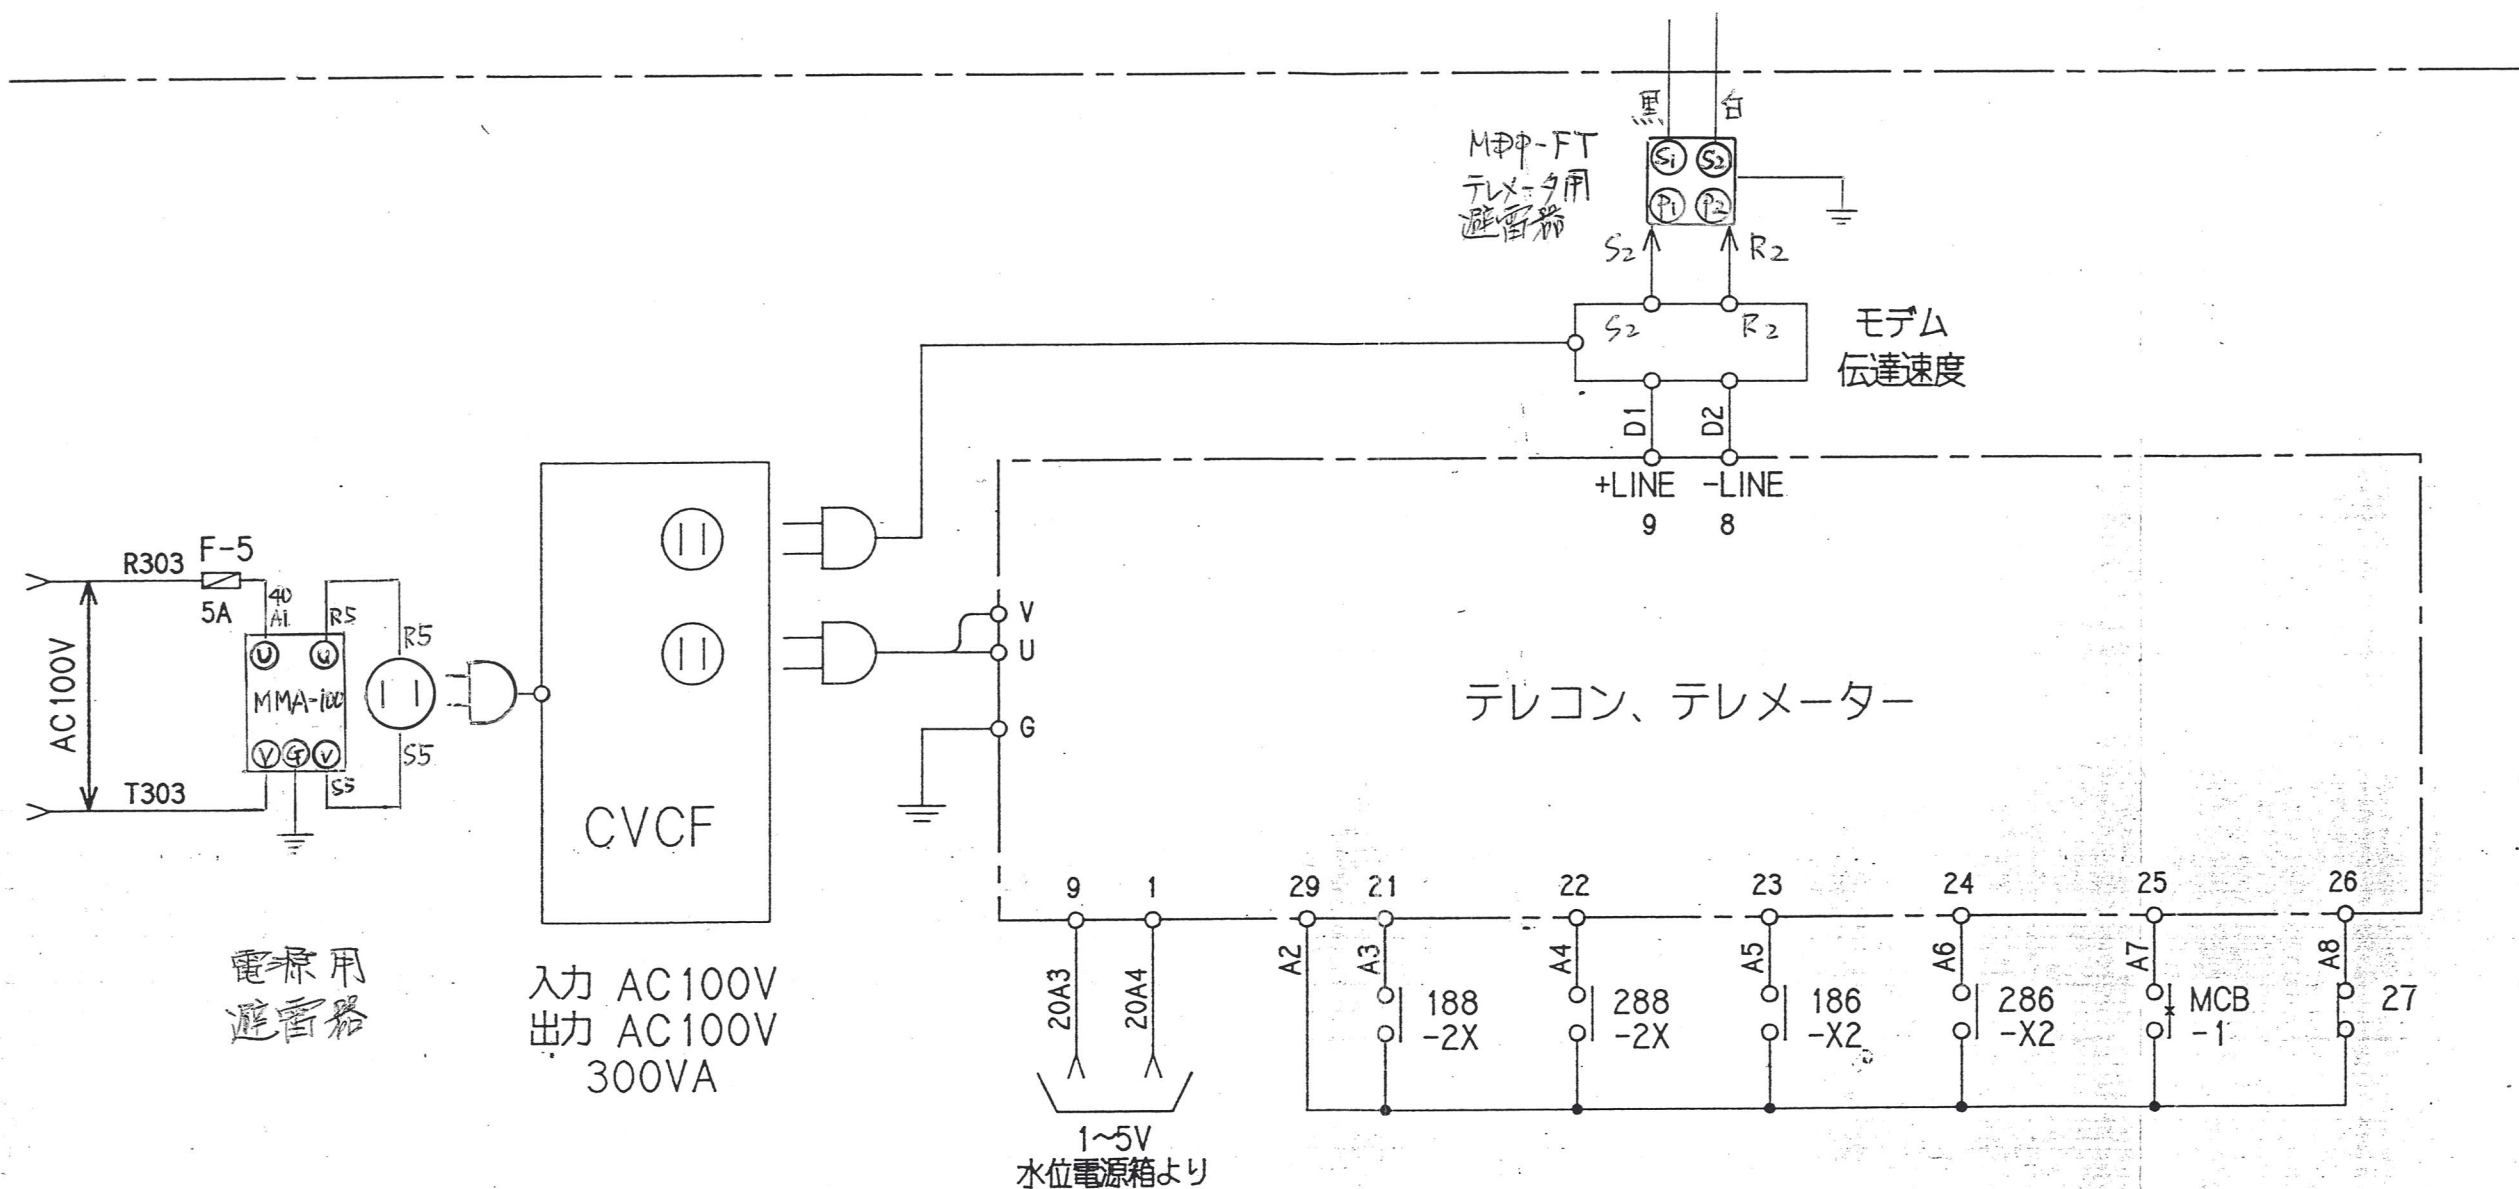

H13.11.19 電源用避雷器 MMA-100 及び テレメータ用避雷器 MPP-FT 追加

6-600750	水車ポンプ ポンプ部プラント設計課			テレコン、テレメーター回路	
	認	可	検図	製図	図番
					D3-P1428
	尺度				SH 40
三菱重工業株式会社 高砂製作所					出図先

北部第1污水ポンプ場

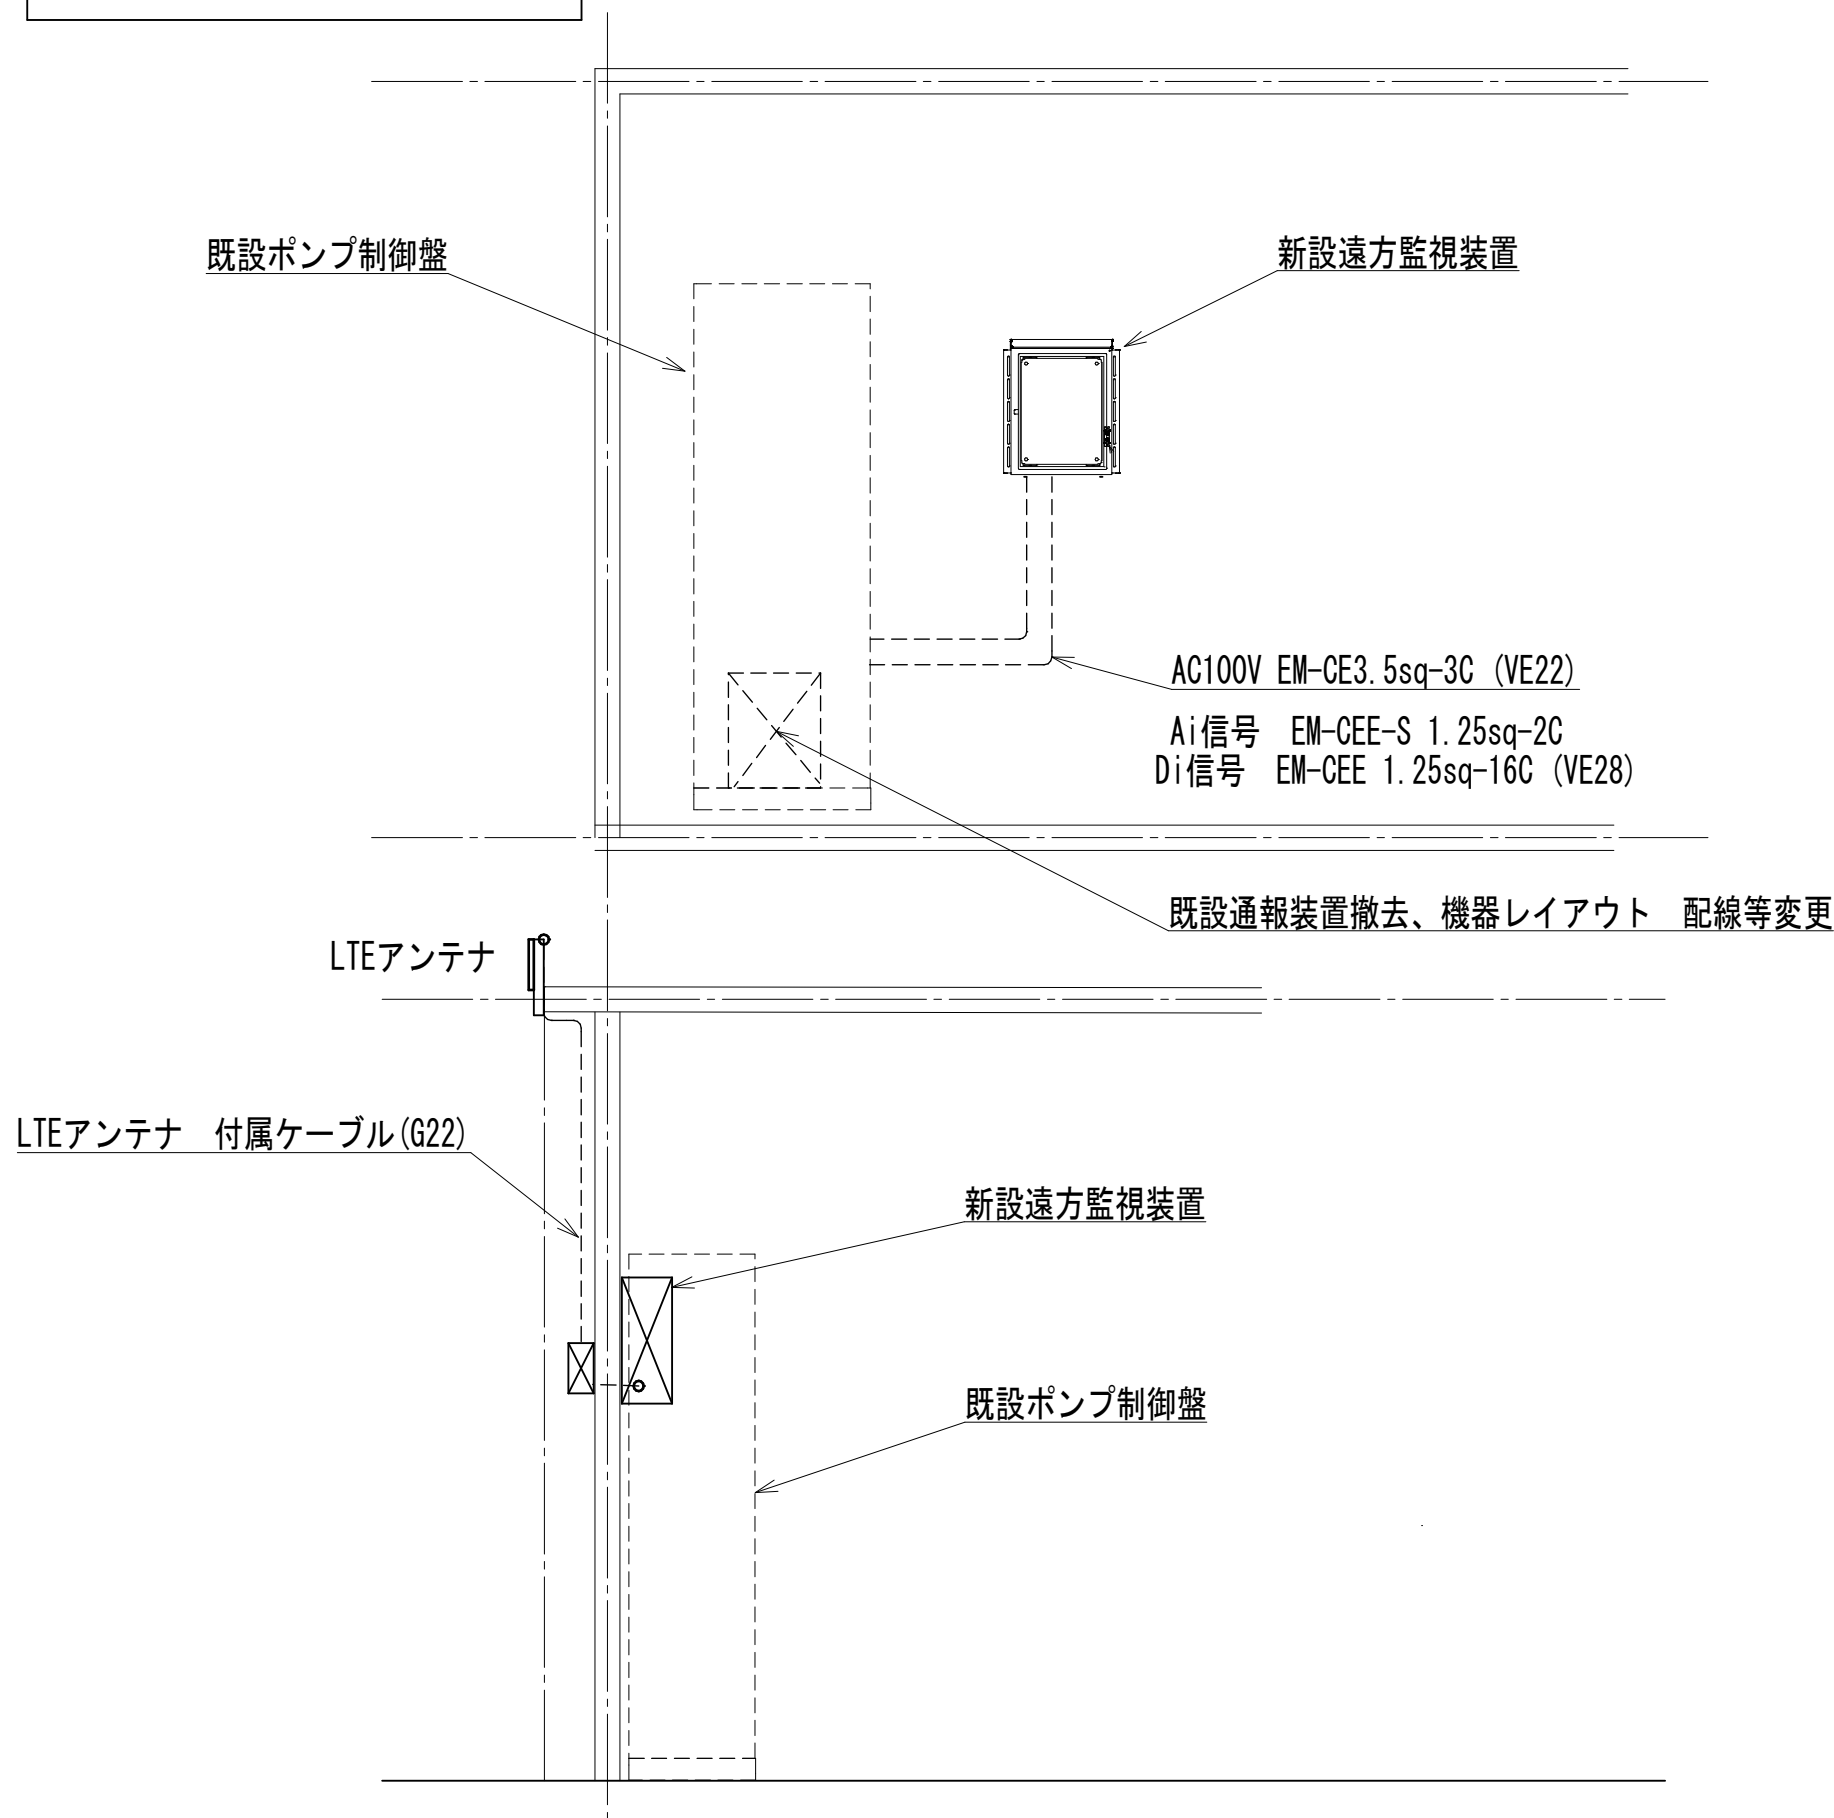

遠方監視装置

NTT Docomo LTE通信

- ① 同上ルーター L2XAssist (iND製)
SIMカード内蔵
アンテナ2組取り付け
- ② Webロガー 2 DL30-N-R (エムシステム)
ベース R30BS04
接点入力カード R30XN16AS
直流入力カード R30SV2S
SDカード NSD6-004DH
- ③ スwitching 電源 MS-2H50 (キーエンス)
- ④ サーキットプロテクター CP30 2P 3A (三菱電機)

機器収容ボックス R20-45LDBC (日東工業)

機器レイアウト

